




POHLED:

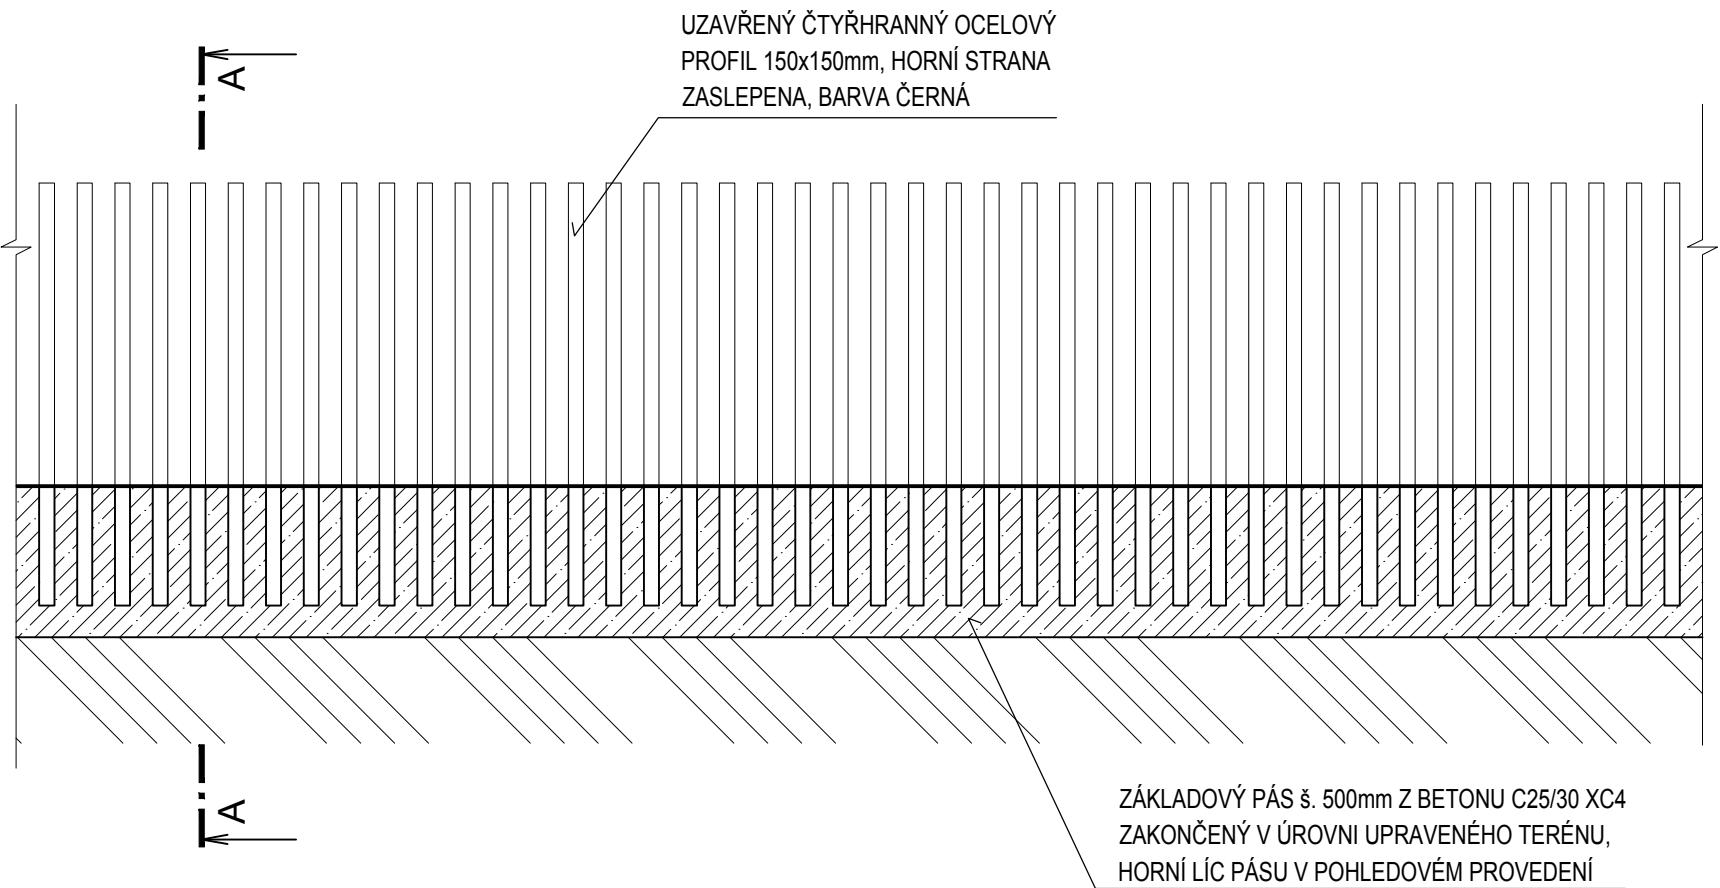

ŘEZ A-A:

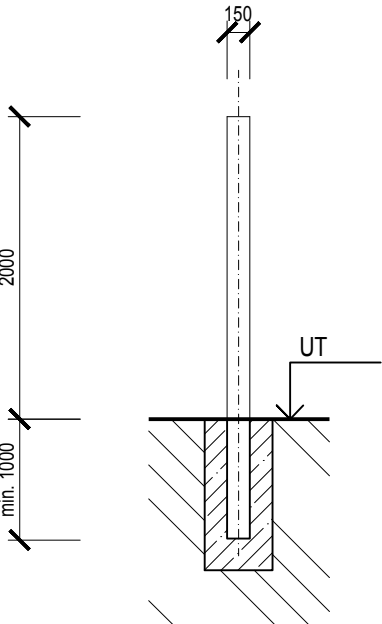

PŮDORYS:

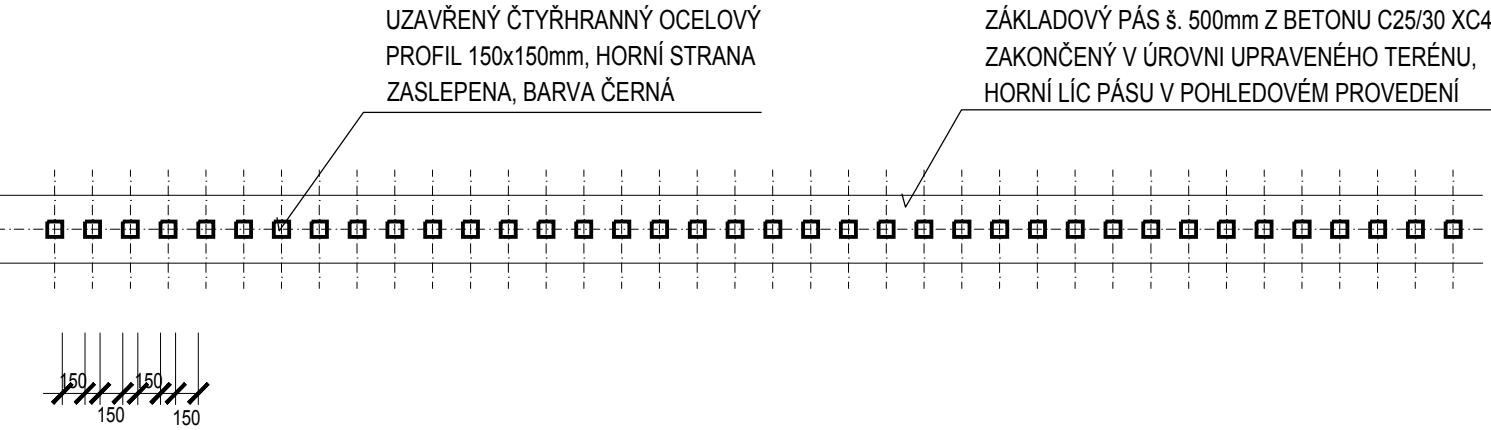

Souřadnicový systém : JTSK

Výškový systém : Bpv

OBJEDNATEL :  UNIVERZITA KARLOVA, 2. LÉKAŘSKÁ FAKULTA V ÚVALU 84 150 06, PRAHA 5 - MOTOL			 KANIA, a.s. Špálova 80/9, 702 00 Ostrava - Přívoz tel : 596 243 487 e-mail : info@kania-ostrava.cz		
VEDOUcí PROJEKTANT	ING. JAN LAMPA				
ZODP. PROJEKTANT	ING. DAVID KANIA				
VYPRACOVAL	ING. RADIM LAZECKÝ				
KONTROLOVAL	ING. JAN LAMPA				
NÁZEV AKCE :  SPOLEČNÁ PROJEKTOVÁ DOKUMENTACE ÚZEMNÍHO ROZHODNUTÍ A STAVEBNÍHO POVOLENÍ NA DOSTAVBU AREÁLU TPU UK 2. LF			STUPĚŇ DŮR+DSP		
NÁZEV OBJEKTU :  IO 04 - OPLOCENÍ			DATUM 05/2017		
			FORMÁT/POČET STR. A4/06		
NÁZEV PŘÍLOHY :  PŮDORYS, ŘEZ, POHLED			MĚŘÍTKO 1:50		
			ARCHIVNÍ ČÍSLO		
			Č. ZAK.	17010	ČÍSLO SOUPRAVY
			SOUBOR	DWG	
			Č. PŘÍLOHY :  17010-DSP-IO 04-03		