
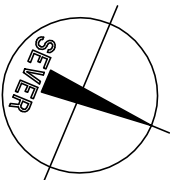


LEGENDA

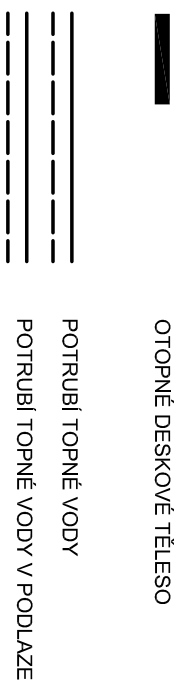

±0,000=286,23m.n.m(Bpv) = úroveň 1.NP

OBJEDNATEL :

2. Lékařská fakulta Univerzity Karlovy v Praze,
V úvalu 84,
PRAHA 5

| | | |
|---------------------------|--------------------|-----------------|
| VEDOUcí PROJEKTANT | ING. JAN LAMPA | <i>J. Lampa</i> |
| ZODP. PROJEKTANT | ING. JAN JANEČEK | |
| VYPRACOVAL | JANA RUDOVÁ | |
| KONTROLOVAL | ING. JAN JANEČEK | |
| KRAJ : HLAVNÍ MĚSTO PRAHA | STAV. ÚŘAD : PRAHA | |

NAZEV AKCE :


SPOLEČNÁ PROJEKTOVÁ DOKUMENTACE
ÚZEMNÍHO ROZHODNUTÍ A STAVEBNÍHO POVOLENÍ
NA DOSTAVBU AREÁLU TPU UK 2. LF

NAZEV OBJEKTU :

SO 02 - HOSPODÁŘSKÝ OBJEKT

NAZEV PŘÍLOHY :

PŮDORYS 2.NP

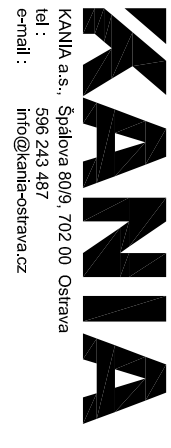

KANIA a.s., Spolnoa 809, 702 00 Ostrava
tel : 596 243 487
e-mail : info@kania-ostava.cz

STUPEN

DŮR+DSP

DATUM

05/2017

FORMÁT/POČET STR.

A4/3

MĚŘÍTKO

1:100

Č. ZAK.

17010

SOUBOR

DWG

Č. PŘÍLOHY :

17010-DSP-D.1.4.2-SO 02-03