



OBYTNÁ DVOJBUŇKA TYPOVÁ				
1	WC	1,15	KER.DL.	KER.OBK LAD V=2000
2	KOUPELNA	2,20	KER.DL.	KER.OBK LAD V=2000,2500
3	PŘEDSÍŇ	3,25	PVC	VÝMALBA

ŘEZ R01

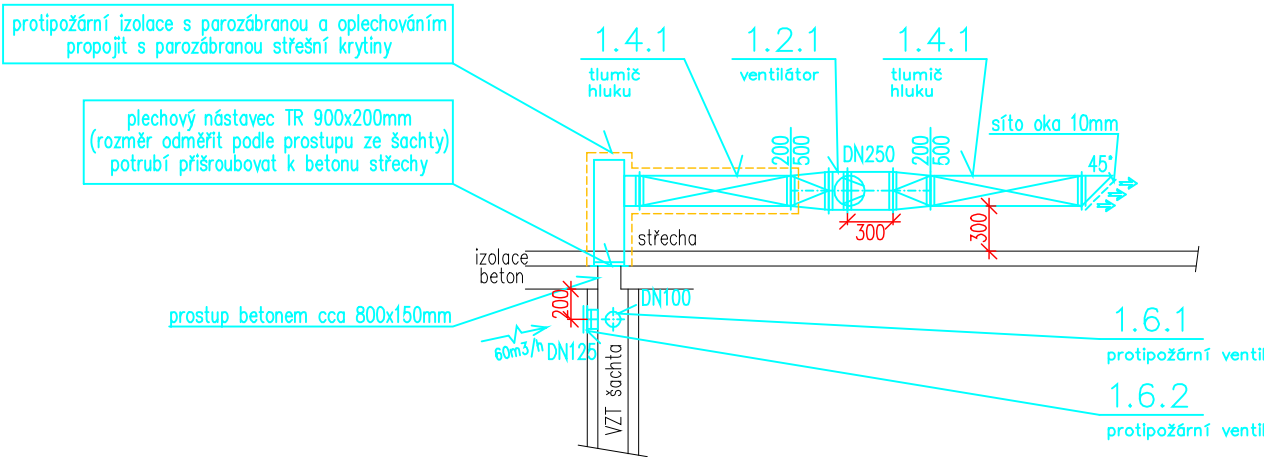

PŮDORYS PATRA (PLATÍ PRO VŠECH 15 PATER):

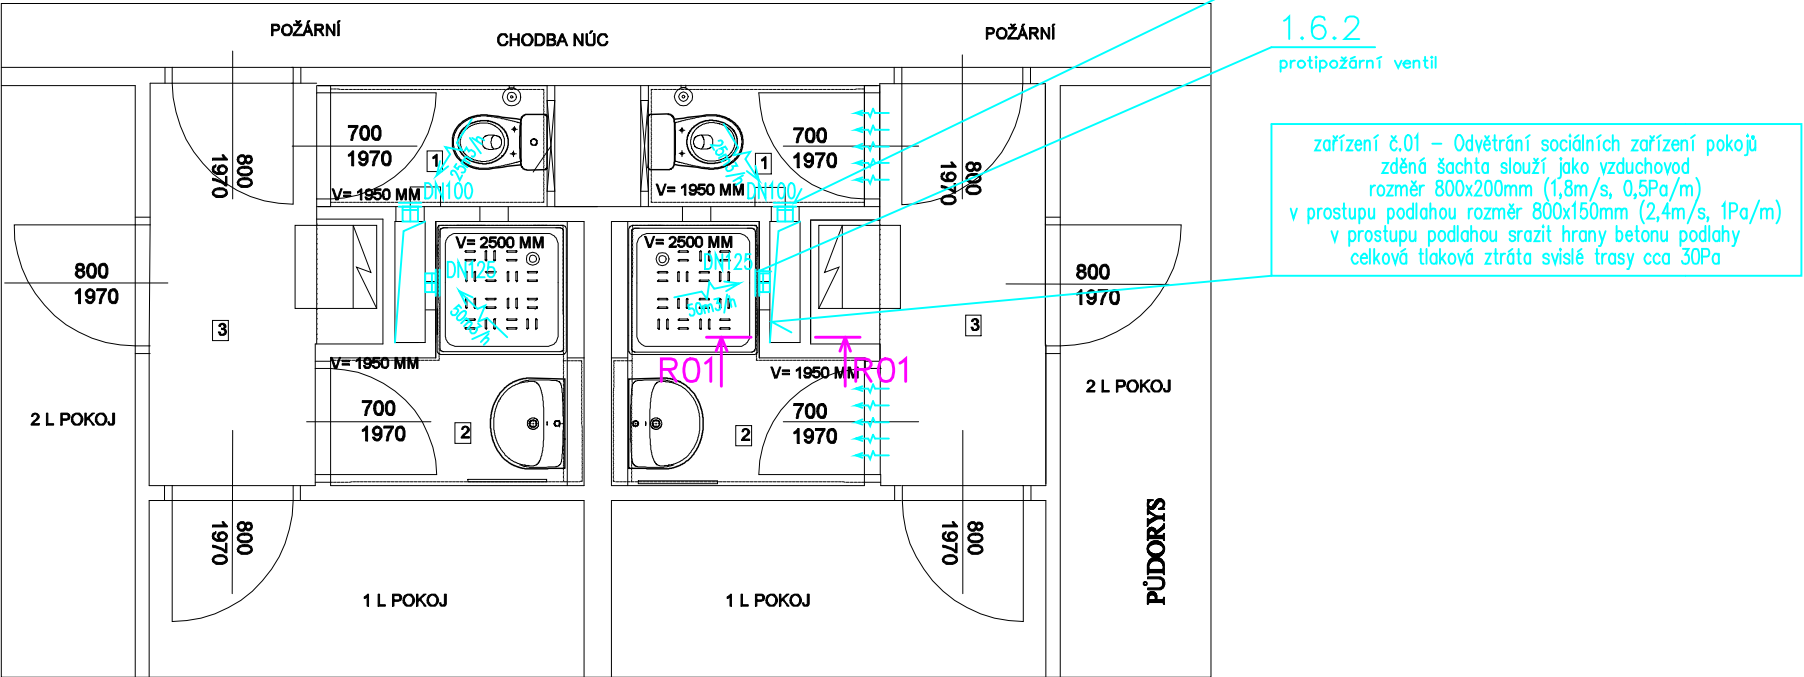

ATELIER M

ČESKOSLOVENSKÉ ARMÁDY 9
IČ:26697742 DIČ:CZ26697742
TEL-FAX: 233 330 981
EMAIL: atelierm@atelierm.cz

AUTOR:
ING.ARCH.L.MATĚJOVSKÝ

VED.PROJEKTANT:
ING.NADĚŽDA URBANOVÁ

PROFESE:
VZDUCHOTECHNIKA A CHLAZENÍ

ZODP.PROJEKTANT:
KRPATA s.r.o.
KRPATA s.r.o.
Ing. Luboš Krpata
tel.: 777 577 282
e-mail: krpata@vzt.cz

UK V PRAZE, KOLEJE A MENZY
VORŠILSKÁ 1, 116 43, PRAHA 1
IČ: 00216208

REKO A OPRAVA SOC.
ZAŘÍZENÍ -KAJETÁNKA I

MĚŘÍTKO:
1: 50

FÁZE: DPS
DATUM: 01.2018
Č. ZAKÁZKY: 429/2018