





Zhotovitel:	Glaukos s.r.o. Koželužská 172, 390 01 Tábor tel/fax +420 381 211 835 info@glaukos.cz ; www.glaukos.cz	
Stavebník:	Univerzita Karlova, Fakulta tělesné výchovy a sportu Josef Martího 31, 162 52 Praha 6 - Veleslavín	
Akce:	Studna na p.č. 302/7 v k.ú. Veleslavín	
Dokumentace:	Zjednodušená dokumentace (pasport)	
Název výkresu:	C.1. Orientační situace	
Číslo výkresu:	1	
Datum:	20. 12. 2017	Měřítko: 1 : 10 000
		Vedoucí zak.: RNDr. Jaroslav Řízek
Aut. projektant:	Ing. Ivan Drobník	Zhotovil: RNDr. Jaroslav Řízek



Zhotovitel:	Glaukos s.r.o. Koželužská 172, 390 01 Tábor tel/fax +420 381 211 835 info@glaukos.cz ; www.glaukos.cz			
Stavebník:	Univerzita Karlova, Fakulta tělesné výchovy a sportu Josef Martího 31, 162 52 Praha 6 - Veleslavín			
Akce:	Studna na p.č. 302/7 v k.ú. Veleslavín			
Dokumentace:	Zjednodušená dokumentace (pasport)			
Název výkresu:	C.2. Celkový situační a katastrální výkres			
Číslo výkresu:	2			
Datum:	20. 12. 2017	Měřítko:	1 : 1 000	
		Vedoucí zak.:	RNDr. Jaroslav Řízek	
Aut. projektant:	Ing. Ivan Drobník	Zhotovil:	RNDr. Jaroslav Řízek	

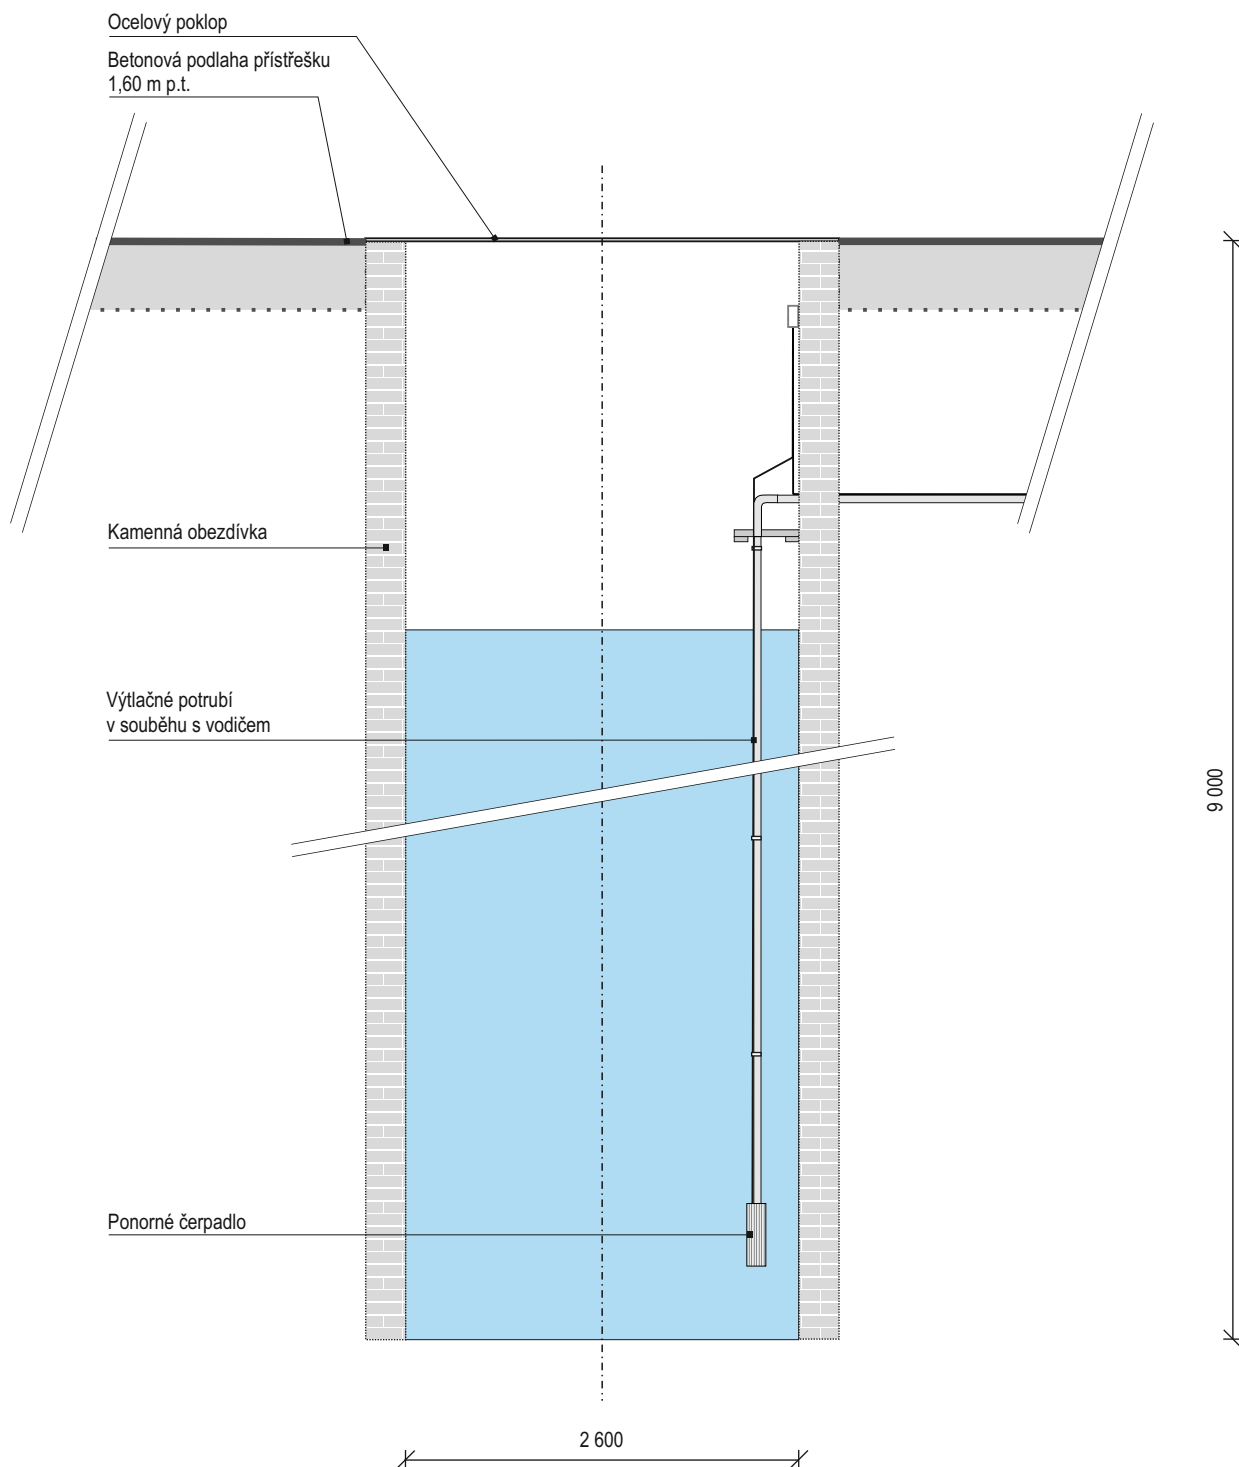

Zhotovitel:	Glaukos s.r.o. Koželužská 172, 390 01 Tábor tel/fax +420 381 211 835 info@glaukos.cz ; www.glaukos.cz	
Stavebník:	Univerzita Karlova, Fakulta tělesné výchovy a sportu Josef Martího 31, 162 52 Praha 6 - Veleslavín	
Akce:	Studna na p.č. 302/7 v k.ú. Veleslavín	
Dokumentace:	Zjednodušená dokumentace (pasport)	
Název výkresu:	C.3. Řez	
Číslo výkresu:	3	
Datum:	20. 12. 2017	Měřítko: 1 : 50
		Vedoucí zak.: RNDr. Jaroslav Řízek
Aut. projektant:	Ing. Ivan Drobek	Zhotovil: RNDr. Jaroslav Řízek