


R XXX - Nezálohovaná část

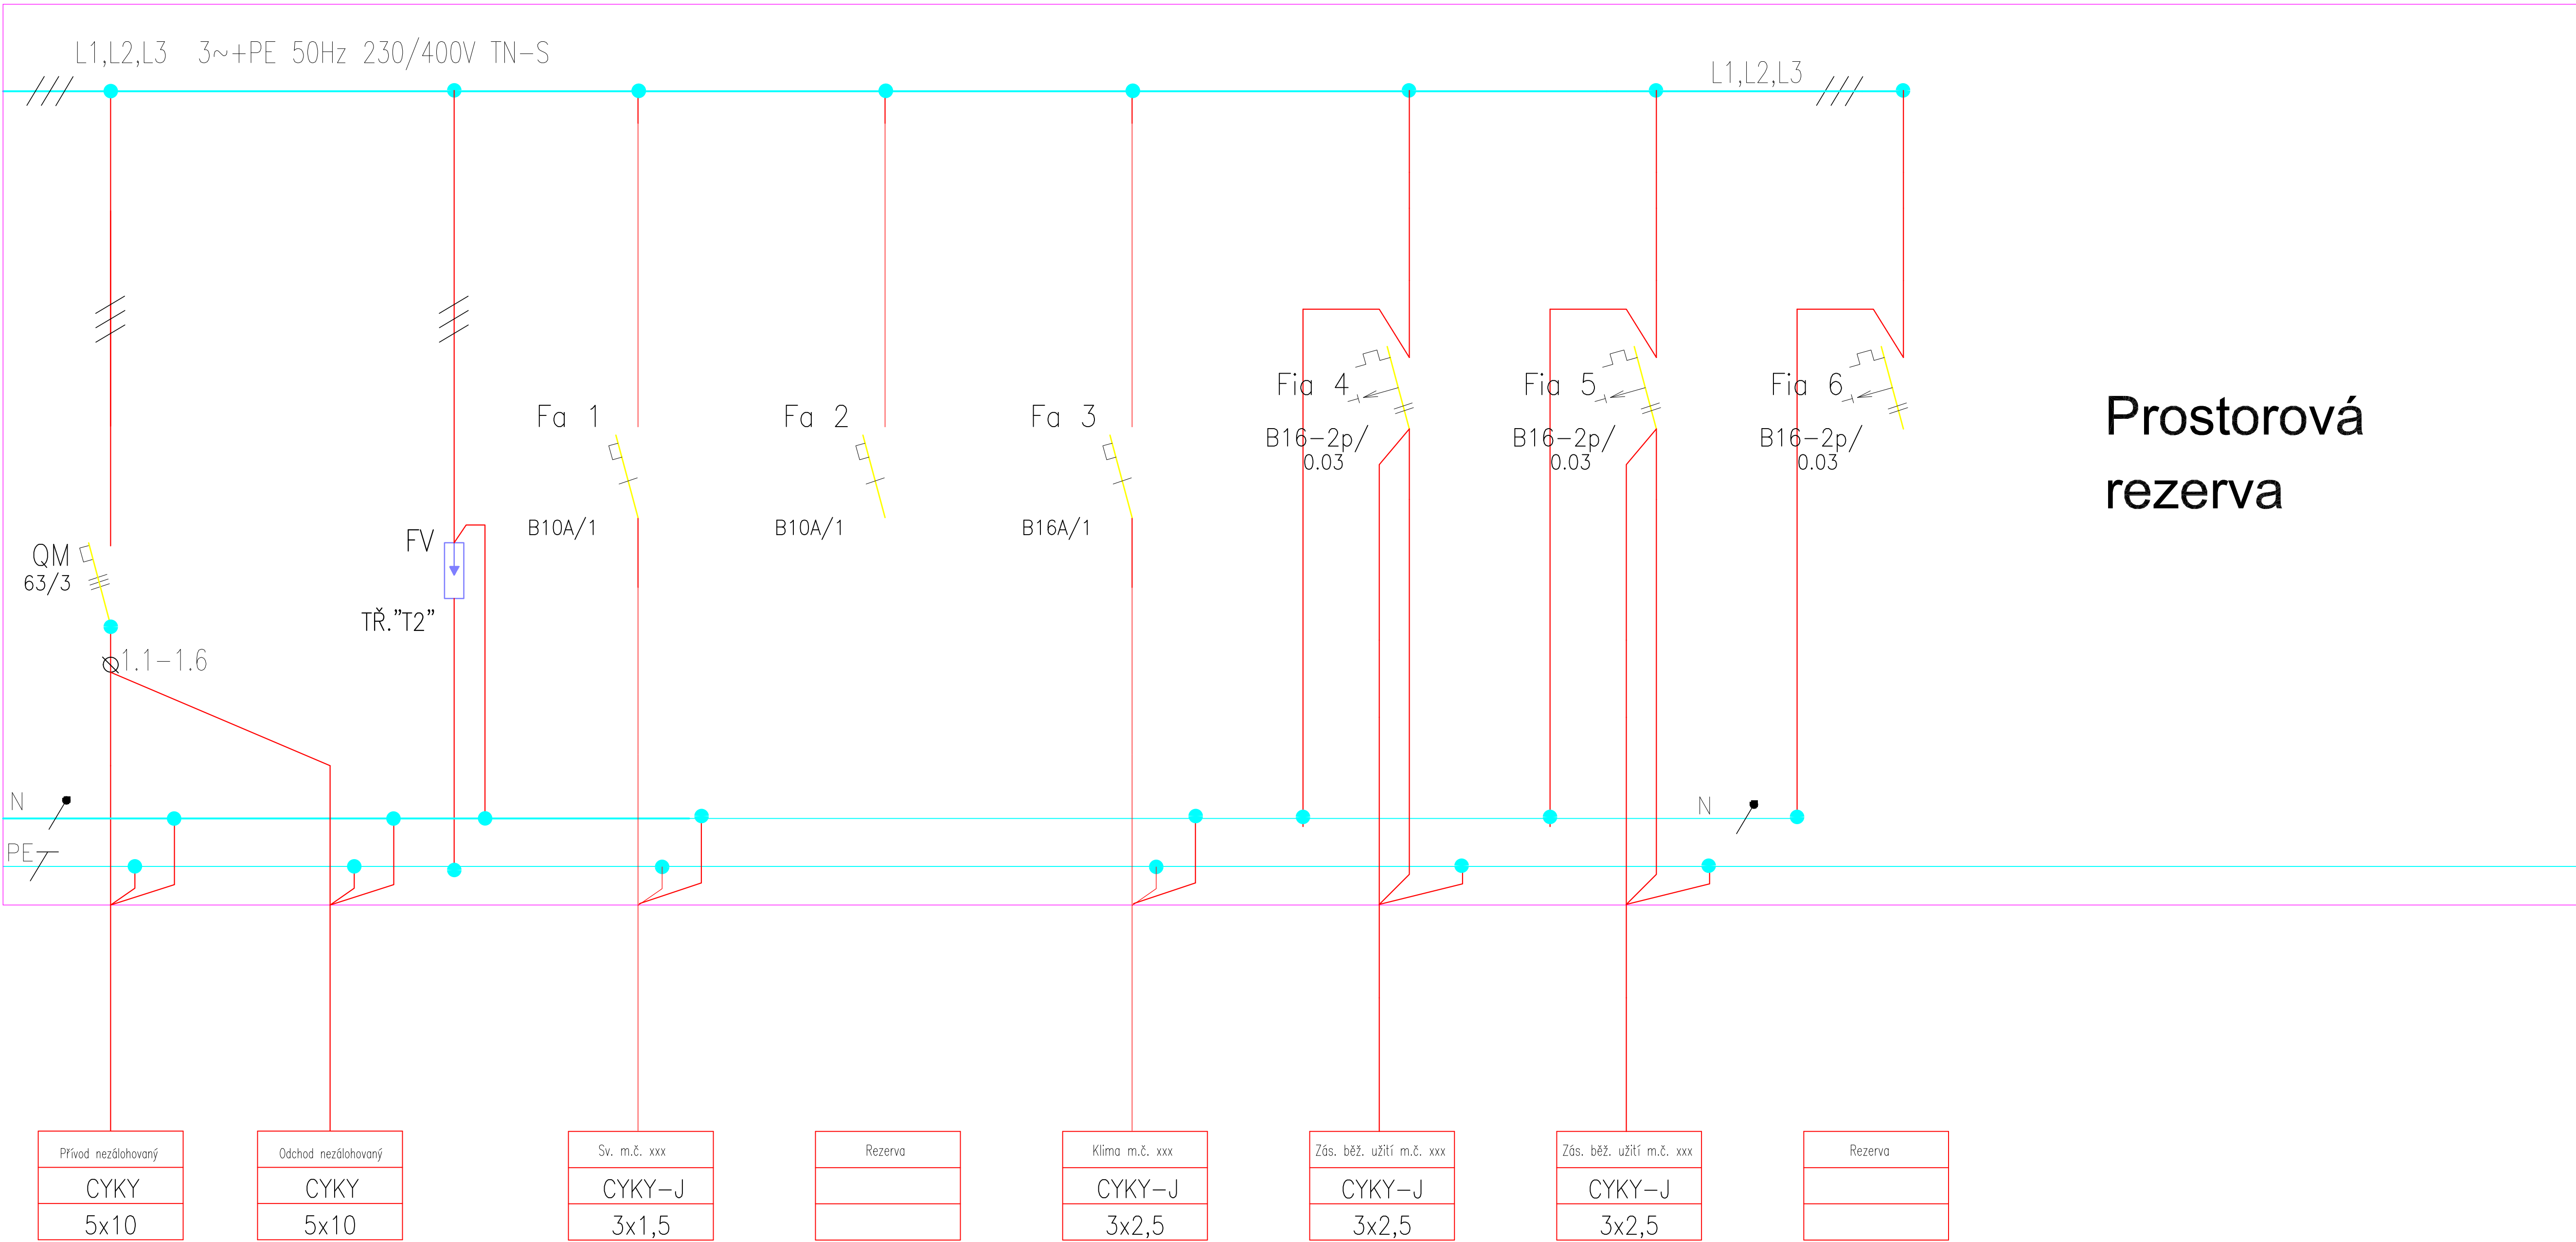




Prostorová
rezerva

LEGENDA:

Typ: plastová rozvodnice na zeď, krytí IP30/20,
přívod - vývody ze stěny
Soustava: ~3+N+PE, 230/400V, 50Hz, TN-S


Ochrana před úrazem elektrickým proudem dle ČSN 33 2000-4-41:


 


- základní - samočinným odpojením od zdroje
- zvýšená - ochranným pospojováním
- doplňková - proudovým chráničem

Revize / Druh změny		Objednatel Client Univerzita Karlova Správa budov a zařízení Ovocný trh 560/5, 116 36 Praha 1	Generální projektant General designer  TECHNOPROJEKT Technoprojekt, a.s. Havířkovo nábřeží 38 702 00 Ostrava	Vypracoval / Elaborated by		Subdodavatel Subcontractor	Vypracoval / Elaborated by		Akce Project REVITALIZACE OBJEKTŮ KAROLINA REKONSTRUKCE CHODEB REKTORÁTU A VÝUKOVÉ ČÁSTI	Objekt Object	Profese Specialization SILNOPROUDÁ ELEKTROINSTALACE		Formát / Size 8x A4			
01	Zpracování připomínek klienta.			Ing. Krist 			Kontroloval / Checked by				Kontroloval / Checked by		Datum / Date 23/04/2019		Stupeň / Phase DPS	
				Ing. Frýza 			Manažer projektu / Project manager				Manažer projektu / Project manager		Měřítko / Scale 1:50		Revize / Revision 01	
													Archivní číslo / Archivní číslo 32-32491-1			

R XXX - Zálohovaná část

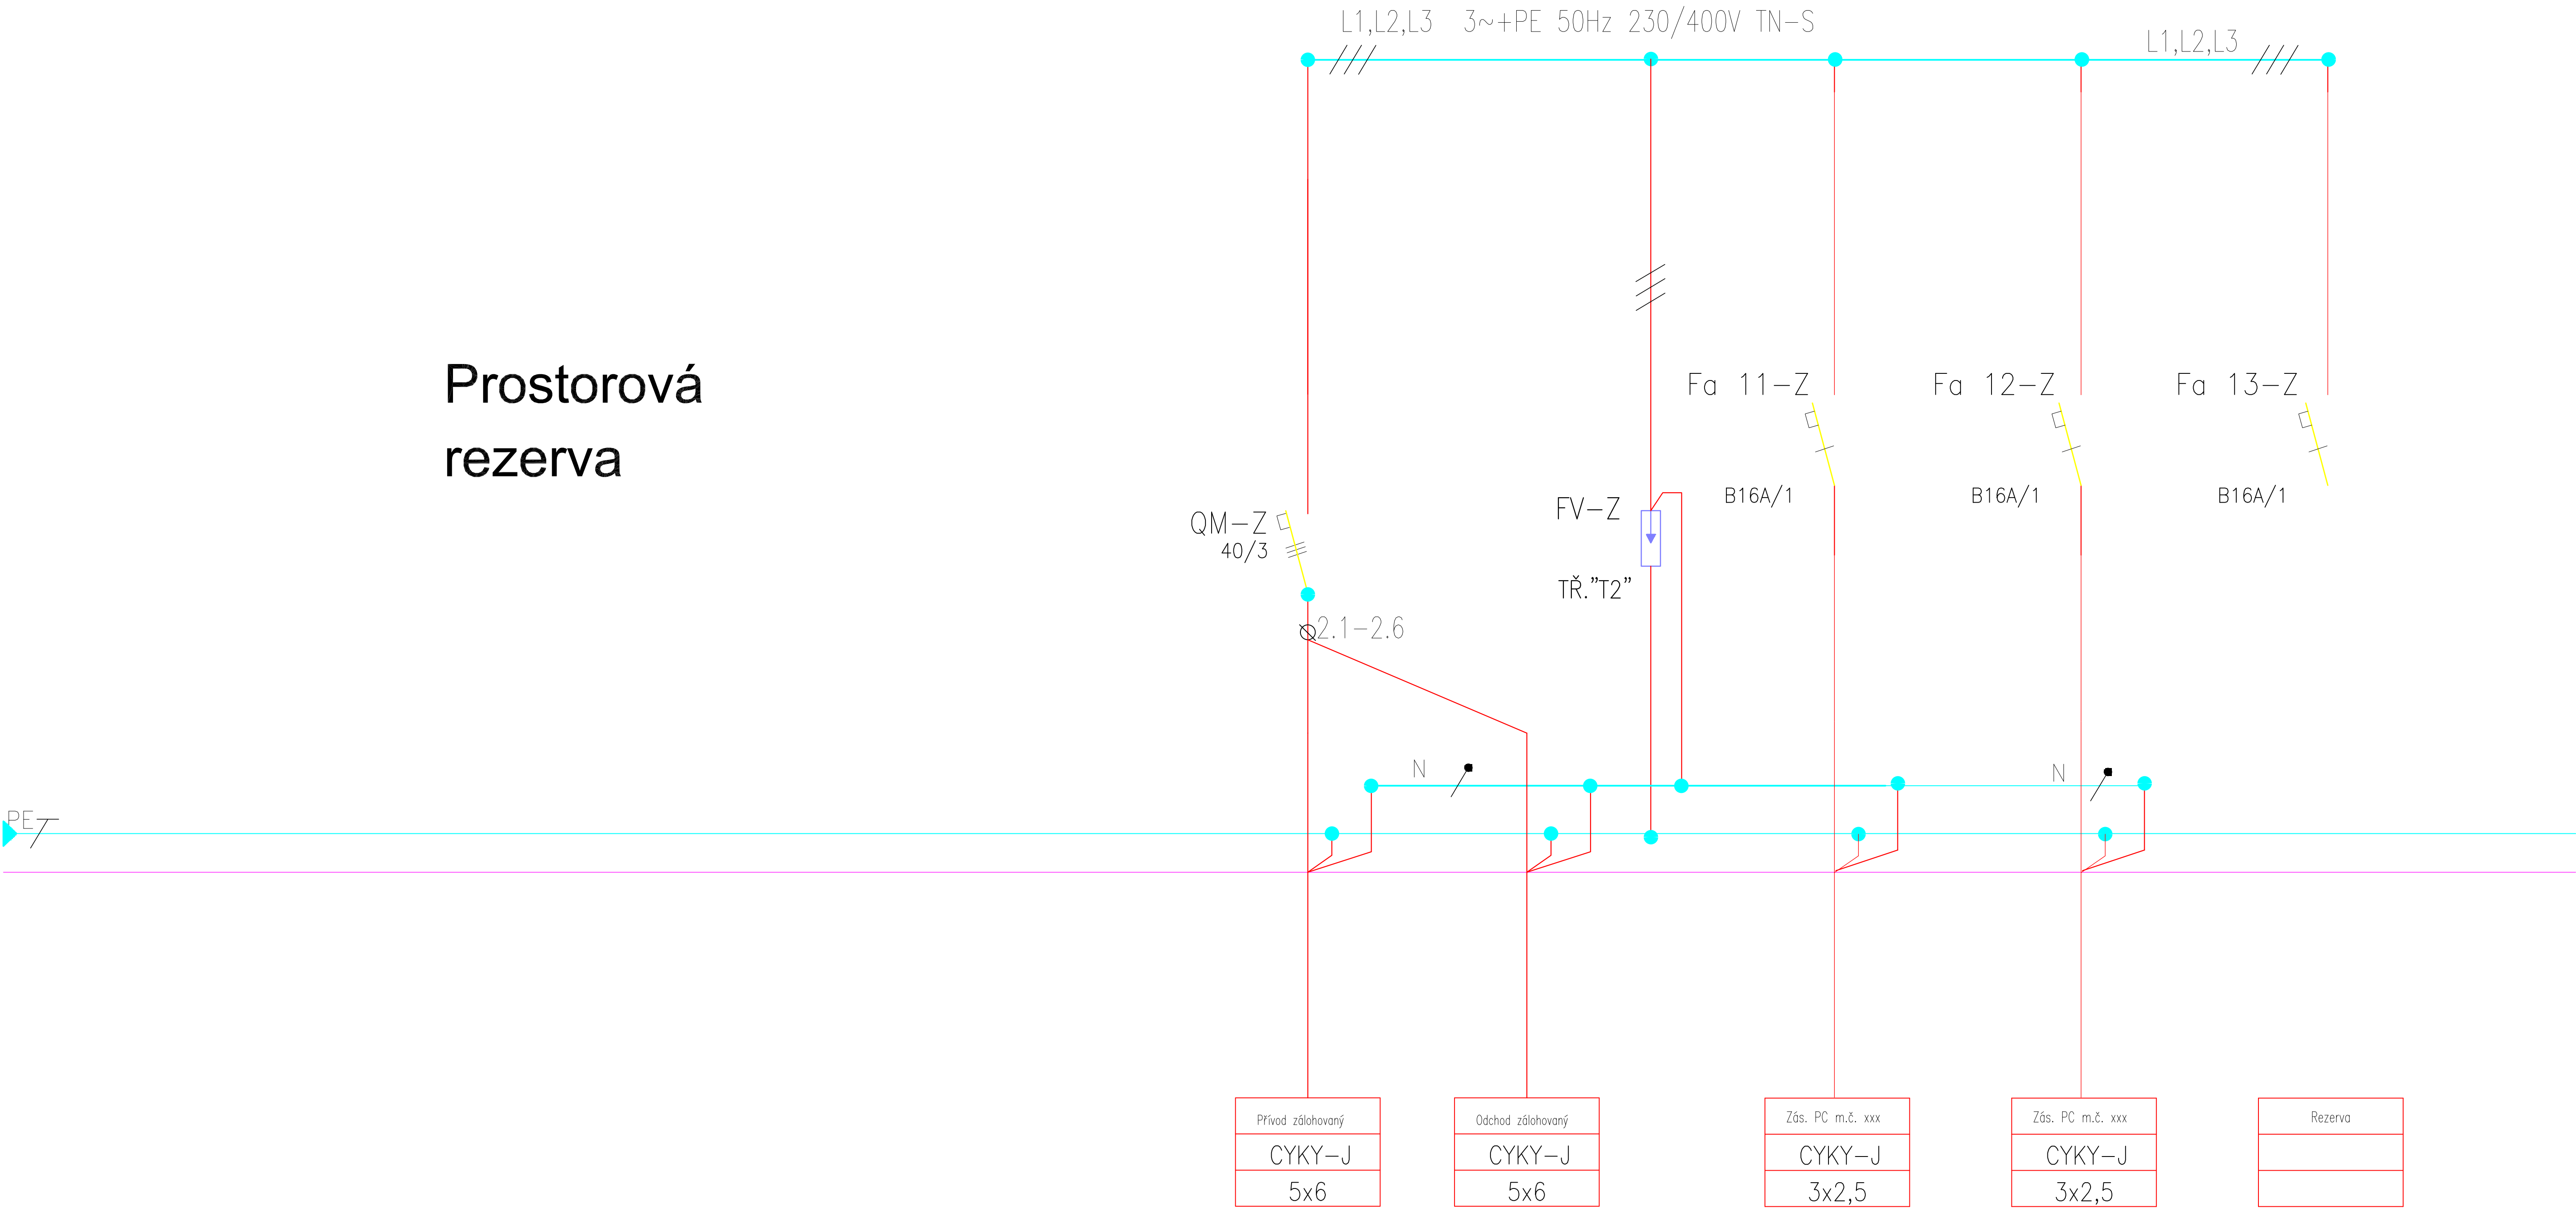Prostorová
rezerva



Revize / Druh změny		Objednatel Client <div>Univerzita Karlova Správa budov a zařízení Ovocný trh 560/5, 116 36 Praha 1</div>	Generální projektant General designer <div>TECHNOPROJEKT Technoprojekt, a.s. Havlíčkovo nábřeží 38 702 00 Ostrava</div>	Vypracoval / Elaborated by Ing. Krist 		Subdodavatel Subcontractor	Vypracoval / Elaborated by Akce Project REVITALIZACE OBJEKTŮ KAROLINA REKONSTRUKCE CHODEB REKTORÁTU A VÝUKOVÉ ČÁSTI		Objekt Object	Profese Specialization SILNOPROUDÁ ELEKTROINSTALACE		Formát / Size 8x A4						
01	Zpracování připomínek klienta.			Kontroloval / Checked by Ing. Frýza 			Kontroloval / Checked by	Manager projektu / Project manager Ing. Knobloch 			Datum / Date 23/04/2019							
											Stupeň / Phase DPS							
											Měřítko / Scale 1:50							
											Revize / Revision 01							
											Archivní číslo / Archivní číslo 32-32491-1							