

5.NP

4.NP


3.NP


2.-3.NP

2.NP

1.NP

1.PP

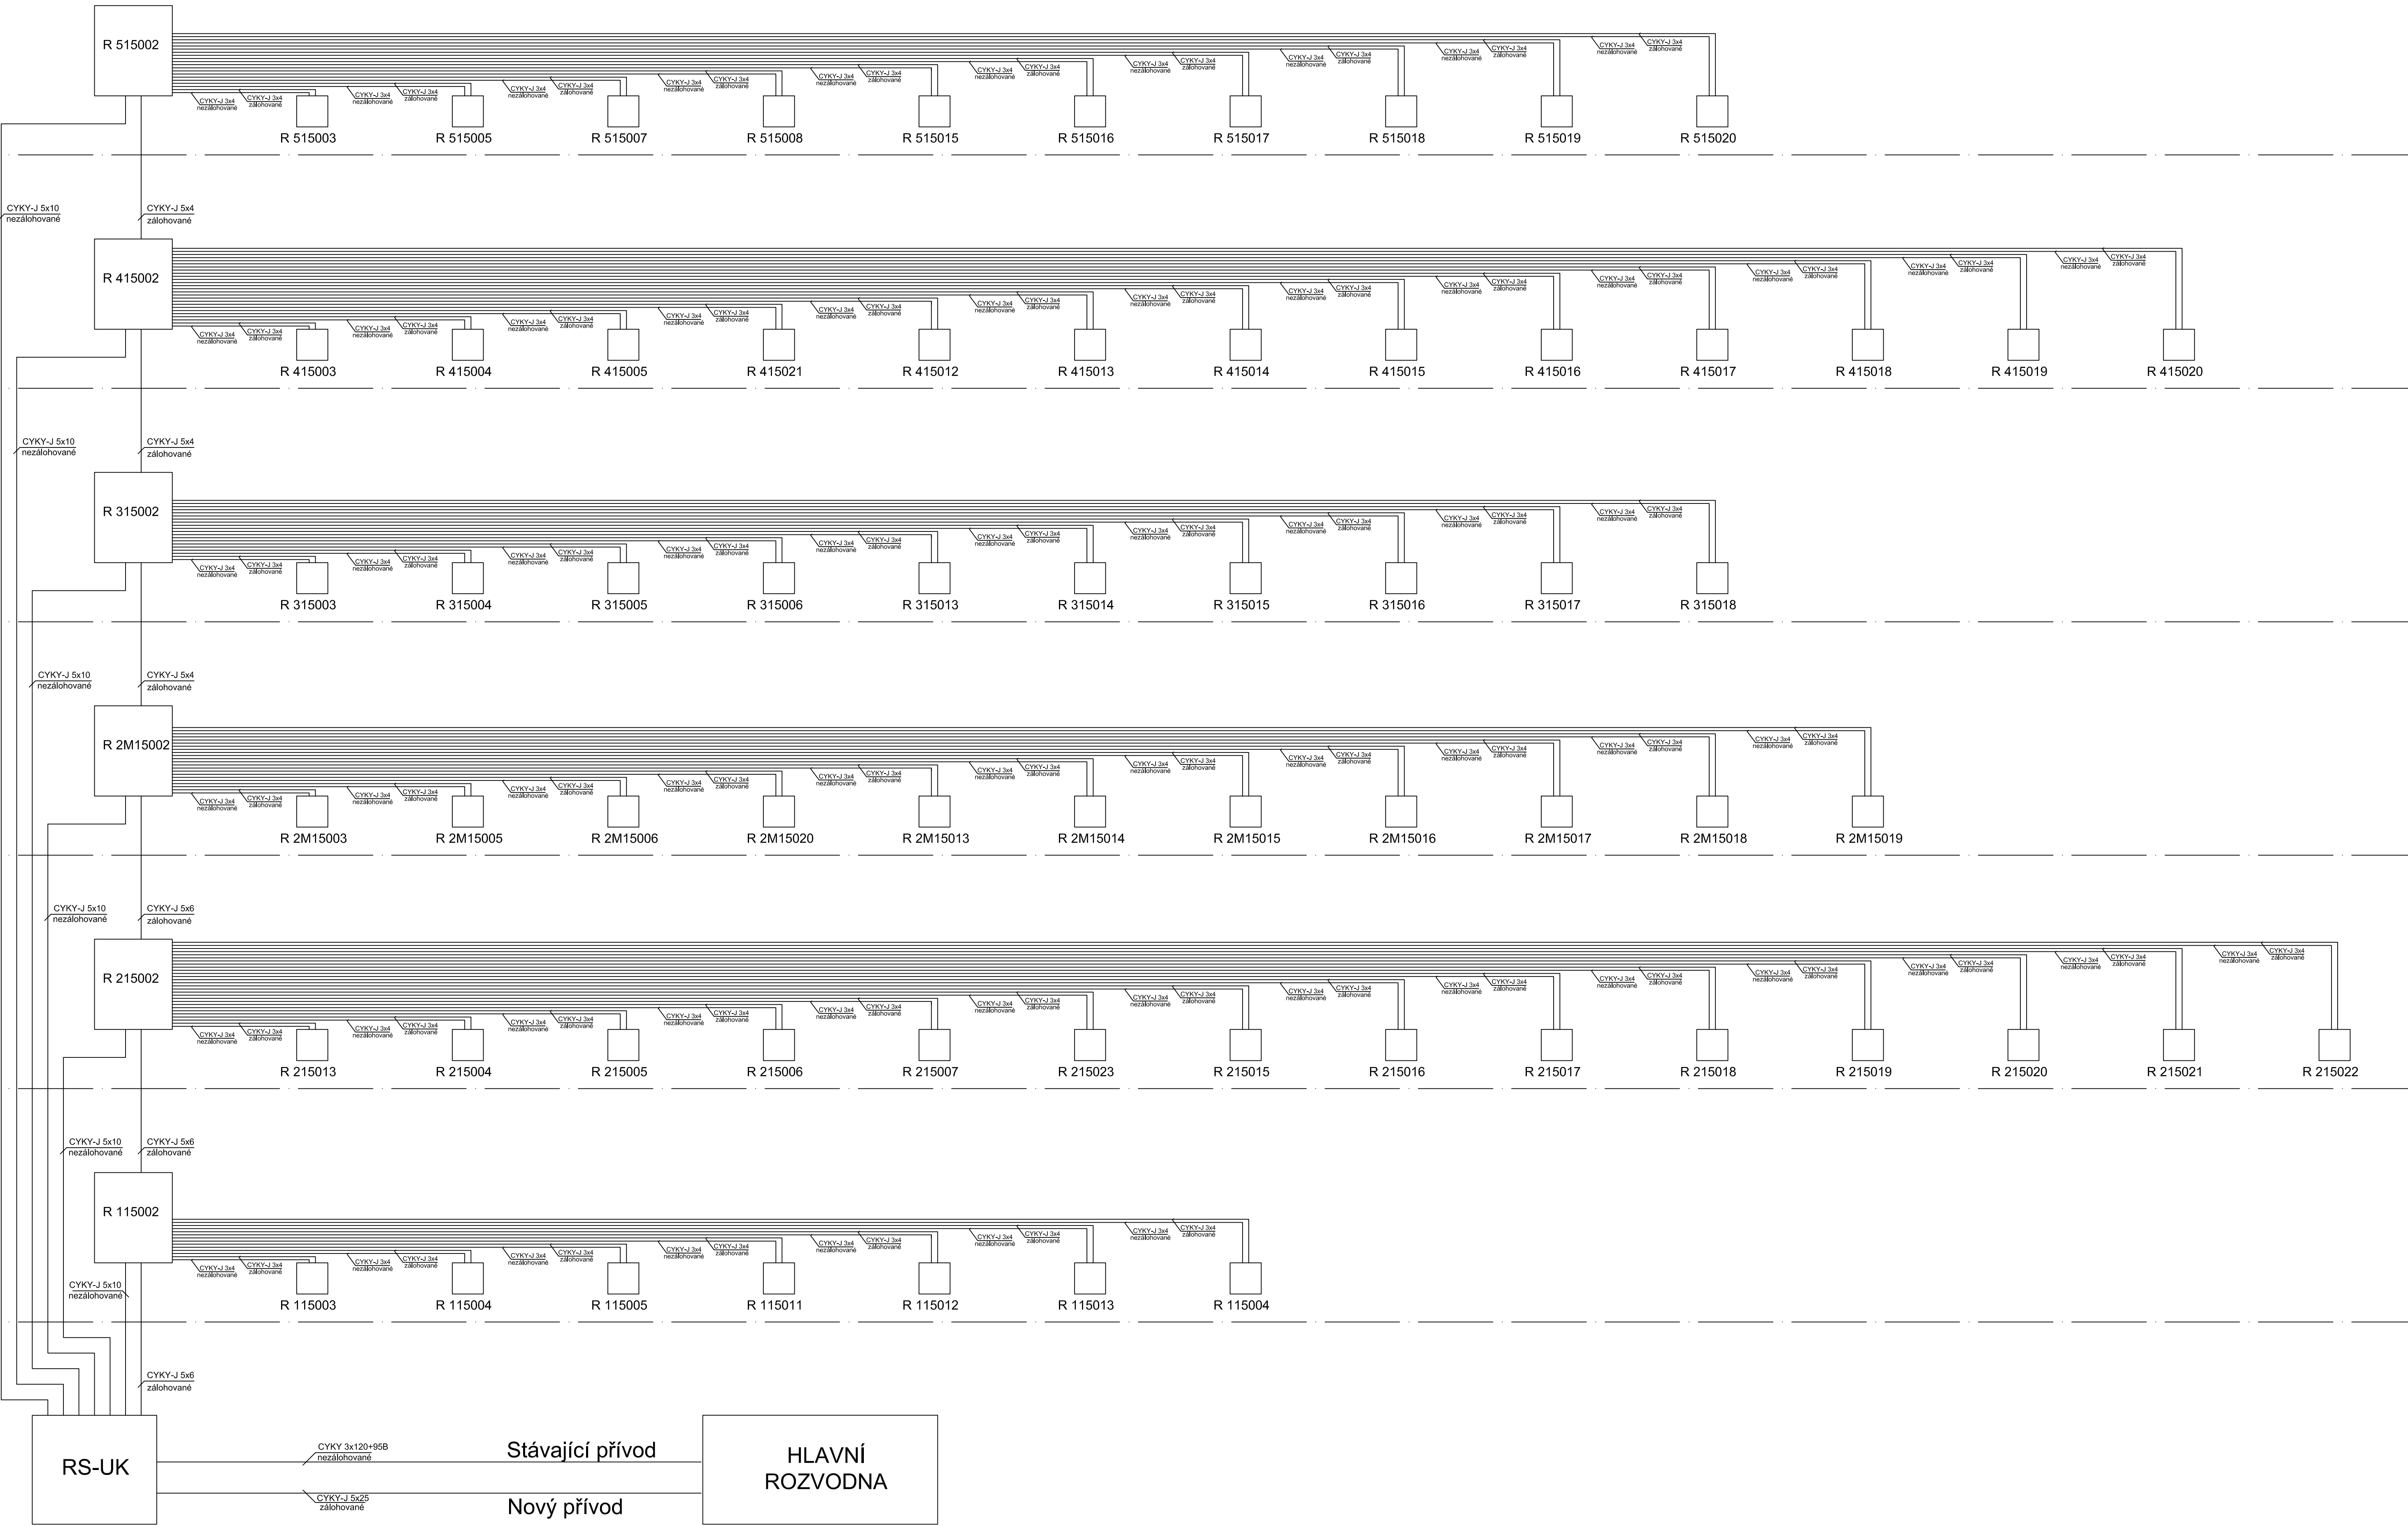

Revize		Druh změny	Objednatel Client	Univerzita Karlova Správa budov a zařízení Ovocný trh 560/5, 116 36 Praha 1	Generální projektant General designer	 TECHNOPROJEKT Technoprojekt a.s. Havlíčkovo nábřeží 38 702 00 Ostrava	Výpracoval / Elaborated by Ing. Krist Kontroloval / Checked by Ing. Frýza Manažer projektu / Project manager Ing. Knobloch	Subdodavatel Subcontractor VICOMAC, spol. s r.o. Na Stuchlíkovci 700 735 14 Orlová-Lutyně	Výpracoval / Elaborated by Kontroloval / Checked by Manažer projektu / Project manager	Akce Project REVITALIZACE OBJEKTŮ KAROLINA REKONSTRUKCE CHODEB REKTORÁTŮ A VÝUKOVÉ ČÁSTI	Objekt Object 1.Etapa - Chodby / čp.563, Ovočný trh 9	Profese Specialization Silnoproudá elektroinstalace Název výkresu Title Blokové schéma kabeláže	Formát / Size 8x A4	
													Datum / Date 31/10/2018	
													Stupeň / Phase DPS	
													Měřítko / Scale 1:50	
													Revize / Revision 00	
													Archivní číslo / Archive No. 1132-32491-101-02	