


## D.1.4g.10 - STŘECHA

## D.1.4g ZAŘÍZENÍ ELEKTROINSTALACE

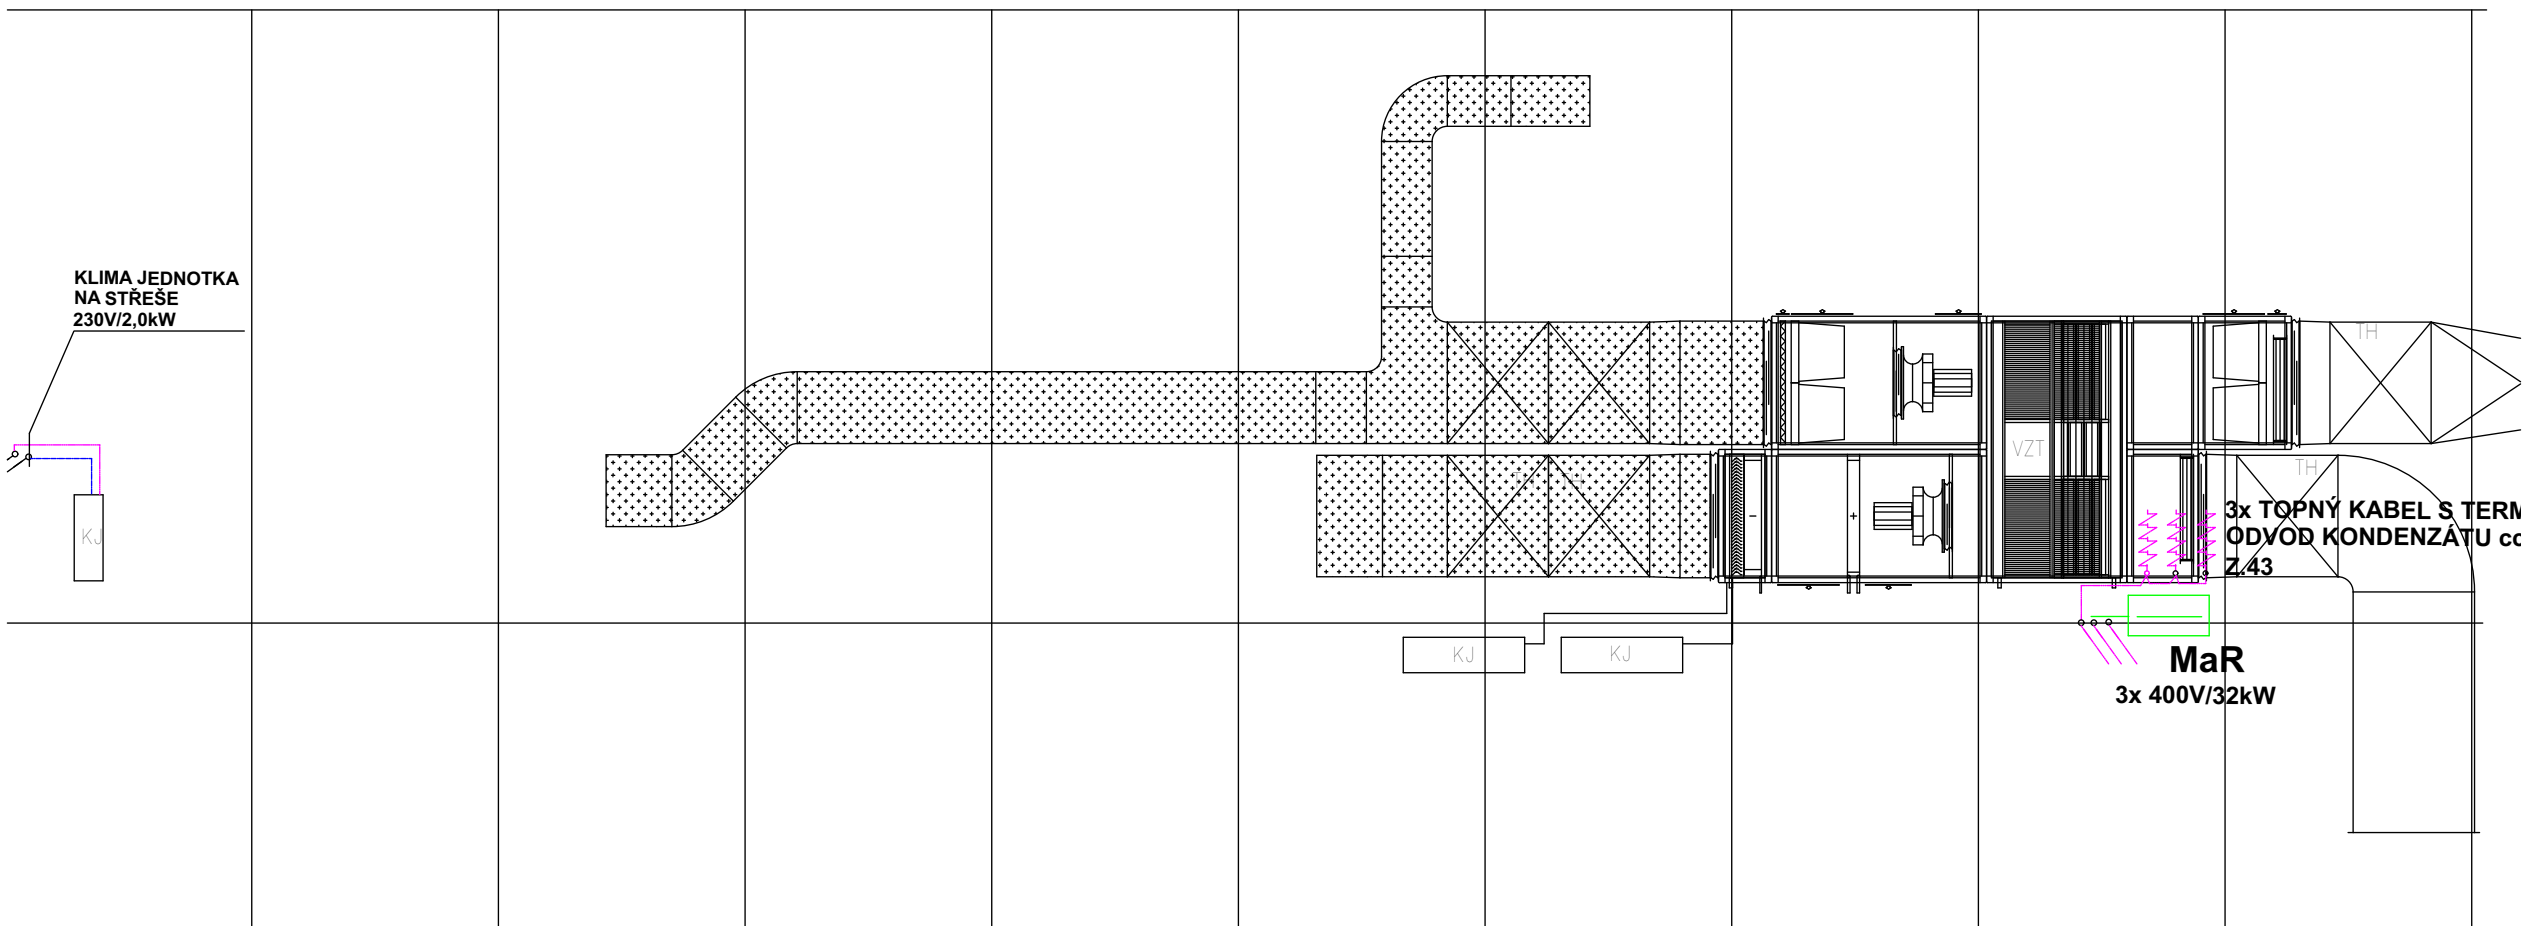

TENTO VÝKRES JE CHRÁNĚN AUTORSKÝMI PRÁVY.

Z/C	K/R	DATUM / DATE	Č/N	DOPLNĚNÍ / AMENDMENT
-----	-----	--------------	-----	----------------------

PO NABYTÍ PRÁVNÍ MOCI ZE DNE 05.12.2019

$$\pm 0,000 = 196,85 \text{ m n.m. Bpv}$$

PROJEKT / PROJECT:

## PROVIZORNÍ MENZA - UK ALBERTOV

ALBERTOV, PRAHA - NOVÉ MĚSTO

#### D.1.4g - ZAŘÍZENÍ ELEKTROINSTALACE

KRAJ / REGION:

Pražské

MĚSTSKÝ ÚŘAD / MUNICIPALITY

Přehledy  
Praha 2

INVESTOR / CLIENT:

UNIVERZITA KARLOVA

OVOCNÝ TRH 560/5, 113 36 PRAHA 1

GENERÁLNÍ PROJEKTANT STAVBY / EXECUTIVE ARCHITECT



Dlouhá 101, Hradec Králové 500 03; T: 773 550 371; E: [info@jika-cz.cz](mailto:info@jika-cz.cz); W:  
[www.jika-cz.cz](http://www.jika-cz.cz)

AUTORIZAČNÍ RAZÍTKO / AUTHORIZATION

ČÍSLO ZAKÁZKY / PROJECT NUMBER

2017-01-005

PARÉ / SET

ZODPOVĚDNÝ PROJEKTANT / RESPONSIBLE DESIGNER :

ING. JIŘÍ SLÁNSKÝ

ZPRACOVAL / DRAWING BY:

JAROSLAV PIŠTORA

KONTROLOVAL / CHECKED BY:

JAROSLAV PIŠTORA

FÁZE / PHASE:

DPS\_DOKUMENTACE PRO PROVÁDĚNÍ STAVBY

OBJEKT / BUILDING

PROVIZORNÍ MENZA - UK ALBERTOV

Konvent sester Alžbětinek parc. č. 1564/4, k.ú., Nové Město

MĚŘÍTKO / SCALE

FORMÁT / SIZE

2x A4

NÁZEV VÝKRESU / TITLE :

## STŘECHA

ČÍSLO VÝKRESU / DRAWING NO.

### D.1.4g.10

DATUM / DATE

05.12.2019

REVIZE:

X