

HRO.2
TOPENÍ : 13,4kW **Bn 0,7** **9,4kW**
SVĚTLO: 1,3kW **Bn 0,7** **0,9kW**
TECHNOLOGIE: 24,5kW **Bn 0,8** **19,6kW**
CELKEM Ps **29,9kW**
CELKEM Pi **39,2kW**

ROZVADĚČ-HRO.2

VÝVODY : VRCHEM
PŘIVOD :VRCHEM
KRYTÍ : IP40/20
OPND : AUTOMATICKÝM ODPOJENÍM OD ZDROJE
ROZVÁDĚČ : SKŘÍŇOVÝ
3+PE+N, AC 230/400V TN-S
ROZMĚR : 600x 2100x 400

TENTO VÝKRES JE CHRÁNĚN AUTORSKÝMI PRÁVY.

Z/C | K/R | DATUM / DATE | Č/N | DOPLNĚNÍ / AMENDMENT

PO NABYTÍ PRÁVNÍ MOCI ZE DNE 05.12.2019

±0,000 = 196,85 m n.m. Bp

PROJEKT / PROJECT:

PROVIZORNÍ MENZA - UK ALBERTOV

ALBERTOV, PRAHA - NOVÉ MĚSTO

D.1.4g - ZAŘÍZENÍ ELEKTROINSTALACE

KRAJ / REGION:

Praha

MĚSTSKÝ ÚŘAD / MUNICIPALITY:

Praha 2

INVESTOR / CLIENT:

UNIVERZITA KARLOVA

OVOCNÝ TRH 560/5, 113 36 PRAHA 1

GENERÁLNÍ PROJEKTANT STAVBY / EXECUTIVE ARCHITECT:



Dlouhá 101, Hradec Králové 500 03; T: 773 550 371; E: info@jika-cz.cz; W: www.jika-cz.cz

AUTORIZAČNÍ RAŽÍTKO / AUTHORIZATION:

ČÍSLO ZAKÁZKY / PROJECT NUMBER:

2017-01-005

PARÉ / SET:

ZODPOVĚDNÝ PROJEKTANT / RESPONSIBLE DESIGNER :

ING. JIŘÍ SLÁNSKÝ

ZPRACOVAL / DRAWING BY:

JAROSLAV PIŠTORA

KONTROLOVAL / CHECKED BY:

JAROSLAV PIŠTORA

FÁZE / PHASE:

DPS_DOKUMENTACE PRO PROVÁDĚNÍ STAVBY

OBJEKT / BUILDING:

PROVIZORNÍ MENZA - UK ALBERTOV

Konvent sester Alžbětinek parc. č. 1564/4, k.ú.,Nové Město

MĚŘÍTKO / SCALE:

FORMÁT / SIZE:

1x A4

NÁZEV VÝKRESU / TITLE :

ROZVADĚČ HRO.2

ČÍSLO VÝKRESU / DRAWING NO.:


D.1.4g.14

DATUM / DATE :


05.12.2019

REVIZE:

X

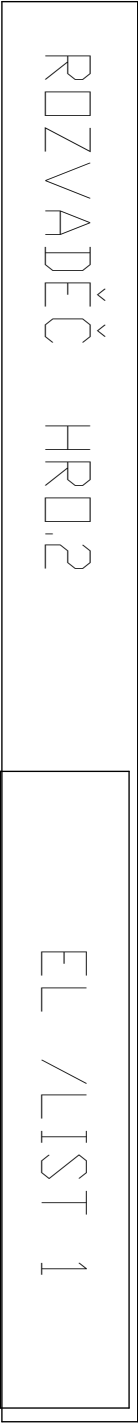

TOPENÍ : 13,4kW

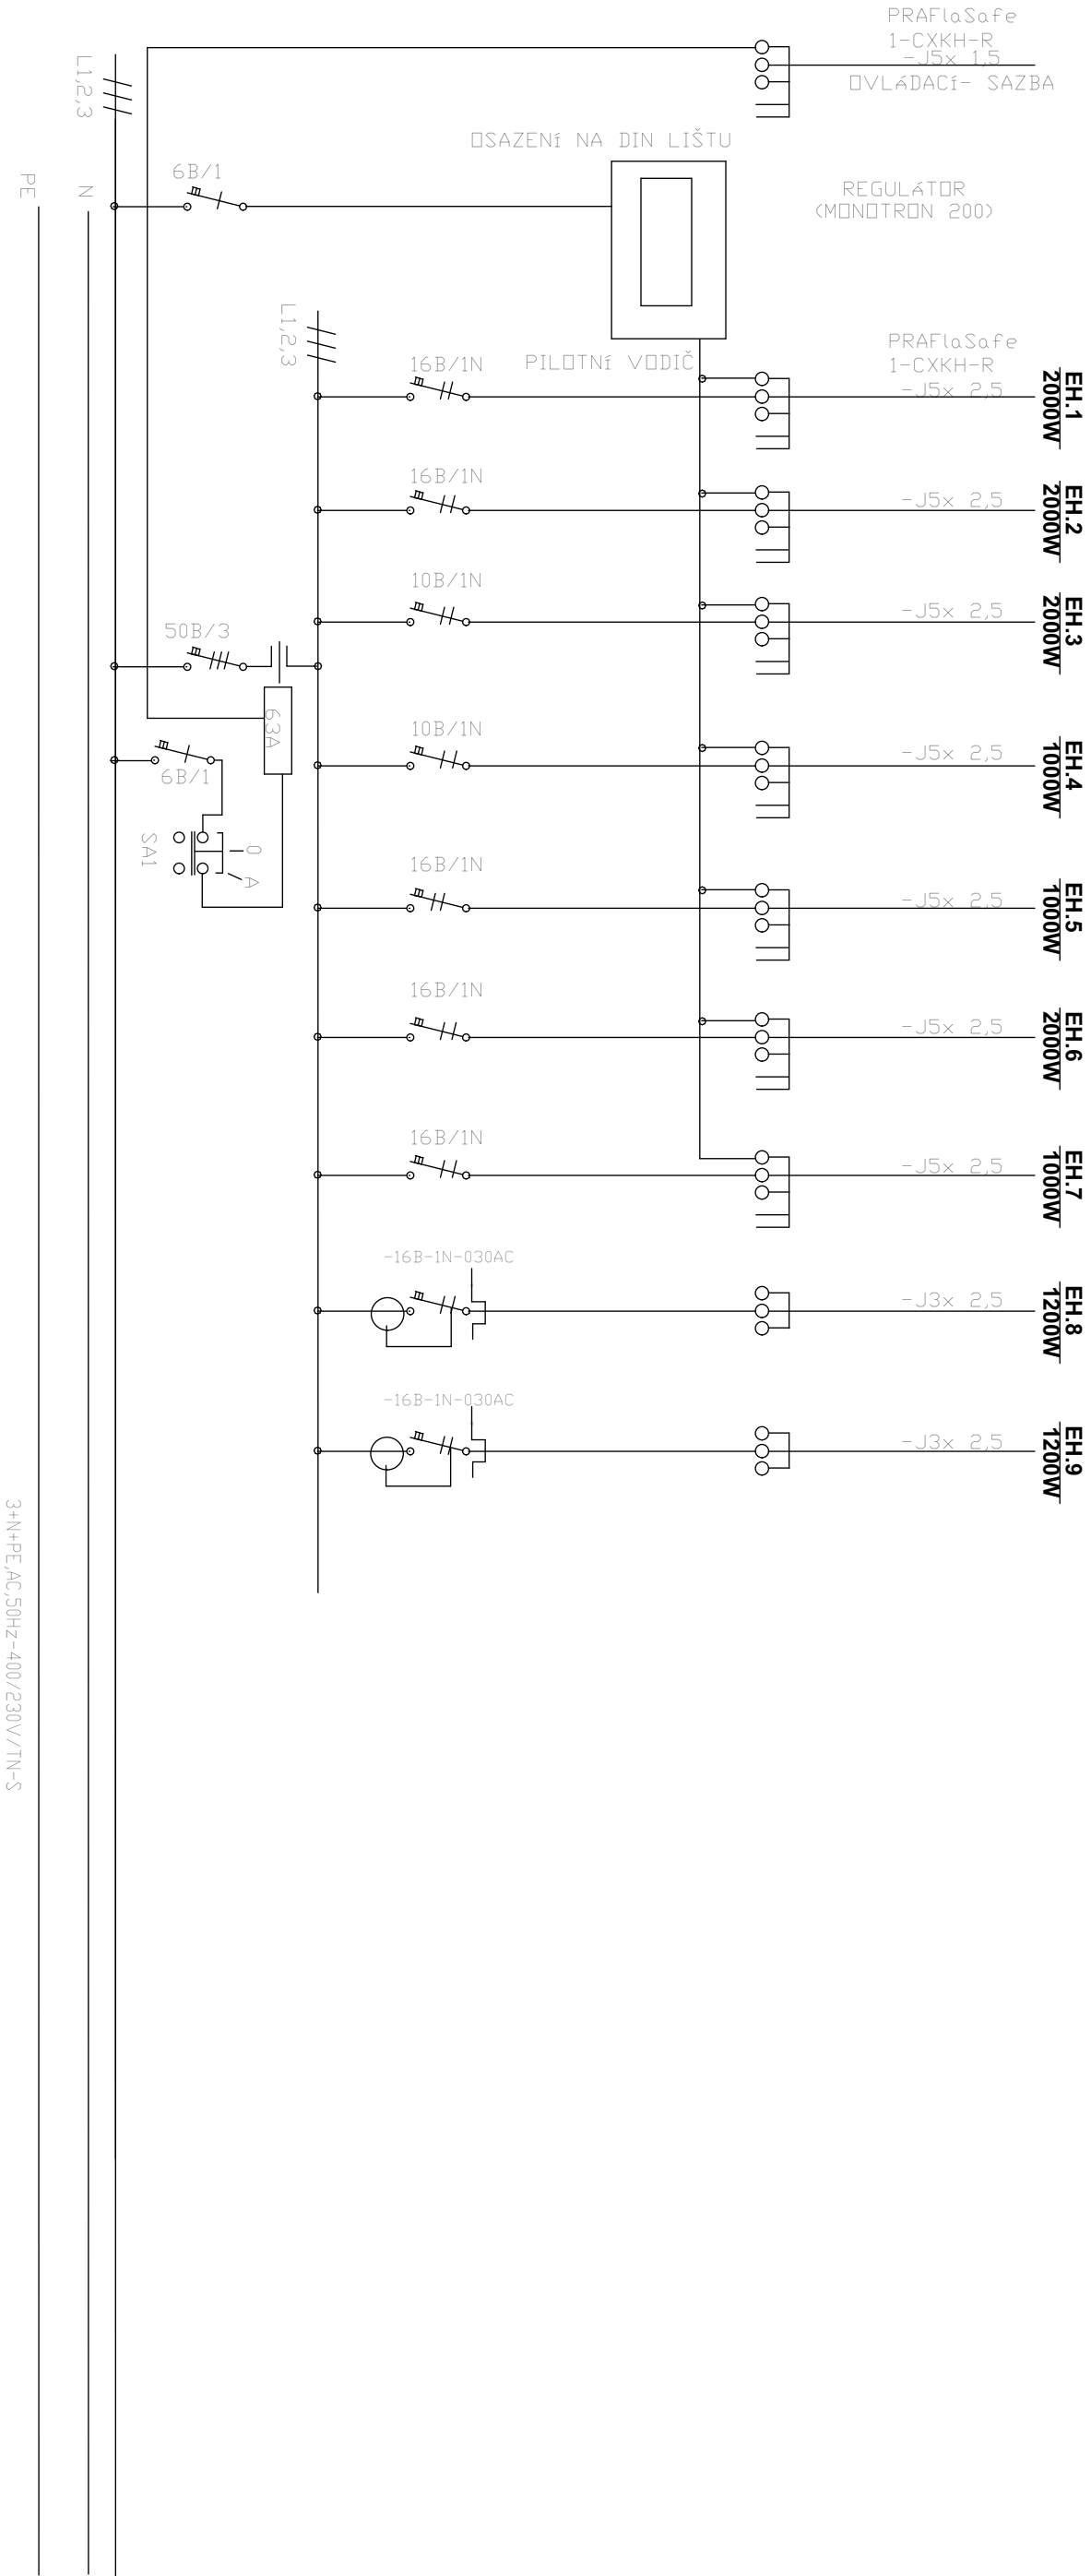

ROZVADĚČ

HRD.2

EL /LIST 2