



LEGENDA POŽÁRNÍCH ZNAČEK	
OZNAČENÍ	
-----	Hranice pož. úseků s požadovanou pož. odolností
-----	Hranice pož. úseků - atrium bez pož. odolnosti
-----	PÚ s plynovým hasicím zařízením
Ⓟ-1	Chráněná úniková cesta typu B - pořadové číslo
Ⓢ	Evakuační výtah
EPS	Prostory vybavené systémem EPS
MHZ	Prostory vybavené systémem mřížového hasičho zařízení
GHZ	Prostory vybavené systémem plynového hasičho zařízení
SOZ	Prostory vybavené systémem odvodu tepla a kouře
Ⓢ	Evakuační rozhlas (nouzový zvukový systém)
Ⓢ	Nouzové osvětlení
TS CS	Tlačítko Total stop Cental stop,
Ⓢ	Výústění nezávadného potrubí
Ⓢ	Elektrická požární signalizace

MEPHARED I

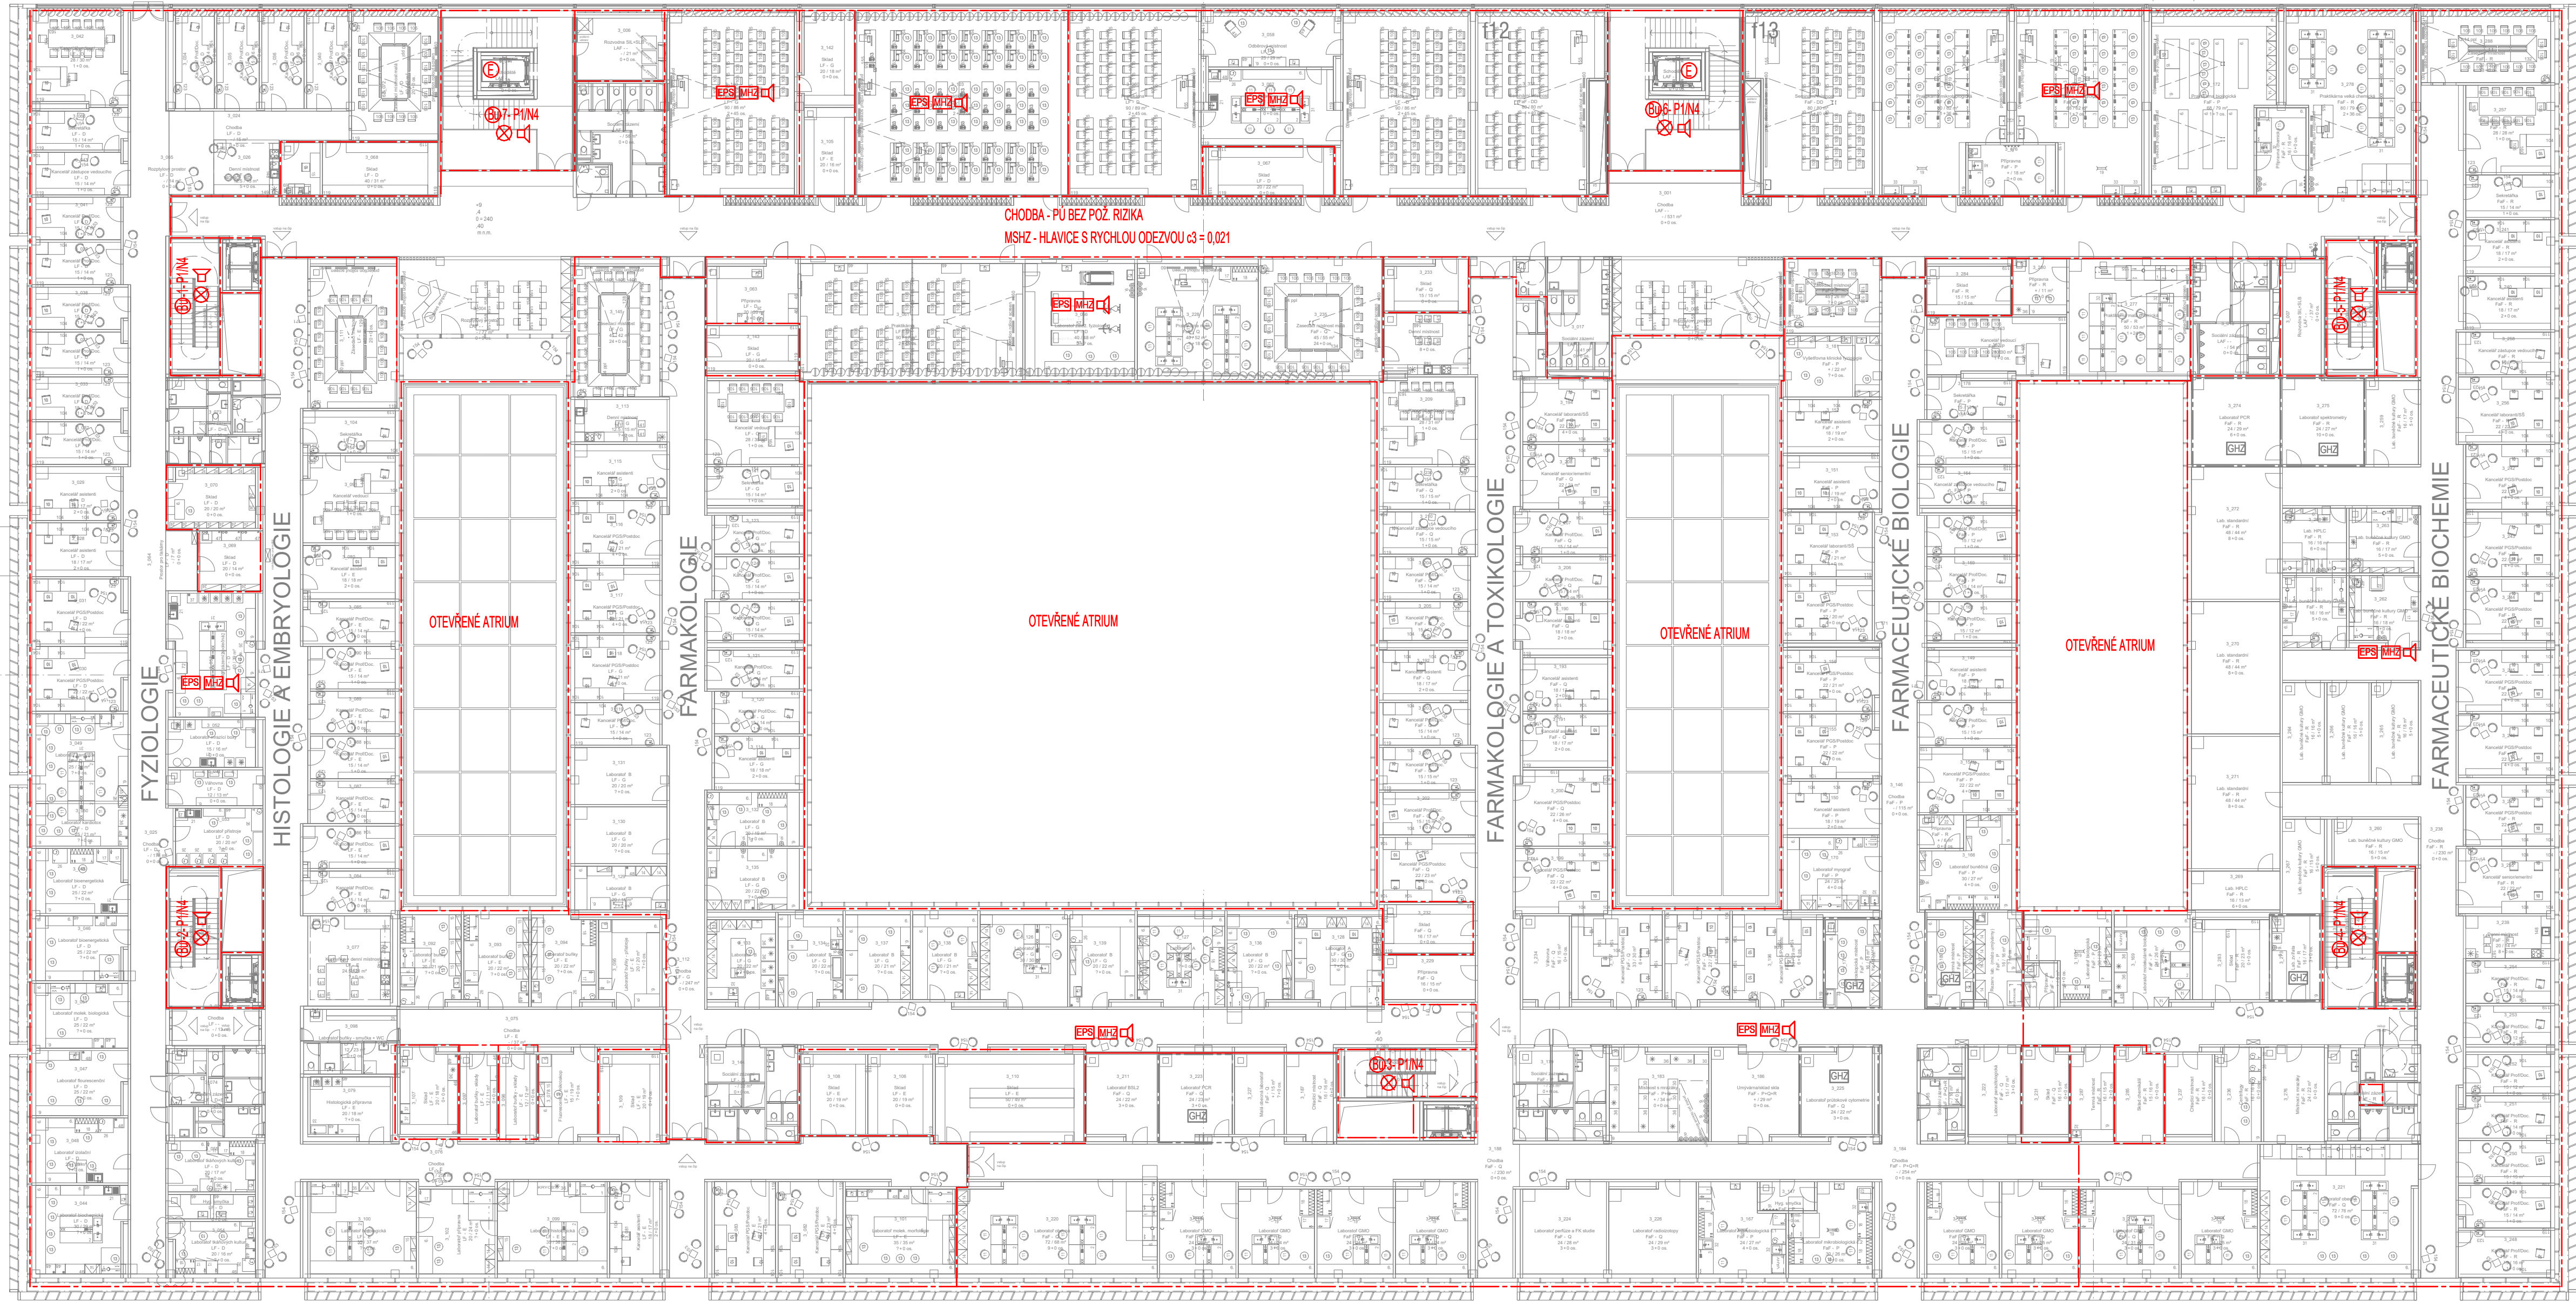


Obecná poznámka / Disclaimer				
Výkres nemá dostatečnou podrobnost pro provádění stavby ani pro výběr zhotovitelů! Na tento dokument se vztahuje autorská práva a nesmí být rozmnožován bez souhlasu autora.				
This drawing is not intended for construction or tendering due to lack of details! This document is protected by copyright and may not be reproduced without permission of the owner.				
Rev.	Důvod změny / Change	Datum / Date	Vyd./Iss.	Kon./App.

Poznámky / Notes

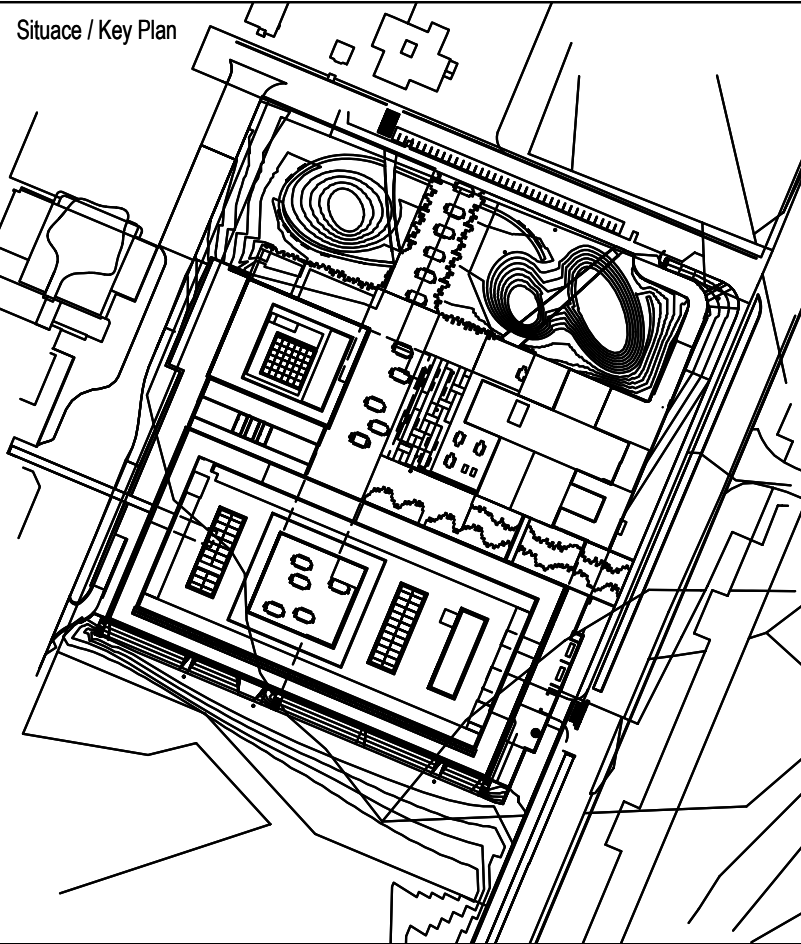

Generální projektant - Architektonický návrh / Architectural Design	
Bogle Architects	
London Prague Hong Kong	
Block II Elizabeth House, 39 York Road, London, SE1 7NQ, UK	+44 (0) 203 587 7100
Revoluční 724/7, 110 00, Praha 1, Czech Republic	+420 224 815 087
Level 19, 2 Int Finance Centre, 8 Finance Street, Hong Kong, PRC	+852 2251 8259
www.boglearchitects.com	info@boglearchitects.com

Hlavní inženýr / Main Engineer	
	AED project, a. s. Pod Radnicí 1235/2A 150 00 Praha 5 E-mail aed@aedproject.cz Tel. +420 257 257 100

Investor / Client	
	Univerzita Karlova Farmaceutická fakulta v Hradci Králové Akademika Heyrovského 1203 500 05 Hradec Králové 5 IČO 00216208

Název projektu / Project Name	
Mephared II	
Stupeň dokumentace / Project Stage	
DUR	Dokumentace pro změnu územního rozhodnutí Planning Permit Change Documentation
Fáze / Phase	
-	
Stavební objekt / Building	
SO 01	Centrální budova kampusu a budova fakult Deans' and Faculties' Buildings
Profese / Discipline	
D.1.2	Požární-bezpečnostní řešení
Zpracovatel částí / Consultant	
IGNIS PROJEKT s.r.o. Kolná 675/3, 198 00, Praha 9 tel. +420 776 116 122 e-mail drahojan@seznam.cz	
Razítko / Stamp	
Zodpovědný projektant / Engineer in Charge Jan Drahoš	
Název výkresu / Drawing Title	
Půdorys 3.NP 3rd FLOOR PLAN	
Kreslil / Drawn by	
Jan Drahoš	
Kontroloval / Approved by	
Jan Drahoš	
Formát / Paper size	
8 x A4	
Číslo projektu / Project Nr.	
17-051	
Měřítko / Scale	
1:250	
Datum vydání / Issue date	
31/03/2020	
Kód výkresu / Drawing Code	
Profese Discipline	SO / IO Building
D.1.2	SO 01
Číslo výkresu Drawing number	
140	
List Sheet	
00	
Revize Revision	
00	