

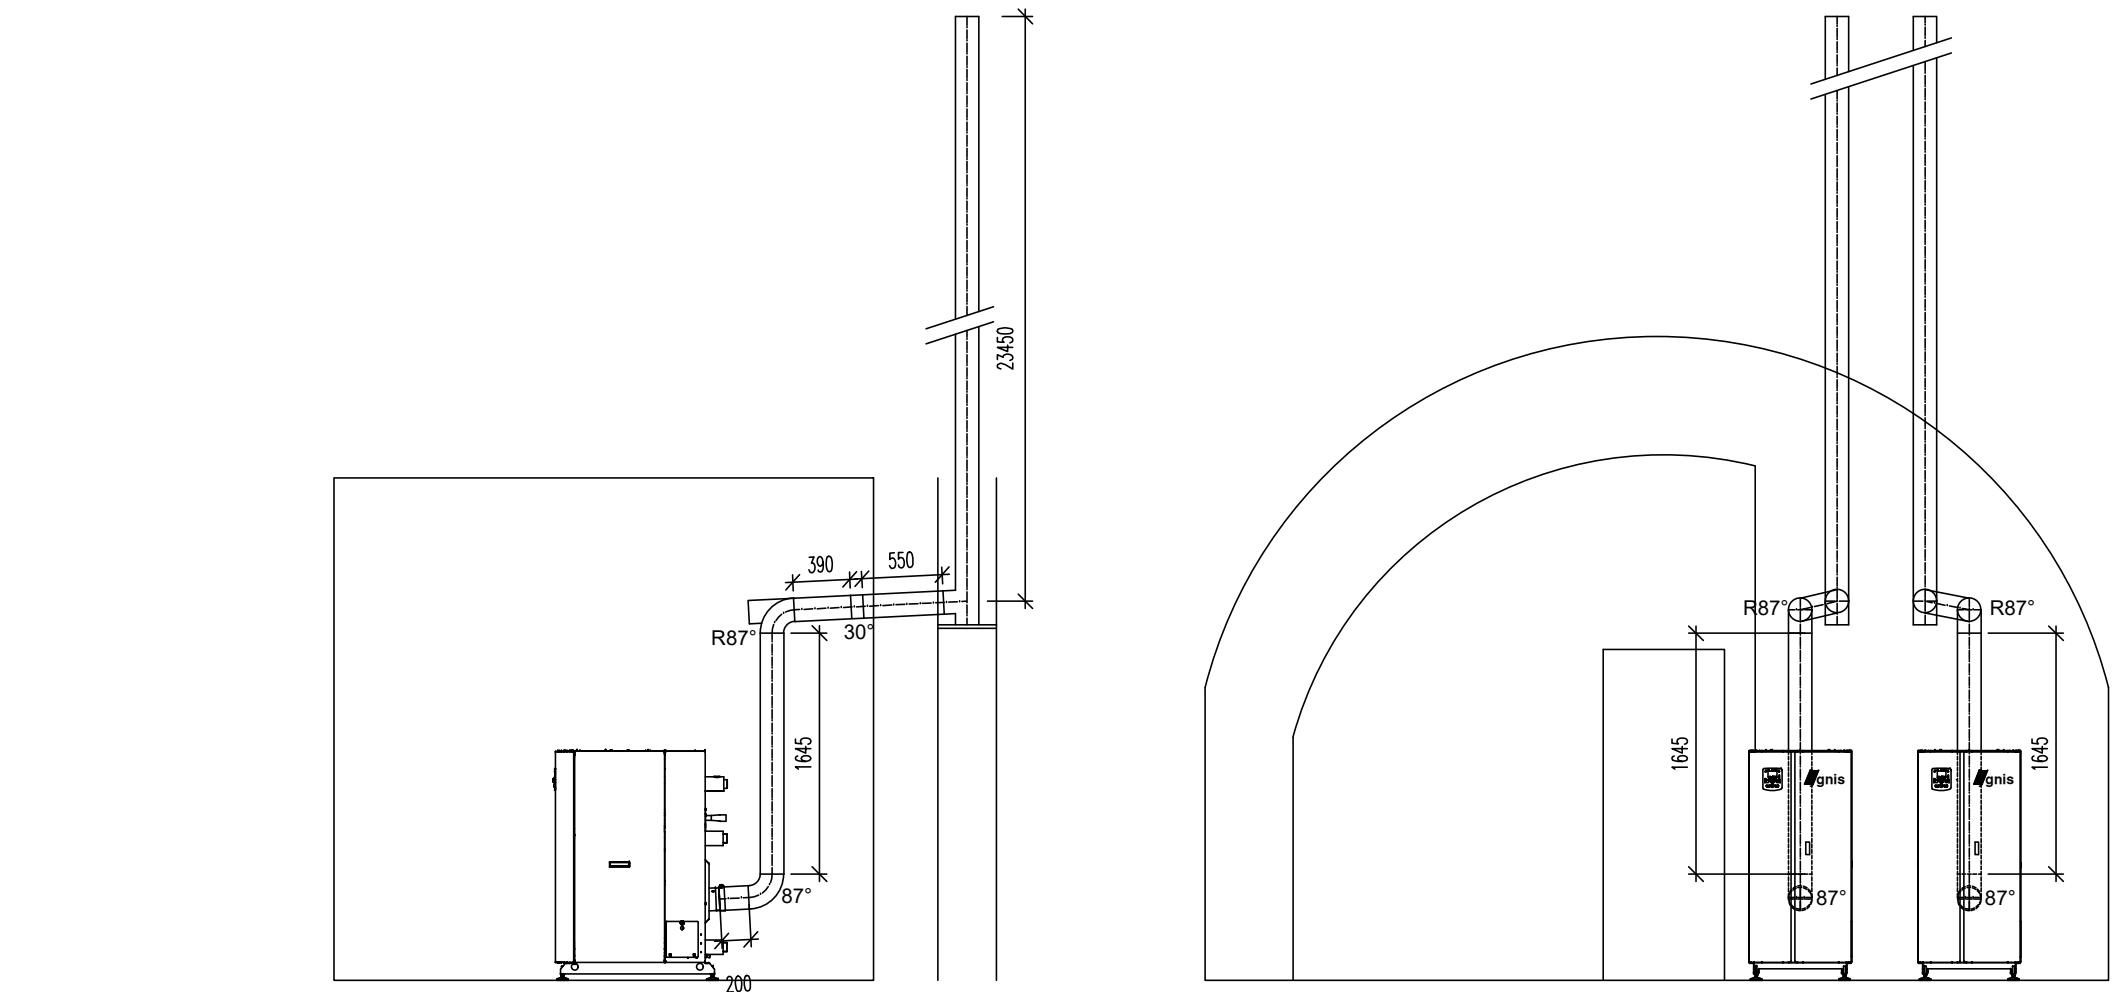


PŮDORYS a SCHÉMA ZAPOJENÍ KOTELNY

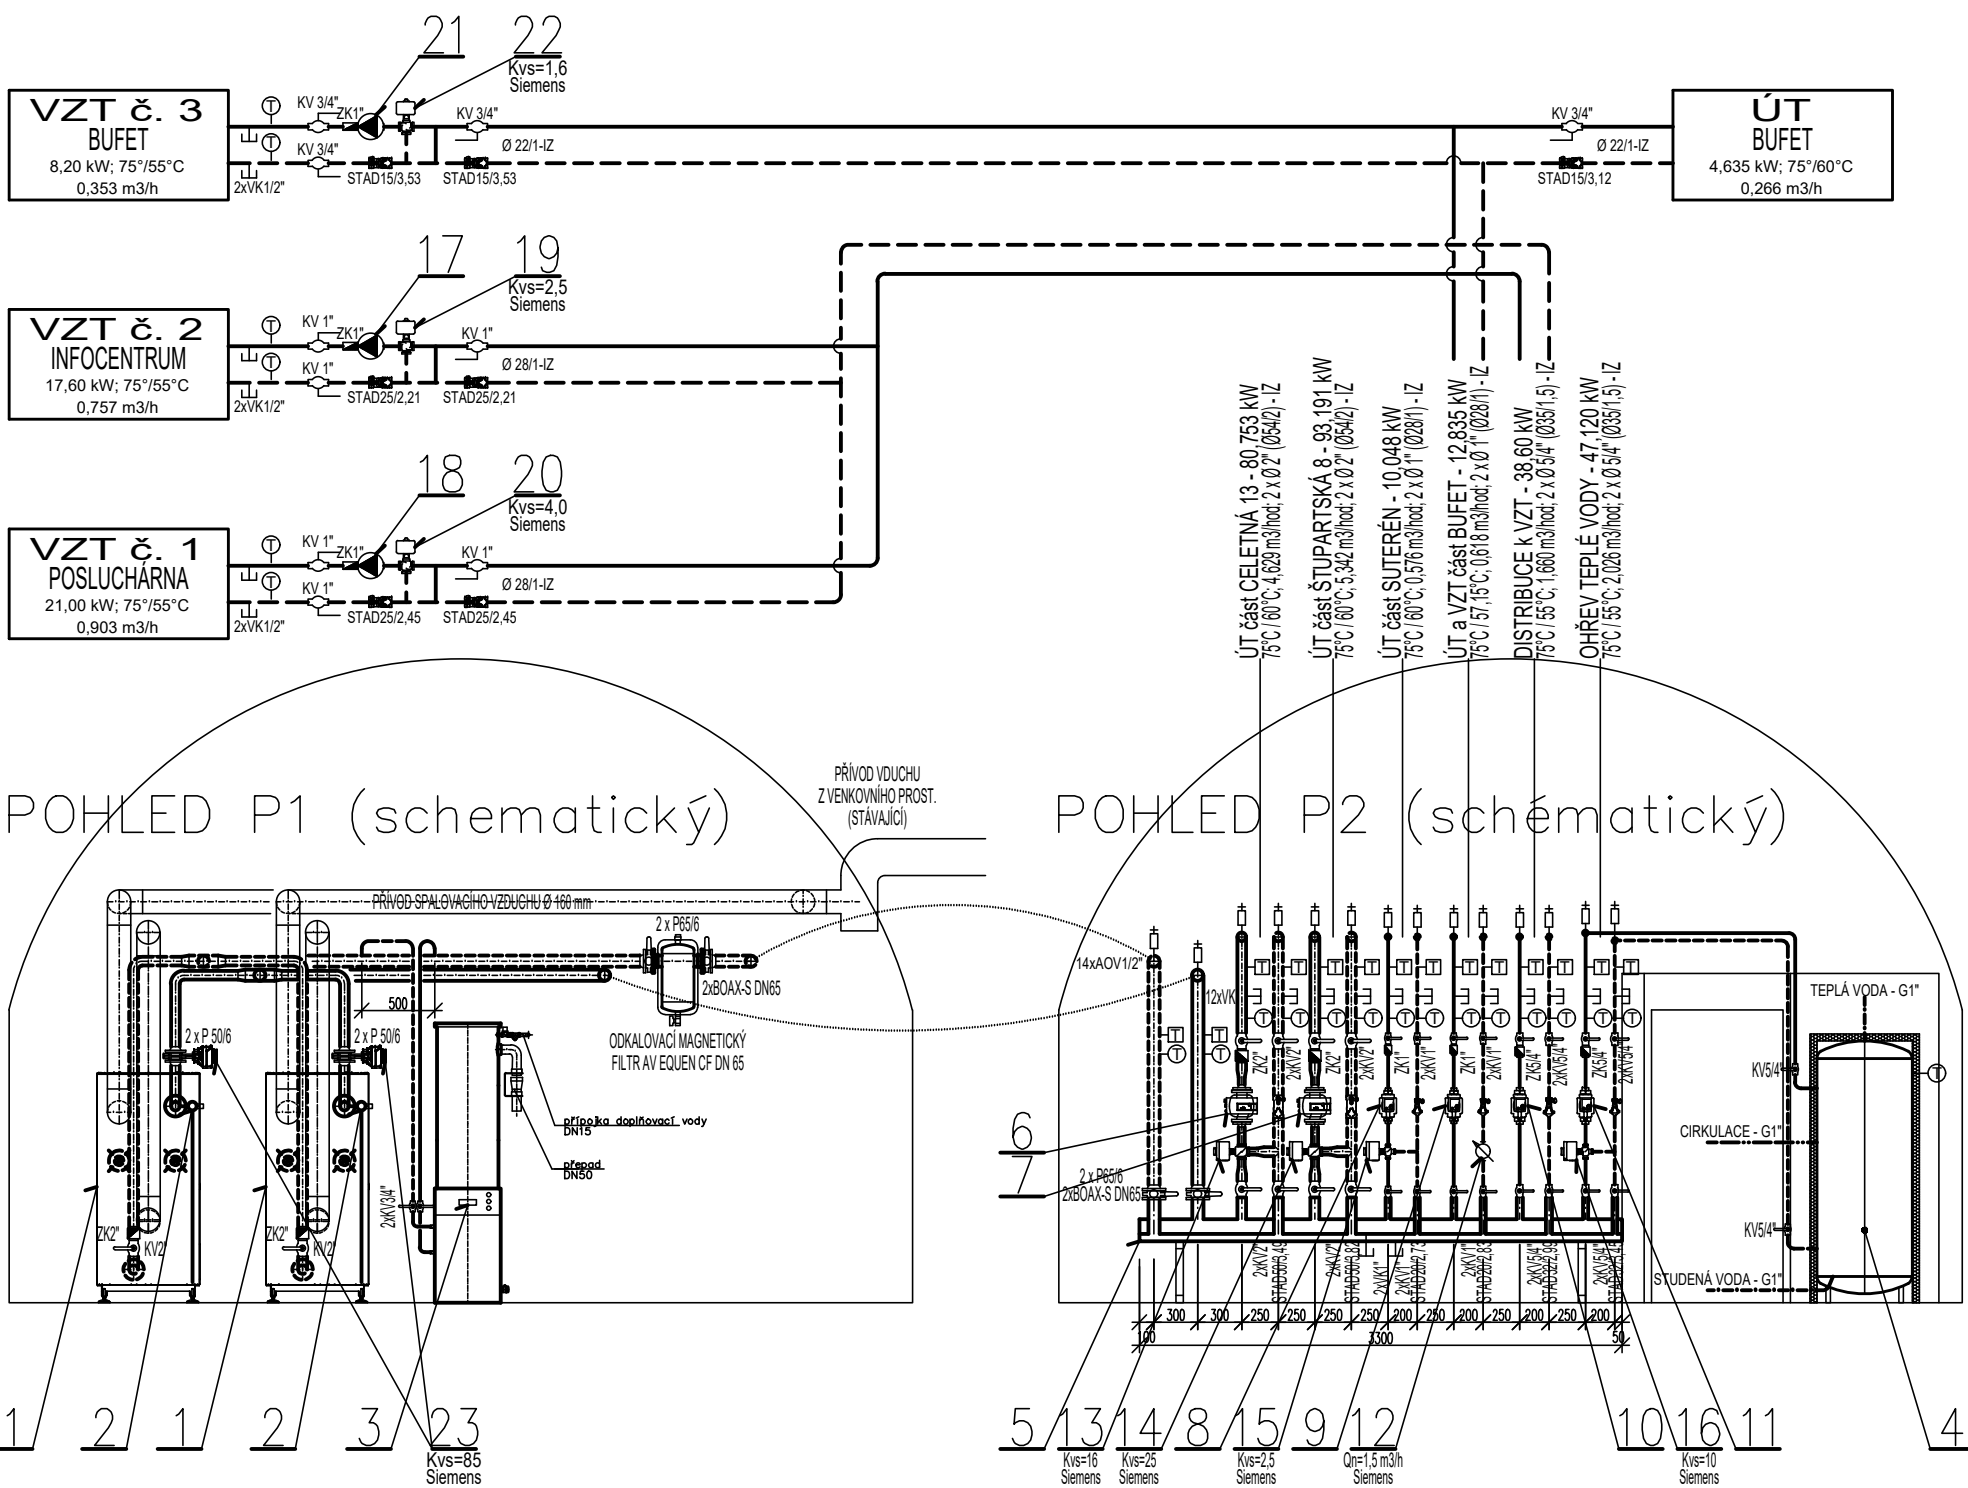

ODKOUŘENÍ – POHLED P3

ODKOUŘENÍ – POHLED P4

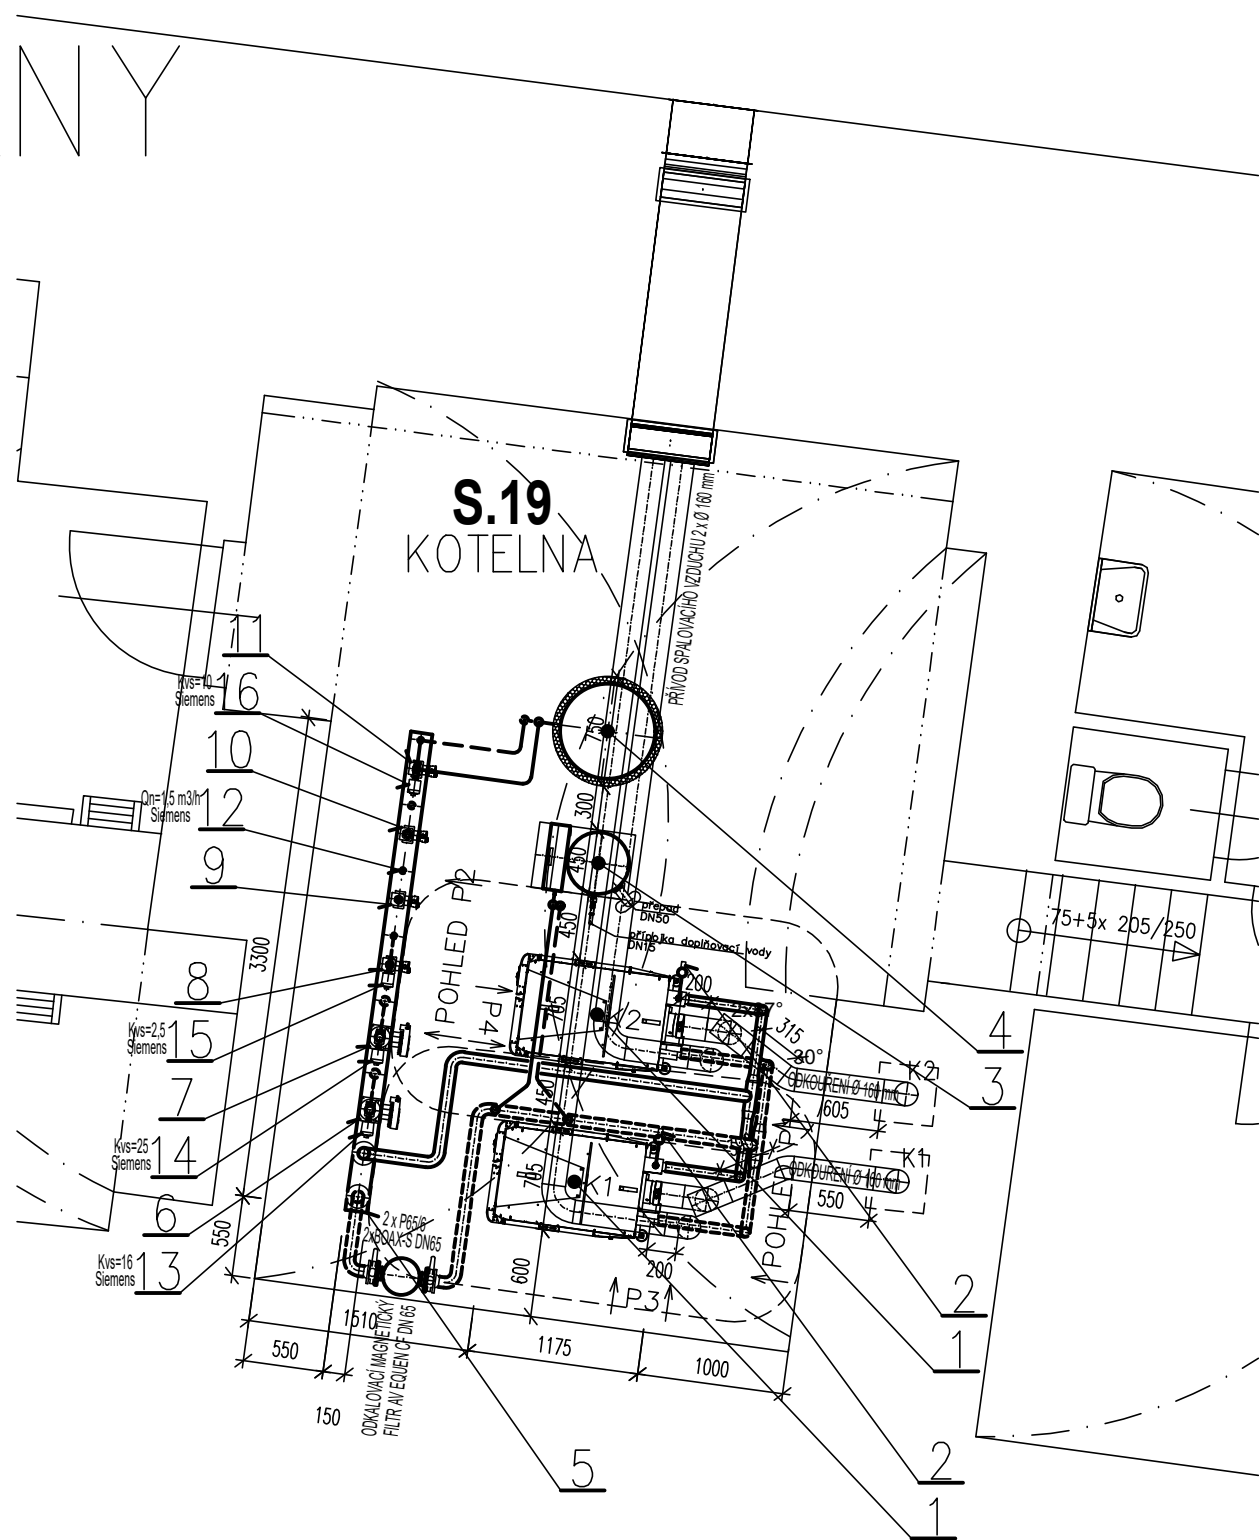

REVIZE Č.:	OBSAH :	DATUM :

TENTO VÝKRES JE DLE AUTORSKÉHO ZÁKONA MAJETKEM PROJEKTOVÉHO ATELIERU, JEHO KOPIROVÁNÍ A ROZŠÍŘOVÁNÍ JE MOŽNO POUZE SE SOUHLASEM AUTORA

MÍSTO STAVBY:	CELETNÁ 597/13, 116 36 PRAHA 1		
OBJEDNATEL:	KARLOVA UNIVERZITA V PRAZE, OVOCNÝ TRH 3–5, 116 36, PRAHA 1		
ZÁSTUPCE INVESTORA:	KARLOVA UNIVERZITA V PRAZE, OVOCNÝ TRH 3–5, 116 36, PRAHA 1		
PROJEKTANT:			
 PROJEKTOVÝ ATELIER PRO ARCHITEKTURU A POZEMNÍ STAVBY, s.r.o. BĚLEHRADSKÁ 199/70, 120 00, PRAHA 2, IČO : 45308616 TEL.: 224 255 555, 222 512 997 EMAIL: ATELIERTS@ATELIERTS.CZ			
AUTORSKÝ KOLEKTIV:	Ing.arch. T. ŠANTAVÝ, Ing.arch. S.HLADNÍK		
ODPOV.PROJEKTANT:	ZPRACOVATEL ČÁSTI:	KRESLIL:	KONTROLOVAL:
Ing.arch. T.ŠANTAVÝ	Ing. Libor MARTÍNEK	Ing. Libor MARTÍNEK	Ing.arch. T.ŠANTAVÝ
Č.ZAK.: 8912 085 14 02	NÁZEV DÍLA: UK - SBZ KOMPLETNÍ REKONSTRUKCE CELETNÁ 13		Č.PARE:
DATUM: 5/2016			
POČET A4: 4 A4			
NÁZEV*.DWG: ÚT_kotelna			
MĚŘÍTKO: 1:50	ČÁST: D.1.4.3. ZAŘÍZENÍ PRO VYTÁPĚNÍ BUDOV		Č.PŘÍLOHY: 008
STUPEŇ: PROVÁDĚNÍ STAVBY	NÁZEV PŘÍLOHY: PŮDORYS, ŘEZY A SCHÉMA ZAPOJENÍ KOTELNY		
PROFESE: ZAŘÍZENÍ PRO VYTÁPĚNÍ BUDOV			