

PŮDORYS 2.NP-7.NP - NOVÝ STAV

LEGENDA:

PRÍSTROJ SPÍNAČE JEDNOPÓLOVÉHO
+ KRYT JEDNODUCHÝ, ZAPUŠTĚNÝ
+ RAMEČEK, 10A/250V, IP 20

PRÍSTROJ OVLADAČE ZAPÍNAČÍHO
+ KRYT JEDNODUCHÝ, ZAPUŠTĚNÝ
+ RAMEČEK, 10A/250V, IP 20

PRÍSTROJ OVLADAČE ZAPÍNAČÍHO
+ KRYT JEDNODUCHÝ
+ RAMEČEK, 10A/250V, IP 44
ZAPUŠTĚNÁ VE VYŠŠÍM KRYTÍ

DIGESTOŘ, 230V
DODÁVKA VZT

ZÁSUVKA JEDNONÁSOBNÁ
ZAPUŠTĚNÝ, 16A/250V, IP 20

ZÁSUVKA JEDNONÁSOBNÁ
ZAPUŠTĚNÁ VE VYŠŠÍM KRYTÍ
16A/250V, IP 44

MULTIFUKČNÍ ČASOVÉ RELÉ
DO KRABICE POD VYPÍNAČ
16A/250V, IP 20

ELEKTRICKÝ PISUÁR
DODÁVKA ZTI


VZDUCHOTECHNICKÁ JEDNOTA
PROVĚTRÁVÁNÍ WC A KOUPELEN
DODÁVKA VZT

ELEKTRICKÁ STOUPAČKA
NAPOJENÍ NOVÝCH ROZVADĚČŮ R-WC

SILNOPROUDÉ ROZVADĚČE
ROZVADĚČ R-WC (sociální zázemí)

ZÁSUVKA JEDNONÁSOBNÁ
PRO MIKROVLNNOU TROUBU

ZÁSUVKA JEDNONÁSOBNÁ
PRO LEDNÍČKU

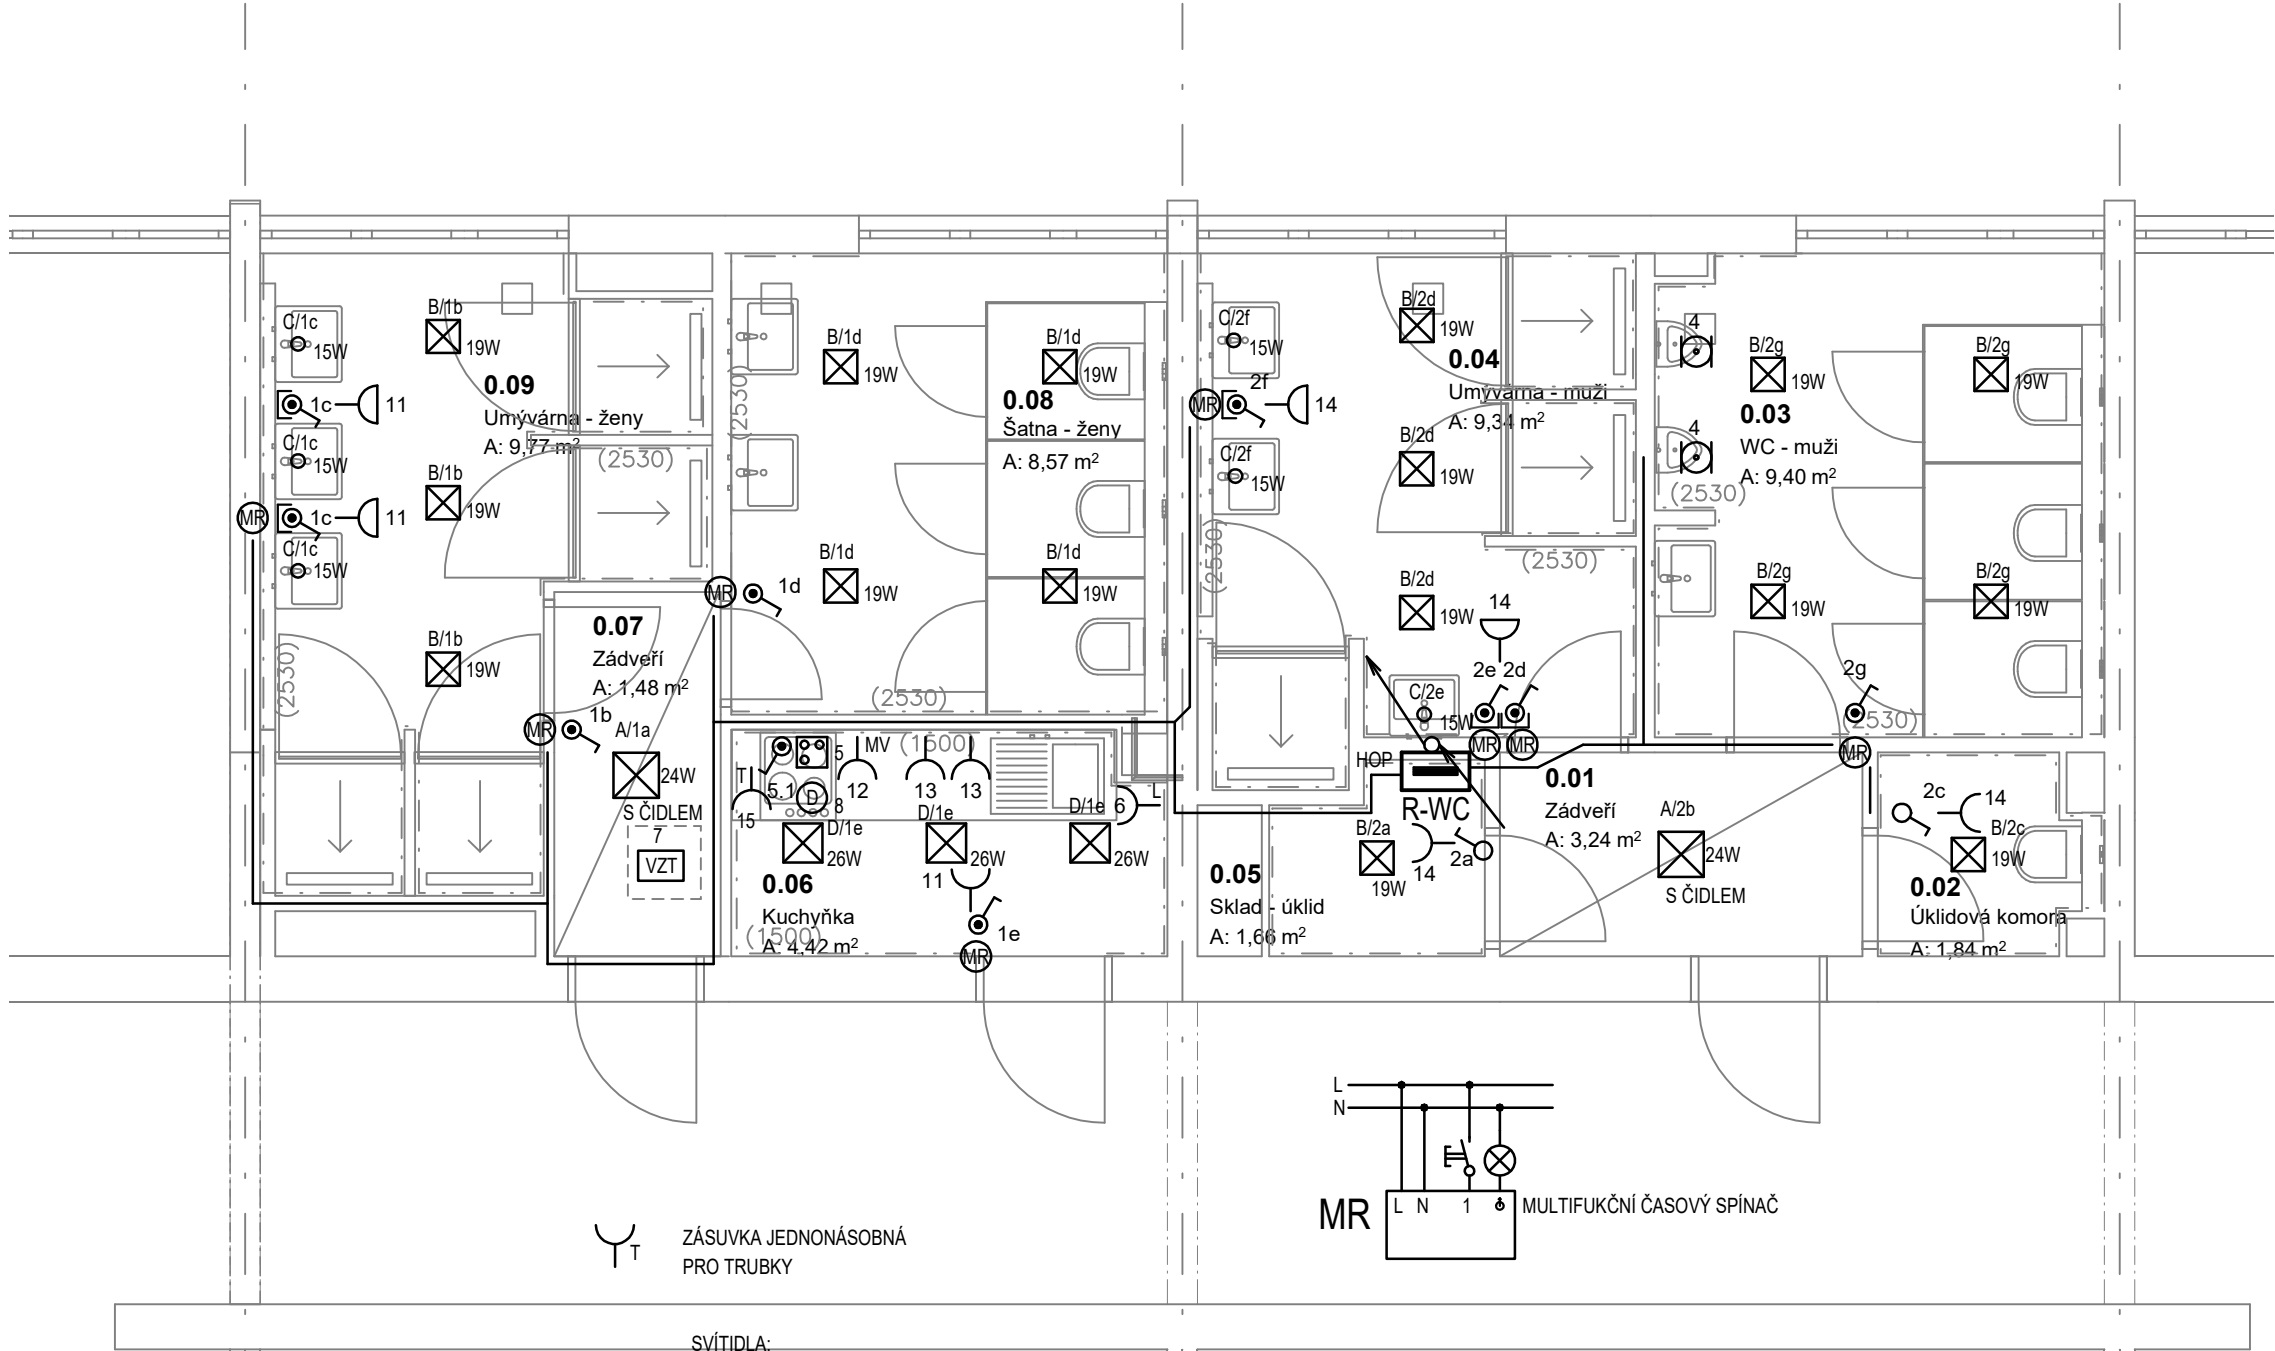

SVÍTIDLA:
PŘESNÉ TYPY SCHVÁLÍ INVESTOR A ARCHITEKT
JEŠTĚ PŘED OBJEDNÁNÍM

A/**
24W LED SVÍTIDLO PŘISAZENÉ IP20
ČTVERCOVÉ, 24W, 2160lm, Ra80, 4000K
S ČIDLEM + POHYBOVÉ ČIDLO

B/**
19W LED SVÍTIDLO PŘISAZENÉ min. IP44
ČTVERCOVÉ, 19W, 2000lm, Ra80, 4000K
ROZMĚRY cca 200x200mm

C/**
15W LED SVÍTIDLO PŘISAZENÉ min. IP44
BODOVÉ SVÍTIDLO, 15W, 1500lm, Ra80, 4000K
ROZMĚRY cca 110x PR.90mm

D/**
26W LED SVÍTIDLO PŘISAZENÉ min. IP44
ČTVERCOVÉ, 24W, 2730lm, Ra80, 4000K
ROZMĚRY cca 260x 260mm

SADA PRO NOUZOVOU SIGNALIZACE
PROPOJENÍ MEZI TRANSFORMÁTOREM A TLAČÍTKY
- KABELEM CYKY-J 5x1,5mm2

3
TRANSFORMÁTOR + KONTROLNÍ MODUL
PRO INVALIDNÍ OSOBY
TRANSFORMÁTOR
KONTROLNÍ MODUL
- BZUČÁK + BLIKAJÍCÍ SIGNÁLNÍ SVĚTLO

3.1
RESETOVACÍ TLAČÍTKO
PRO INVALIDNÍ OSOBY

3.2
SIGNÁLNÍ TLAČÍTKO SE ŠNÚROU
PRO INVALIDNÍ OSOBY

ROZVODY OSVĚTLENÍ NA STROPĚ BUDOU VEDENY PLOCHÝMI KABELY

ELEKTRICKÁ SÍŤ: 3+PEN stř.50Hz,400V/TN-C
3+NPE stř.50Hz,400V/TN-S

OCHRANA PŘED NDN: ZÁKLADNÍ: AUTOMATICKÝM ODPOJENÍM OD ZDROJE
DOPLŇKOVÁ: POSPOJOVÁNÍM, PROUD. CHRÁNIČI

Číslo zakázky 36/2023

Výškový systém místní ±0 = dle projektu

Hlavní projektant :	Ing.arch. Stanislav Novotný	Č. PARÉ
Navrhl a vypracoval :	Ing. Pavel Šandera, Kamil Hejzman	
Investor :	UNIVERZITA KARLOVA, Koleje a Menzy Zvoníčková 1927/25, Praha 6, 162 08	
Stupeň dokumentace :	DPS	
Akce : UK Kam - Reko sdílených sociálek a kuchyní na 3 blocích, kolej Na Kotli, HK [k.ú. Hradec Králové 646873]		Formát: 2x A4
		Měřítko: 1:50
		Datum:09/2023
Obsah :PŮDORYS 2.NP-7.NP - ELEKTROINSTALACE	Část dok.:	Č. výkresu: D.1.4.1.03

Tabulka místností 1.PP nový stav		
Čísl...	Název místnosti	Plocha (m2)
0.01	Zádveří	3,24
0.02	Úklidová komora	1,84
0.03	WC - muži	9,33
0.04	Umývárna - muži	9,34
0.05	Skład - úklid	1,61
0.06	Kuchyňka	4,23
0.07	Zádveří	1,48
0.08	Šatna - ženy	8,52
0.09	Umývárna - ženy	10,75
		50,34 m²