


# PŮDORYS 1.-5.NP-VNITŘNÍ KANALIZACE

M 1:50

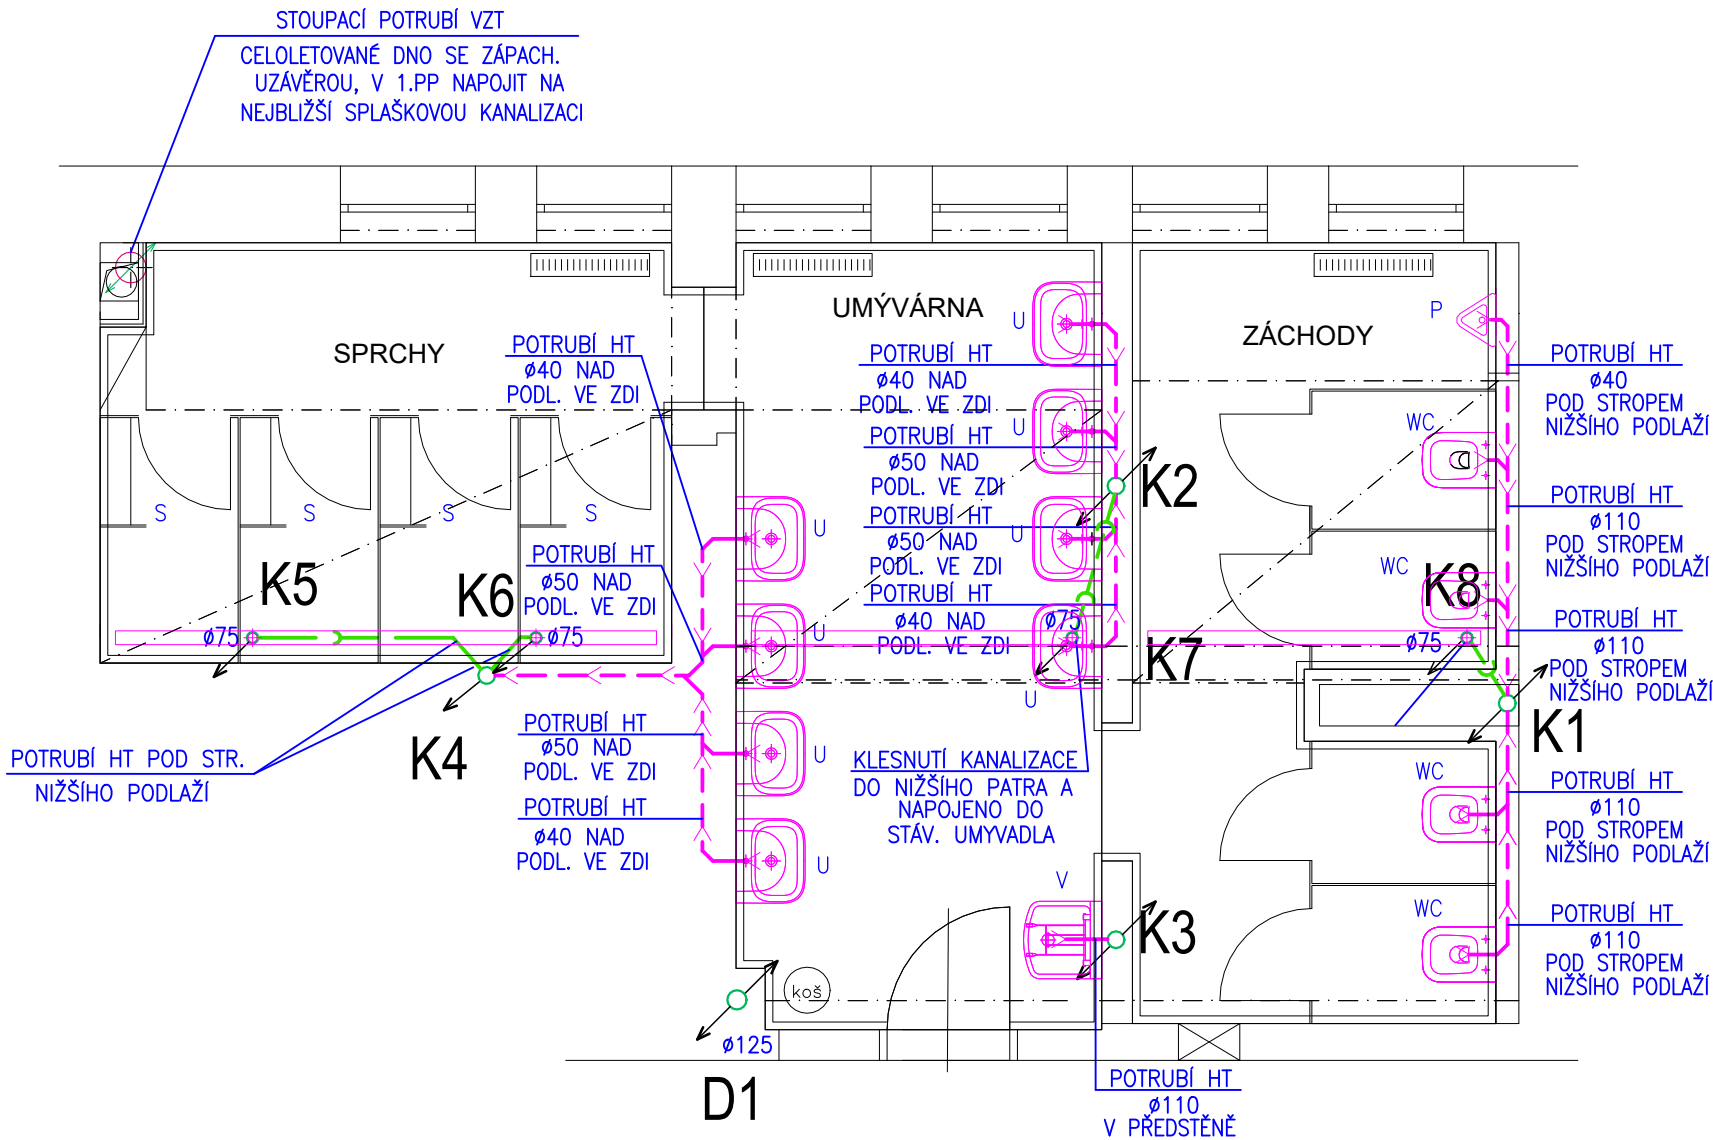

## LEGENDA:

- VNITŘNÍ SPLAŠKOVÁ KANALIZACE: PŘIPOJOVACÍ, ODPADNÍ POTRUBÍ HT-V PŘEDSTĚNĚ
- VNITŘNÍ SPLAŠKOVÁ KANALIZACE:-HT POD STROPEM NIŽŠÍHO PODLAŽÍ
- K1-K8 STOUPACÍ POTRUBÍ KANALIZACE VYVEDENO NAD STŘECHU OBJEKTU A UKONČENO STŘÍŠKOU
- D1 STOUPACÍ POTRUBÍ DEŠŤOVÉ KANALIZACE VYVEDENO NAD STŘECHU OBJEKTU A UKONČENO STŘÍŠKOU

## LEGENDA ZAŘIZOVACÍCH PŘEDMĚTŮ:

- WC ... KLOZETOVÁ MÍSA
- P ..... PISOÁR
- U ..... UMYVADLO
- V..... VÝLEVKA
- S..... SPRCHA

výškový ani souřadnicový systém nebyl stanoven  
±0,000 je stanovena k podlaže přilehlé chodby

Autor a HIP:	J.Linhart
Investor:	Univerzita Karlova KaM, Zvoníčková 5, 162 08 Praha 6
Místo:	kolej Větrník, budovy C4 a E2, E3, C5, J, Na Větrníku 1929, Praha 6
Projektant	Razítka



archlin s.r.o.  
Puškinovo n. 4, 160 00, Praha 6  
kancelář: archlin s.r.o., Zvoníčková 1926/3, 162 00 Praha 6  
Tel: (+420) 777 644 325, e-mail: linhart@archlin.cz

## UK-KaM - obnova sociálních zařízení a kuchyněk, kolej Na větrníku

DOKUMENTACE PROVEDENÍ STAVBY		Paré:
D.1.4 Technika prostředí staveb		
Část	D.1.4.1. ZTI, vytápění, VZT	
Zodpovědný projektant části: Ing. Michal Havlíček		
Vypracoval :	Radim Bartek	Datum: 10/2023
Příloha PŮDORYS 1.NP-5.NP-VNITŘNÍ KANALIZACE		Počet formátů A4 : 2
BUDOVA E2		Měřítko : 1:50
		Číslo přílohy: D.1.4.1-B4