


# PŮDORYS 1.-5.NP-VYTÁPĚNÍ

M 1:50

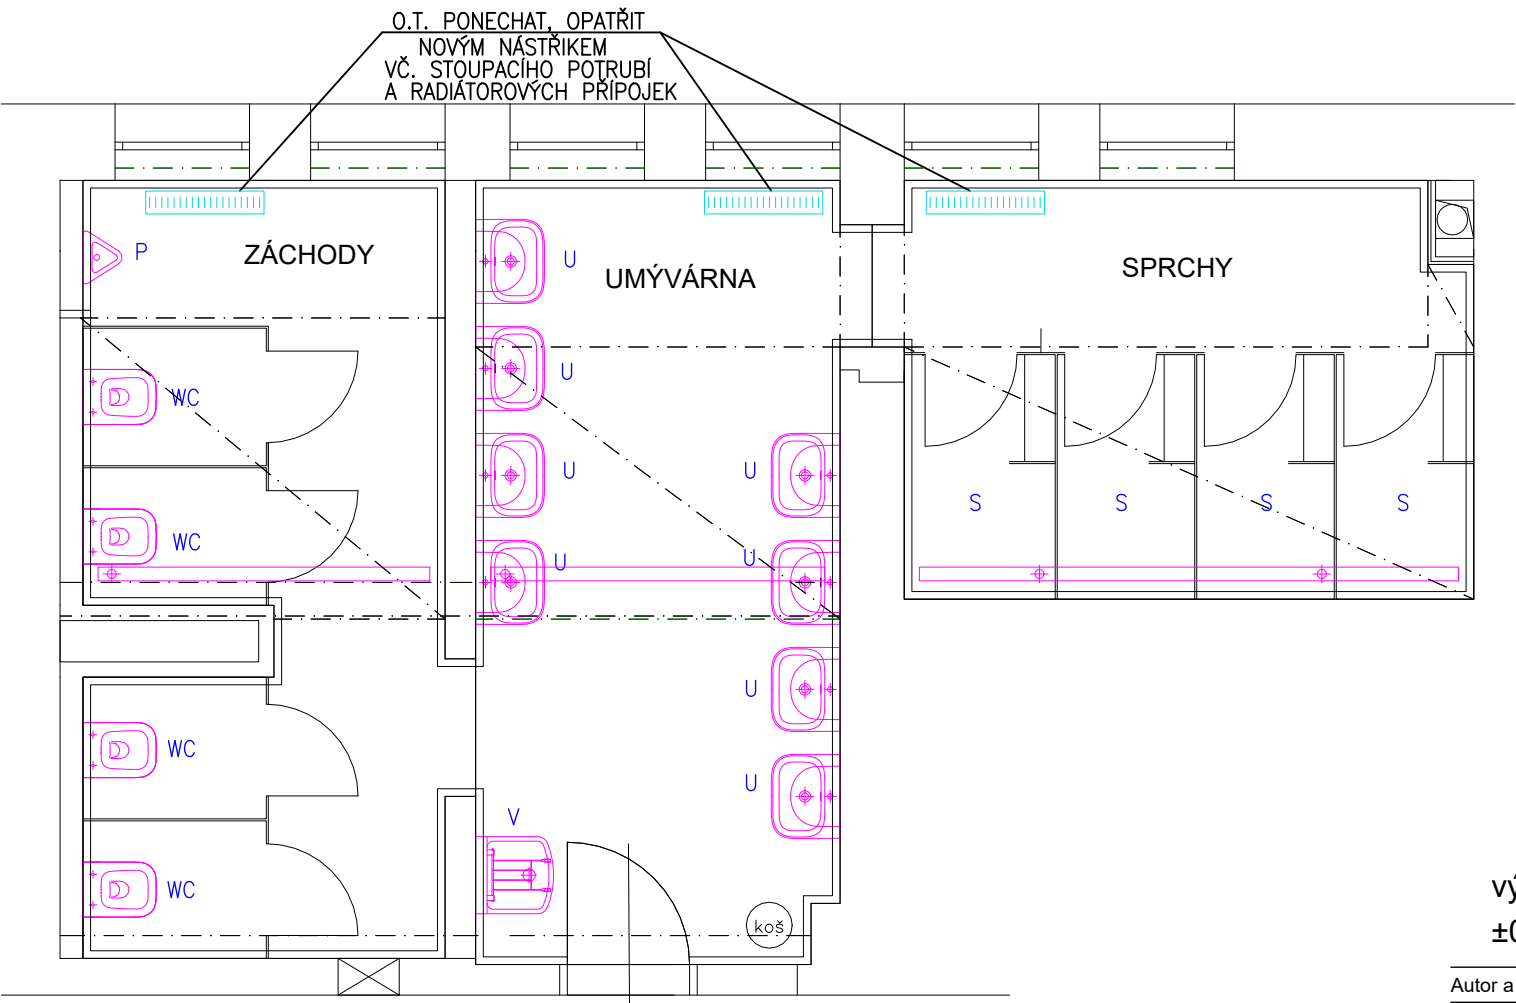

výškový ani souřadnicový systém nebyl stanoven  
±0,000 je stanovena k podlaze přilehlé chodby

Autor a HIP:	J.Linhart
Investor:	Univerzita Karlova KaM, Zvoníčková 5, 162 08 Praha 6
Místo:	kolej Větrník, budovy C4 a E2, E3, C5, J, Na Větrníku 1929, Praha 6

Projektant Razítko



archlin s.r.o.  
Puškinovo n. 4, 160 00, Praha 6  
kancelář: archlin s.r.o., Zvoníčková 1926/3, 162 00 Praha 6  
Tel: (+420) 777 644 325, e-mail: linhart@archlin.cz

## UK-KaM - obnova sociálních zařízení a kuchyněk, kolej Na větrníku

DOKUMENTACE PROVEDENÍ STAVBY Paré:

D.1.4 Technika prostředí staveb  
Část D.1.4.1. ZTI, vytápění, VZT

Zodpovědný projektant části: Ing. Michal Havlíček

Vypracoval : Radim Bartek Datum: 10/2023

Příloha Počet formátů A4 : 2

Měřítko : 1:50

BUDOVA C4 Číslo přílohy: D.1.4.1-B3