



PŮDORYS 1.- 4.NP
II. blok C - ženy

M 1:50

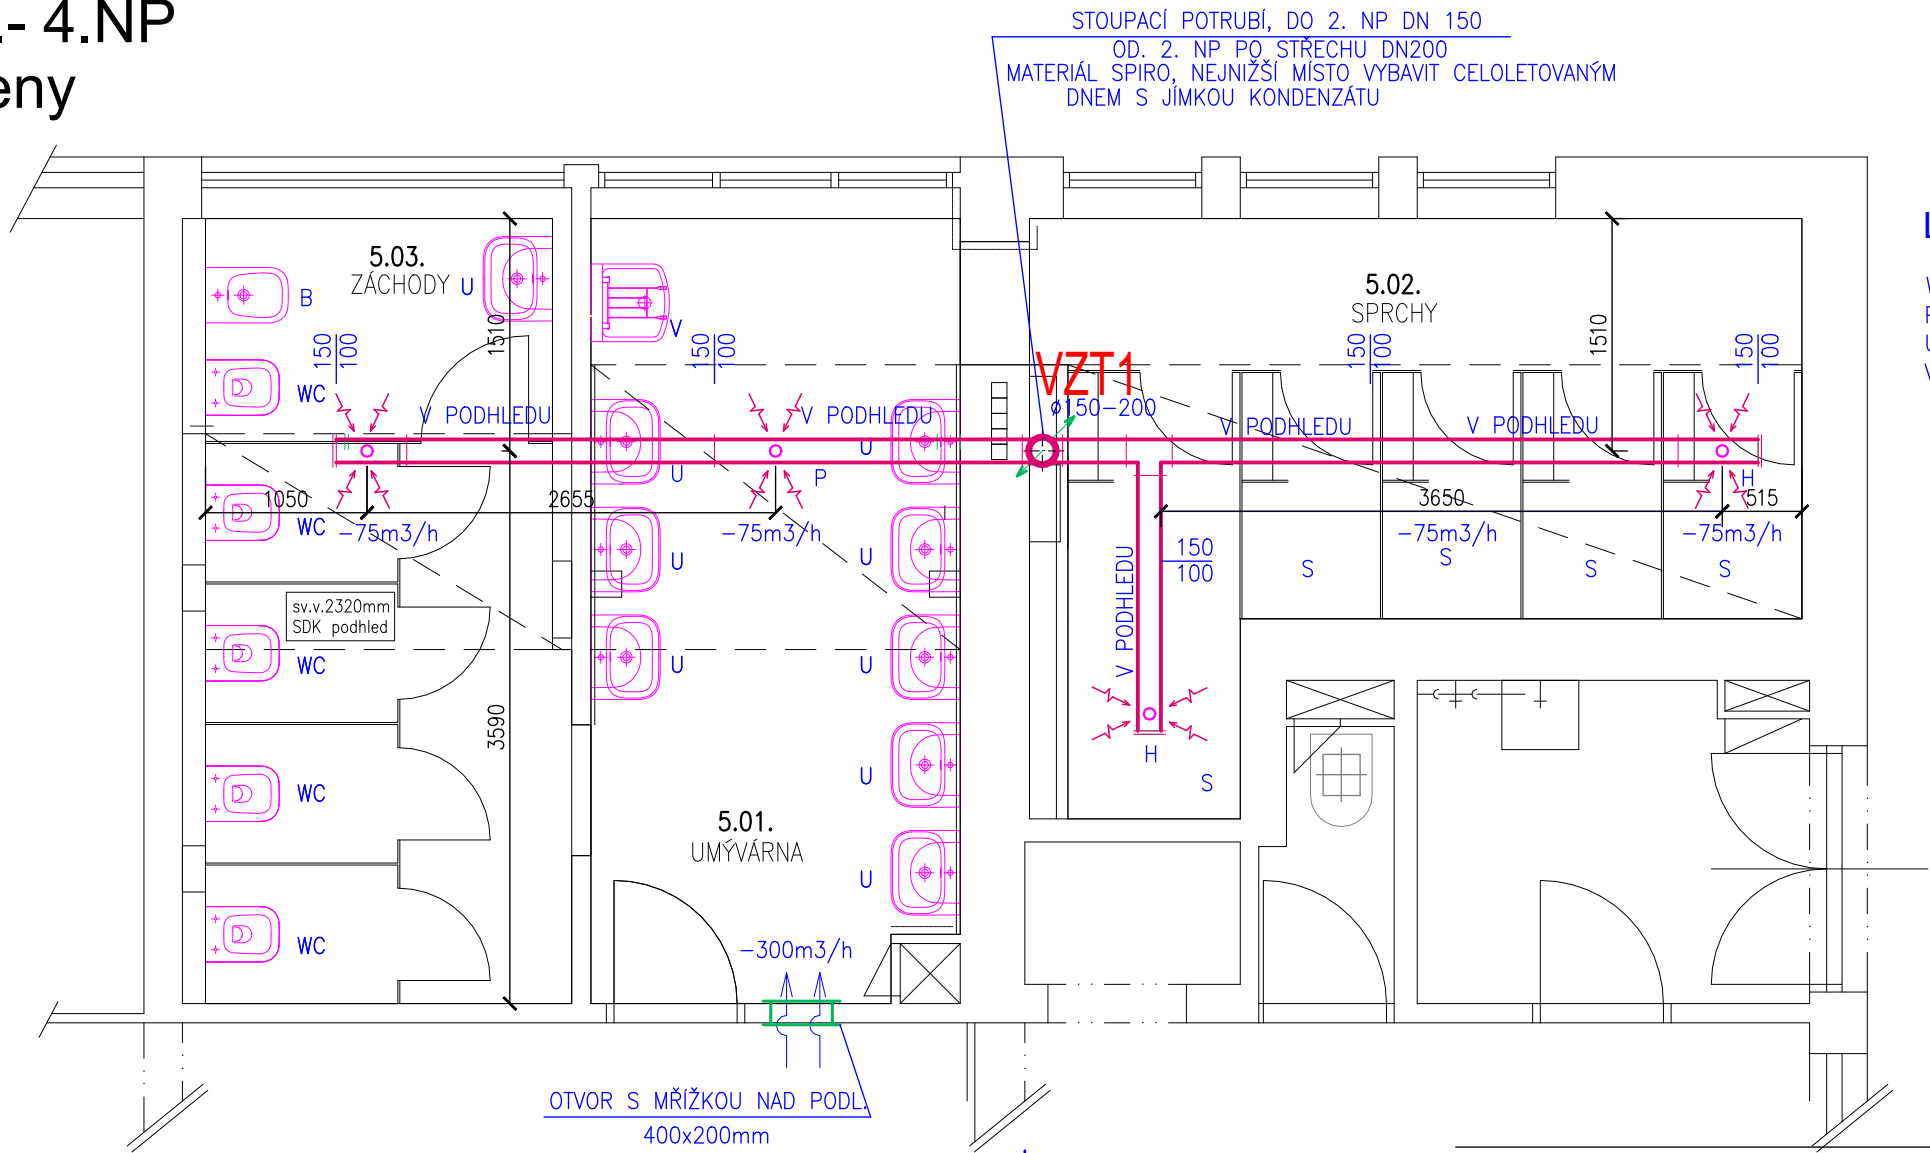

LEGENDA ZAŘIZOVACÍCH PŘEDMĚTŮ:

- WC ... KLOZETOVÁ MÍSA
P PISOÁR
U UMYVADLO
VYVÝLEVK

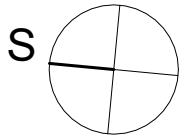

LEGENDA

- ODVODNÍ VENTIL VÍCEPOLOHOVÝ S HYDROSTATEM, SYSTEMAIR AH 15/75
- ODVODNÍ VENTIL 2-st. 230V, SYTEMAIR AE 30/90-230V, OVLÁDANÝ POHYBOVÝM ČIDLEM
- ODVODNÍ POZINK. POTRUBÍ 150/100
- VZT1
Ø150-200
- STOUPACÍ POTRUBÍ NAD STŘECHU OBJEKTU K NÁSTŘEŠNÍMU VENTILÁTORU

Projektant



archlin s.r.o.
Puškinovo n. 4, 160 00, Praha 6
kancelář: archlin s.r.o., Křenova 5, 162 00 Praha 6
Tel: (+420) 777 644 325, e-mail: linhart@archlin.cz

Autor a HIP: J.Linhart
Investor: Univerzita Karlova, Zvoníčková 5, 162 08 Praha 6
Místo: ul. Zvoníčková 5, 162 08 Praha 6

Projektant části MAXXI - THERM s.r.o.
projekční a poradenská činnost
Ocelářská 473/29, 703 00 OSTRAVA 3
tel.: 596 913 265, 736 163 711
IČO: 277 77 685
e-mail: maxxitherm@seznam.cz

Razítko

Rekonstrukce hygienických prostor
koleje Hvězda

DOKUMENTACE PROVEDENÍ STAVBY

Paré:

Část D.1.4 Technika prostředí staveb
D.1.4.1. ZTI, vytápění, VZT

Zodpovědný projektant části: Ing. Michal Havlíček
Vypracoval: Radim Bartek

Datum: 08/2023

Příloha PŮDORYS 1.- 4.NP - VZT
II. blok C - ženy

Počet formátů A4: 2
Měřítko: 1:50
Číslo přílohy: D.1.4.1.12