


PŮDORYS 1.- 4.NP  
II. blok C - ženy  
M 1:50

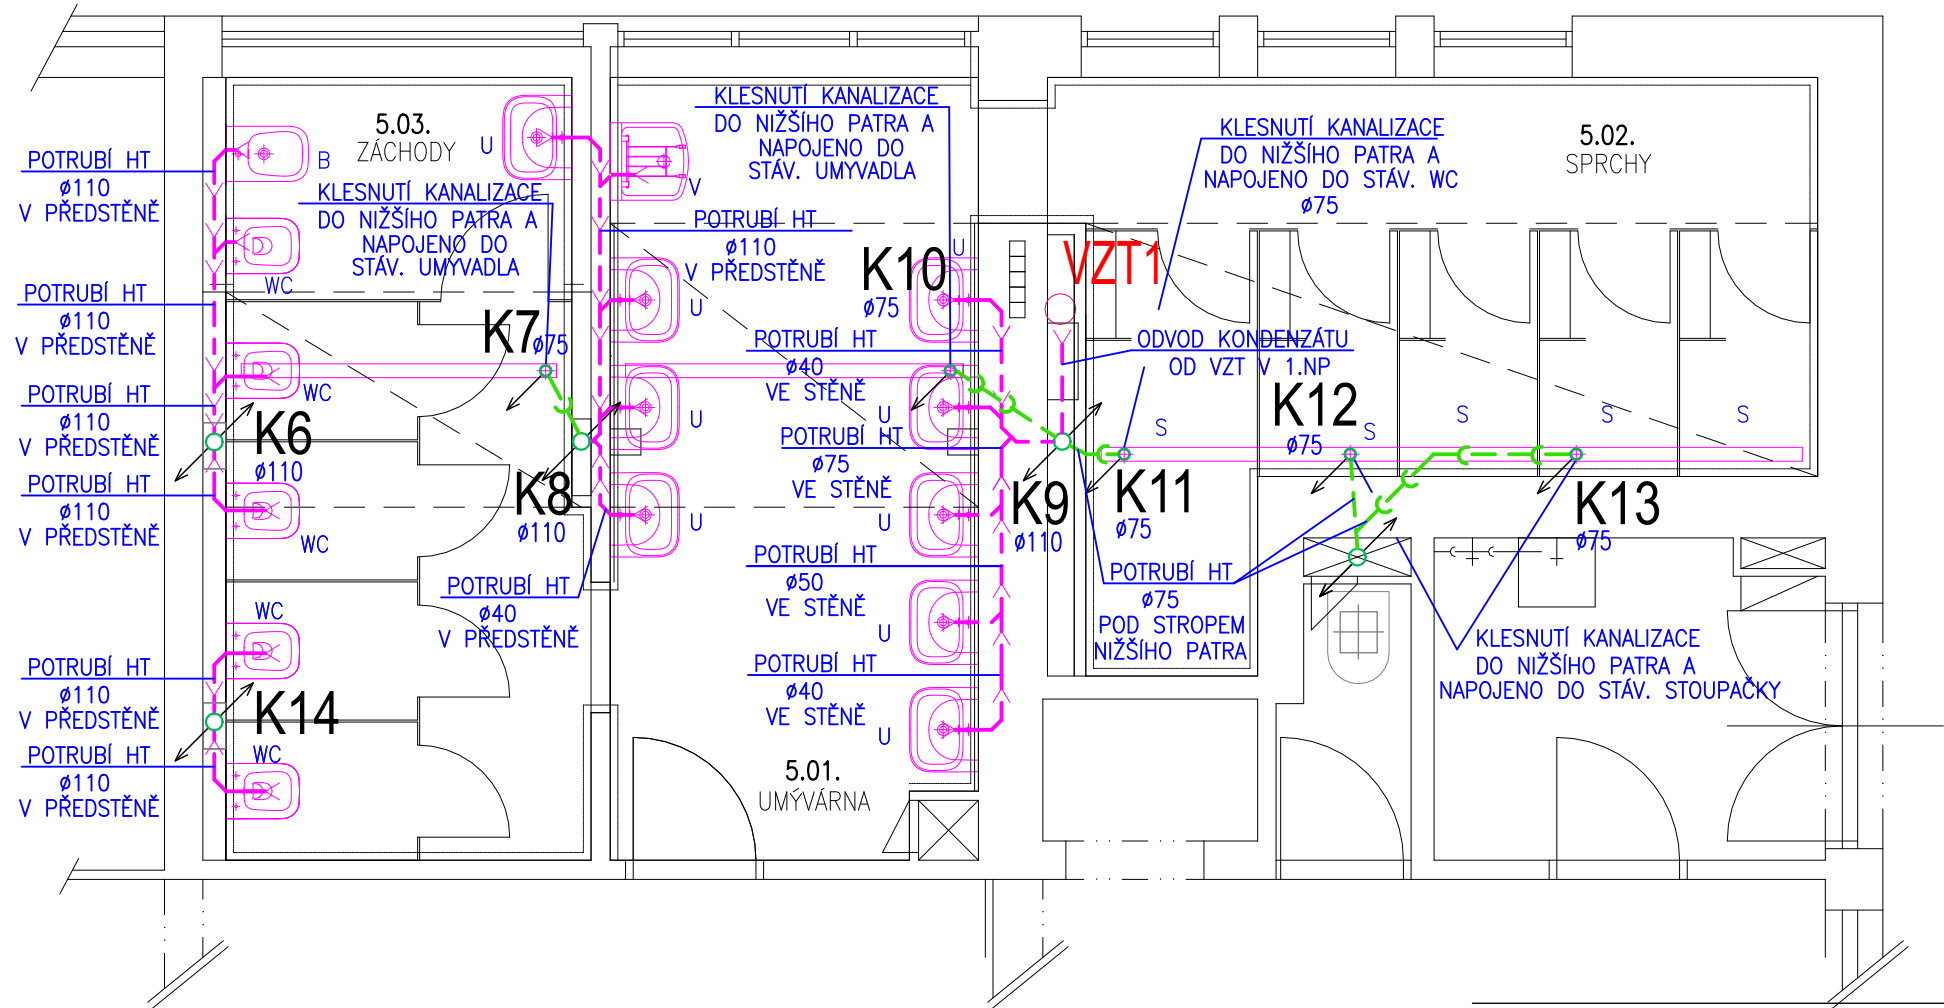

LEGENDA:

- — — — — VNITŘNÍ SPLAŠKOVÁ KANALIZACE:  
PŘIPOJOVACÍ, ODPADNÍ POTRUBÍ HT–V PŘEDSTĚNĚ
- — — — — VNITŘNÍ SPLAŠKOVÁ KANALIZACE:–HT POD STROPEN NIŽŠÍHO PODLAŽÍ

K6-K14 STOUPACÍ POTRUBÍ KANALIZACE  
K6, K8, K9, K14 STOUPACÍ POTRUBÍ KANALIZACE VYVEDENO  
NAD STŘECHU OBJEKTU A UKONČENO  
STŘÍŠKOU

LEGENDA ZAŘIZOVACÍCH PŘEDMĚTŮ:

- WC ... KLOZETOVÁ MÍSA
- P ..... PISOÁR
- U ..... UMYVADLO
- VY .....VÝLEVKA
- B ..... BIDET

Projektant		archlin s.r.o.	
		Puškinovo n. 4, 160 00, Praha 6 kancelář: archlin s.r.o., Křenova 5, 162 00 Praha 6 Tel: (+420) 777 644 325, e-mail: linhart@archlin.cz	
Autor a HIP:		J.Linhart	
Investor:		Univerzita Karlova, Zvoníčková 5, 162 08 Praha 6	
Místo:		ul. Zvoníčková 5, 162 08 Praha 6	
Projektant části		MAXXI - THERM s.r.o. projektční a poradenská činnost Ocelářská 473/29, 703 00 OSTRAVA 3 tel.: 596 913 265, 736 163 711 IČO: 277 77 685 e-mail: maxxitherm@seznam.cz	Razítko
Rekonstrukce hygienických prostor koleje Hvězda			
DOKUMENTACE PROVEDENÍ STAVBY			Paré:
Část	D.1.4 Technika prostředí staveb D.1.4.1. ZTI, vytápění, VZT		
Zodpovědný projektant části:	Ing. Michal Havlíček		
Vypracoval :	Radim Bartek	Datum:	08/2023
Příloha	PŮDORYS 1.- 4.NP - ZTI - kanalizace		Počet formátů A4 : 2
II. blok C - ženy			Měřítko : 1:50
			Číslo přílohy: D.1.4.1.10