


PŮDORYS 1.- 4.NP
II. blok E - muži
M 1:50

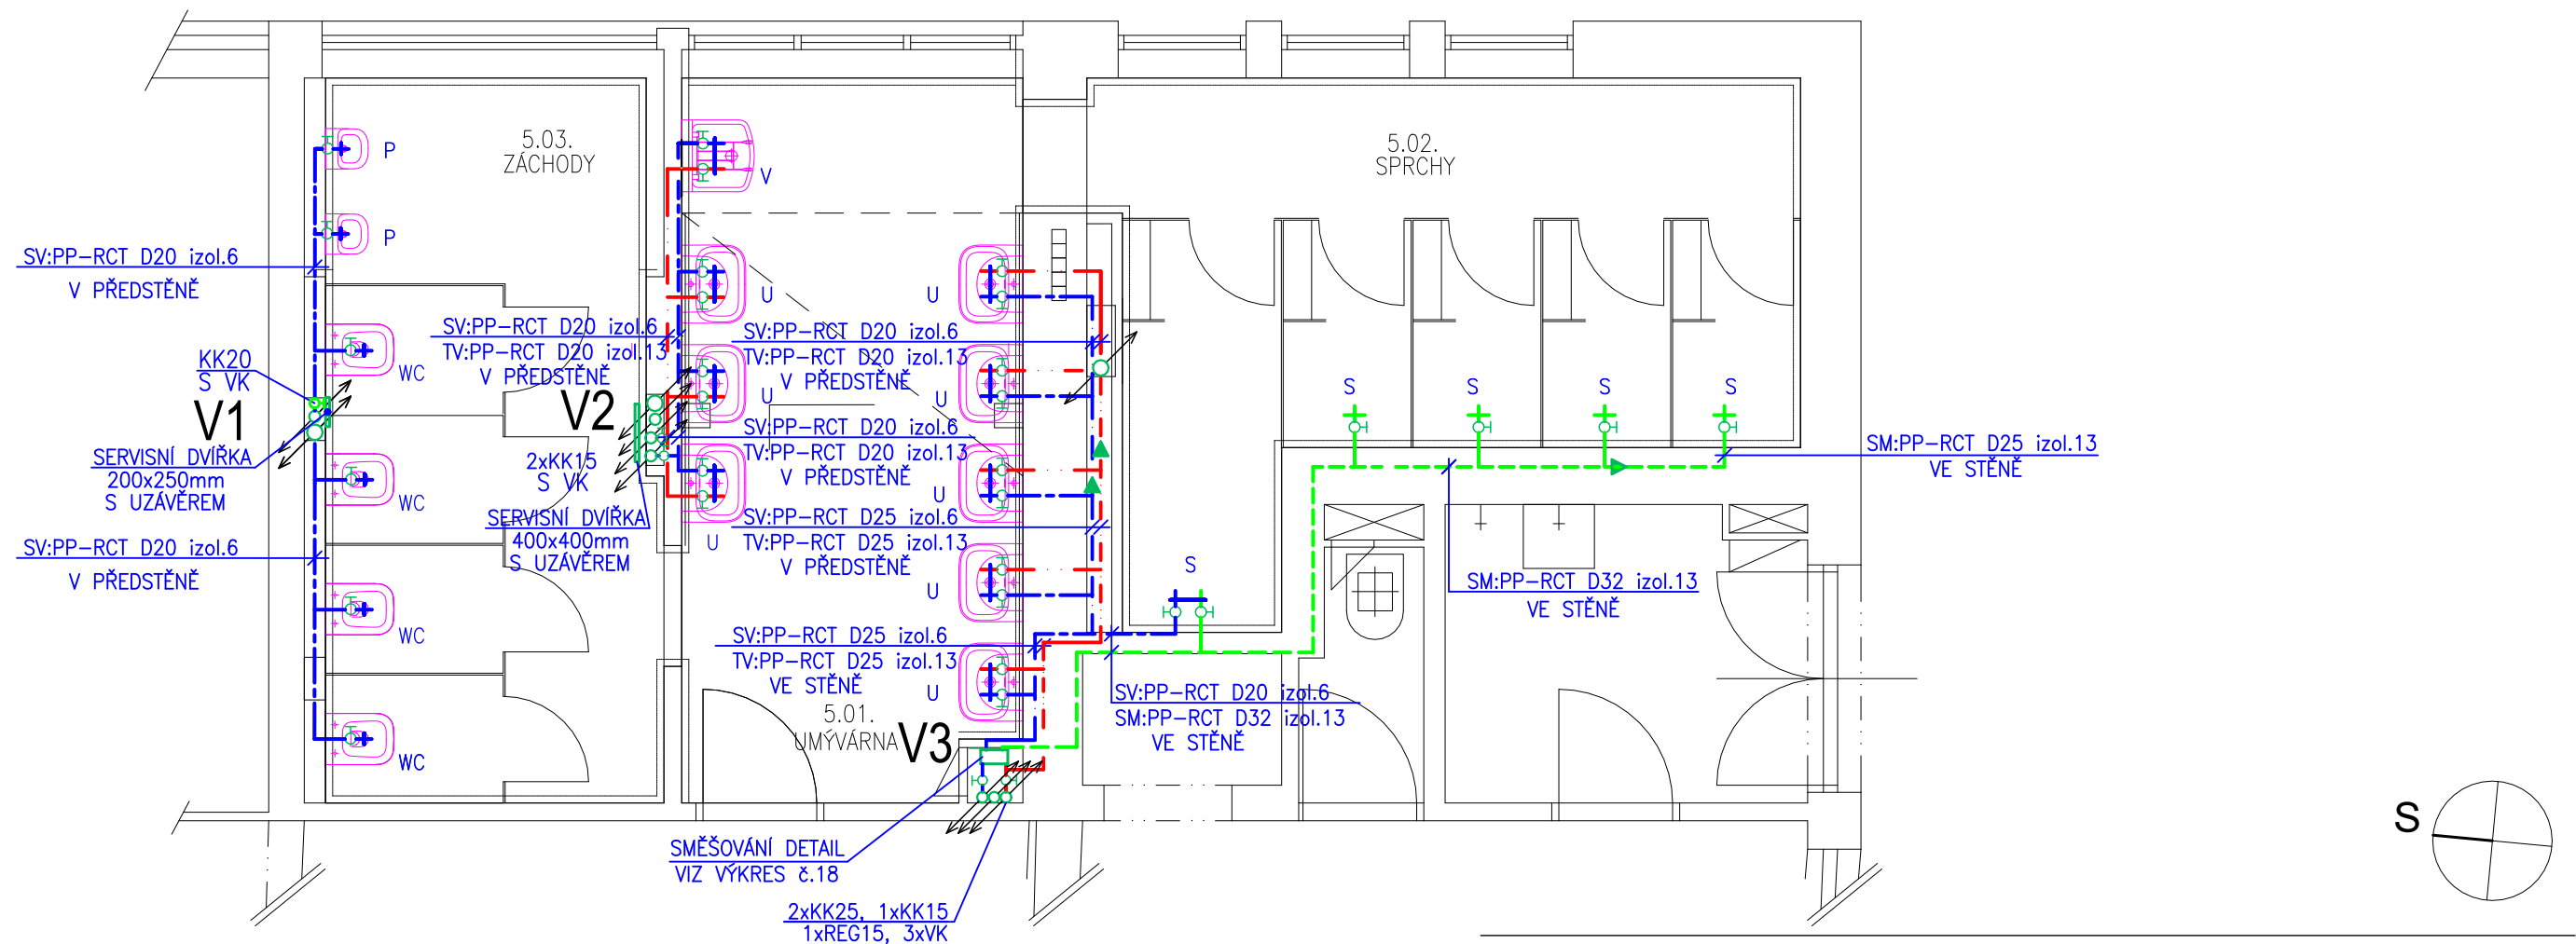

LEGENDA:

- POTRUBÍ VODOVODU-STUDENÁ VODA- PP-RCT IZOL.
- POTRUBÍ VODOVODU-TEPLÁ VODA- PP-RCT IZOL.
- SMÍŠENÁ VODA-PP-RCT

V1-V3

STOUPACÍ POTRUBÍ, TV, SV, Cirk

LEGENDA ZAŘÍZOVACÍCH PŘEDMĚTŮ:

- WC ... KLOZETOVÁ MÍSA
- P PISOÁR
- U UMÝVADLO
- VYVÝLEVKA

Projektant



archlin s.r.o.

Puškinovo n. 4, 160 00, Praha 6
kancelář: archlin s.r.o., Křenova 5, 162 00 Praha 6
Tel: (+420) 777 644 325, e-mail: linhart@archlin.cz

Autor a HIP:

J.Linhart

Investor:

Univerzita Karlova, Zvoníčková 5, 162 08 Praha 6

Místo:

ul. Zvoníčková 5, 162 08 Praha 6

Projektant části

MAXXI - THERM s.r.o.

Razítko

projekční a poradenská činnost
Ocelářská 473/29, 703 00 OSTRAVA 3
tel.: 596 913 265, 736 163 711
IČO: 277 77 685
e-mail: maxxitherm@seznam.cz

Rekonstrukce hygienických prostor
koleje Hvězda

DOKUMENTACE PROVEDENÍ STAVBY

Paré:

Část

D.1.4 Technika prostředí staveb

D.1.4.1. ZTI, vytápění, VZT

Zodpovědný projektant části:

Ing. Michal Havlíček

Vypracoval :

Radim Bartek

Datum: 08/2023

Příloha

PŮDORYS 1.- 4.NP - ZTI - voda

II. blok E - muži

Počet formátů A4 : 2

Měřítko : 1:50

Číslo přílohy: D.1.4.1.13