


PŮDORYS 5.NP
II. blok C - ženy
M 1:50

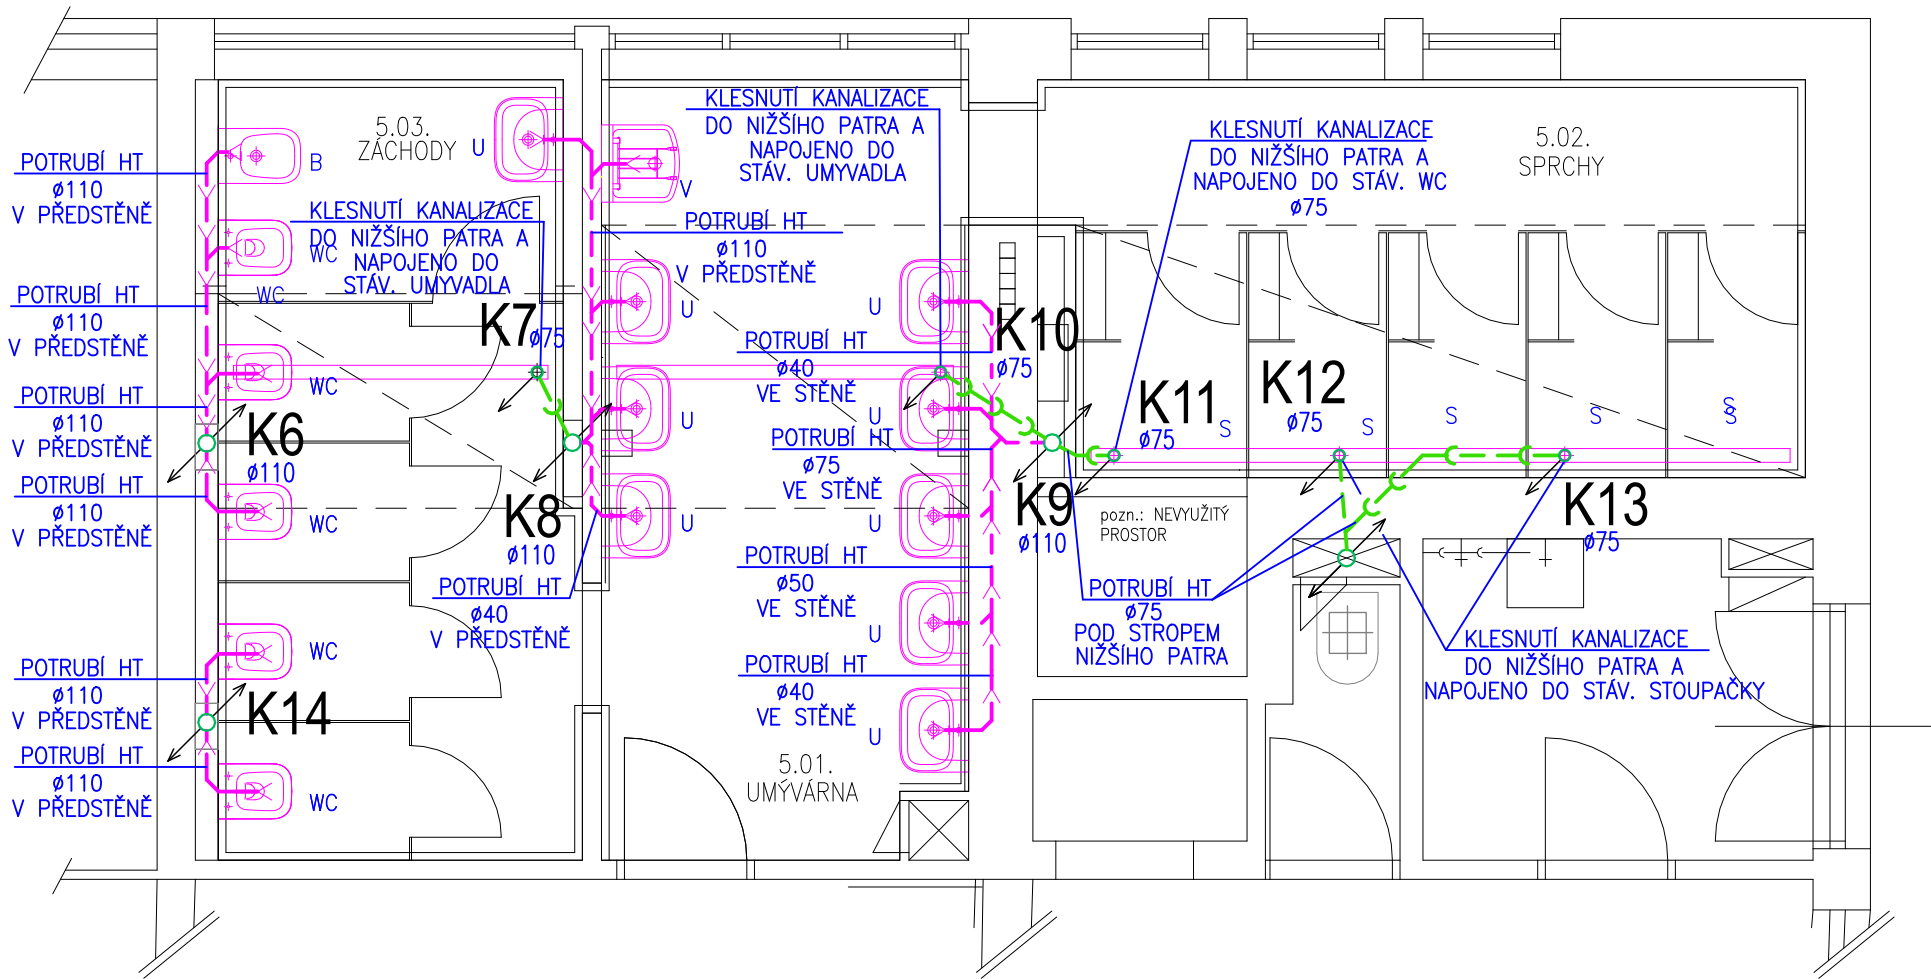

LEGENDA:

- → → → → VNITŘNÍ SPLAŠKOVÁ KANALIZACE:
PŘIPOJOVACÍ, ODPADNÍ POTRUBÍ HT-V PŘEDSTĚŇ
- → → → → VNITŘNÍ SPLAŠKOVÁ KANALIZACE:-HT POD STROPEM NIŽŠÍHO PODLAŽÍ

K6-K14 STOUPACÍ POTRUBÍ KANALIZACE
K6, K8, K9, K14 STOUPACÍ POTRUBÍ KANALIZACE VYVEDENO
NAD STŘECHU OBJEKTU A UKONČENO
STŘÍŠKOU

LEGENDA ZAŘIZOVACÍCH PŘEDMĚTŮ:

- WC ... KLOZETOVÁ MÍSA
P PISOÁR
U UMYVADLO
VYVÝLEVKA
B BIDET

Projektant



archlin s.r.o.
Puškinovo n. 4, 160 00, Praha 6
kancelář: archlin s.r.o., Křenova 5, 162 00 Praha 6
Tel: (+420) 777 644 325, e-mail: linhart@archlin.cz

Autor a HIP: J.Linhart
Investor: Univerzita Karlova, Zvoníčková 5, 162 08 Praha 6
Místo: ul. Zvoníčková 5, 162 08 Praha 6

Projektant části MAXXI - THERM s.r.o.
projekční a poradenská činnost
Ocelářská 473/29, 703 00 OSTRAVA 3
tel.: 596 913 265, 736 163 711
IČO: 277 77 685
e-mail: maxxitherm@seznam.cz

Razítko

Rekonstrukce hygienických prostor
koleje Hvězda

DOKUMENTACE PROVEDENÍ STAVBY

Paré:

Část D.1.4 Technika prostředí staveb
D.1.4.1. ZTI, vytápění, VZT

Zodpovědný projektant části: Ing. Michal Havlíček
Vypracoval: Radim Bartek

Datum: 08/2023

Příloha PŮDORYS 5.NP - ZTI - kanalizace

Počet formátů A4: 2

II. blok C - ženy

Měřítko: 1:50

Číslo přílohy: D.1.4.1.2