
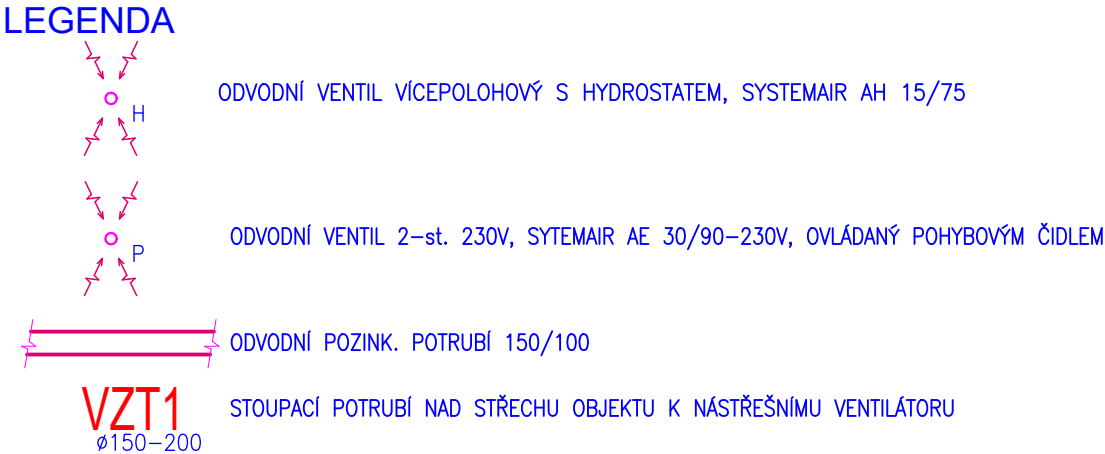



PŮDORYS 5.NP
II. blok E - muži
M 1:50

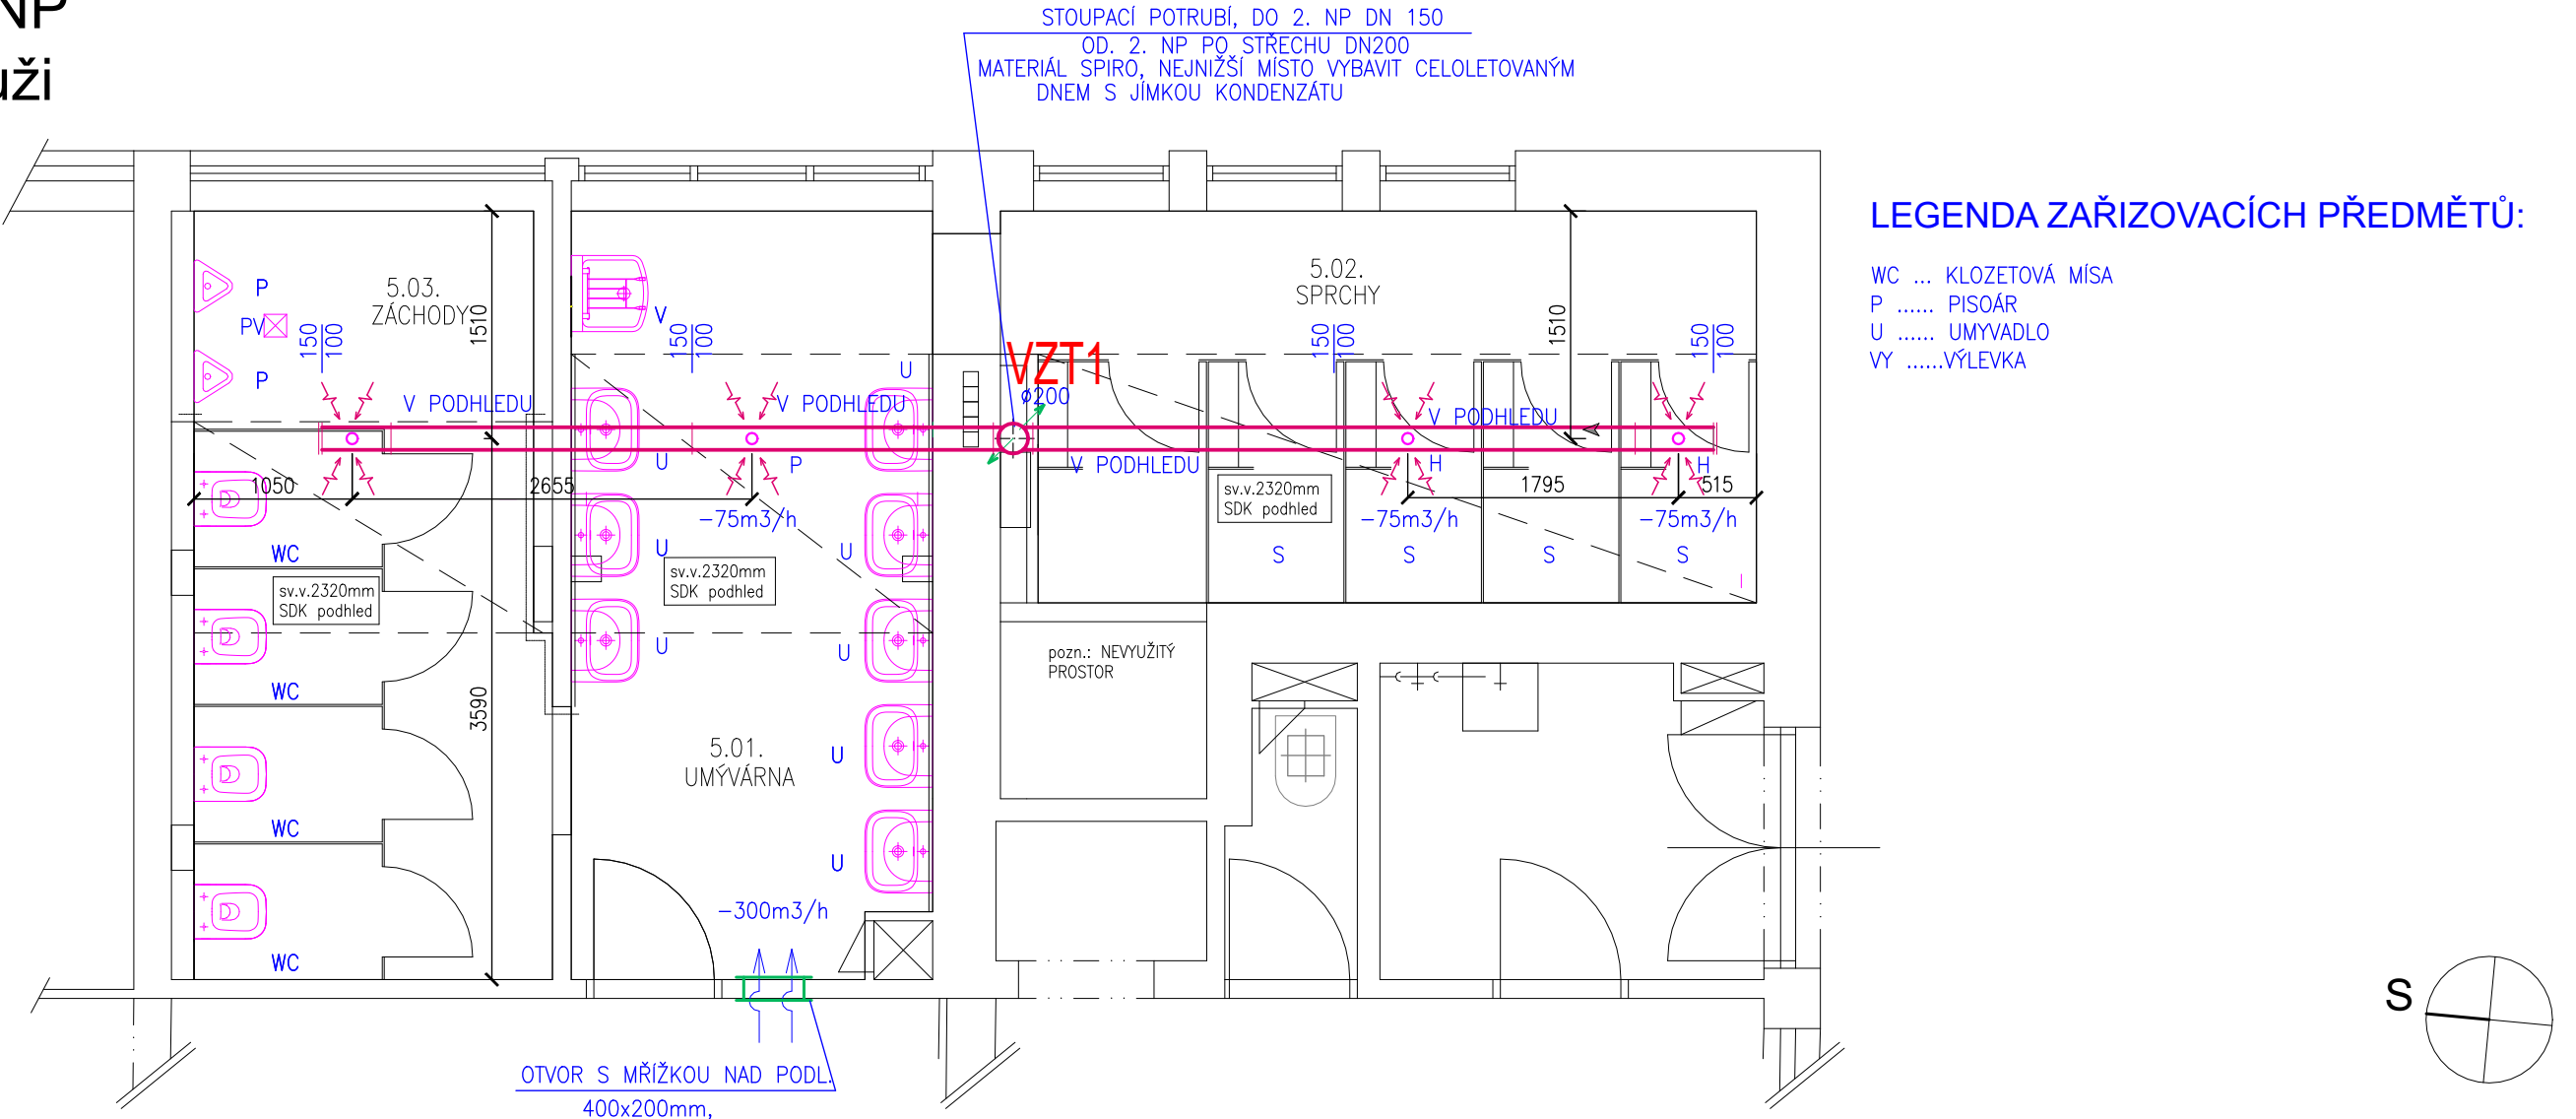

| | |
|---|--|
| Projektant | |
|  | |
| archlin s.r.o. Puškinovo n. 4, 160 00, Praha 6 kancelář: archlin s.r.o., Křenova 5, 162 00 Praha 6 Tel: (+420) 777 644 325, e-mail: linhart@archlin.cz | |
| Autor a HIP: | J.Linhart |
| Investor: | Univerzita Karlova, Zvoníčková 5, 162 08 Praha 6 |
| Místo: | ul. Zvoníčková 5, 162 08 Praha 6 |

| | | |
|------------------------------|------------------------------------|---------|
| Projektant části | MAXXI - THERM s.r.o. | Razítko |
| | projekční a poradenská činnost | |
| | Ocelářská 473/29, 703 00 OSTRAVA 3 | |
| | tel.: 596 913 265, 736 163 711 | |
| | IČO: 277 77 685 | |
| e-mail: maxxitherm@seznam.cz | | |

Rekonstrukce hygienických prostor
koleje Hvězda

| | | |
|------------------------------|--|----------------|
| DOKUMENTACE PROVEDENÍ STAVBY | | Paré: |
| Část | D.1.4 Technika prostředí staveb D.1.4.1. ZTI, vytápění, VZT | |
| Zodpovědný projektant části: | Ing. Michal Havlíček | |
| Vypracoval : | Radim Bartek | Datum: 08/2023 |

| | | |
|---------|---|--|
| Příloha | PŮDORYS 5.NP - VZT II. blok E - muži | Počet formátů A4 : 2 Měřítko : 1:50 Číslo přílohy: D.1.4.1.8 |
|---------|---|--|