



Tabulka místností 1.NP - NOVÝ STAV						
Č.	Název místnosti	Plocha (m2)	Světlá výška (m)	Nášlapná vrstva	Povrchová úprava zdí	Povrchová úprava stropu
01	PŘEDSÍŇ	4,21	2,600	Nová keramická dlažba	Ker. obklad do v=2,100m+omítka	Nový SDK podhled
02	WC INVALIDÉ	4,27	2,600	Nová keramická dlažba	Ker. obklad do v=2,100m+omítka	Nový SDK podhled
		8,48 m²				

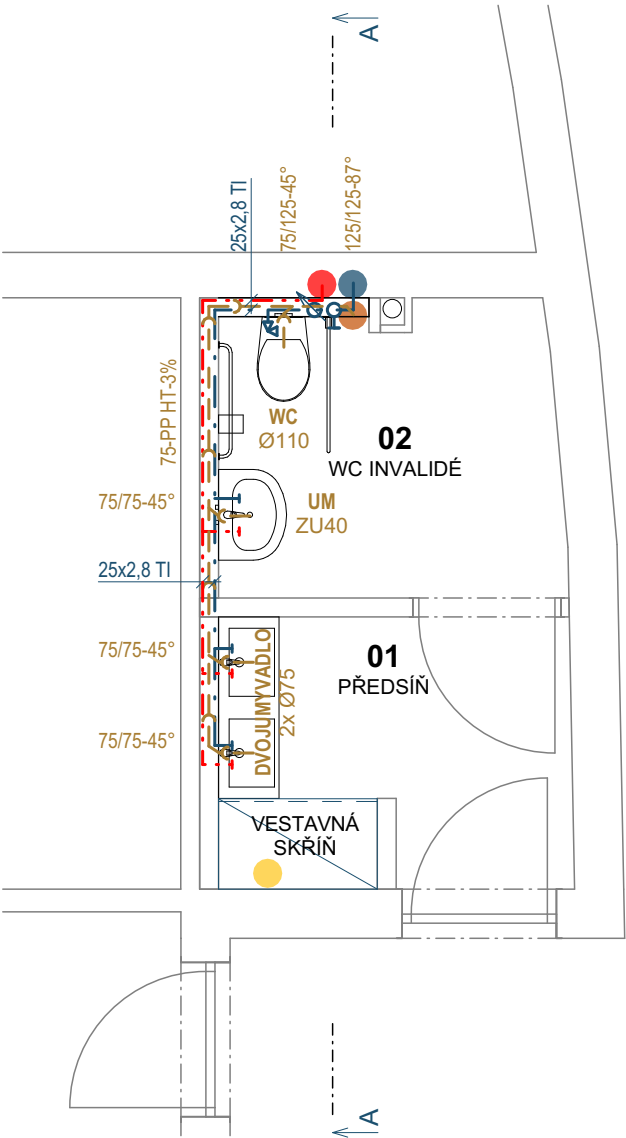

LEGENDA:

- NAPOJOVACÍ BOD KANALIZACE - POTRUBÍ DN125 V PODLAZE
- NAPOJOVACÍ BOD STUDENÉ PITNÉ VODY - PE POTRUBÍ VE STĚNĚ
- NAPOJOVACÍ BOD TUV - PE POTRUBÍ VE STĚNĚ
- NAPOJOVACÍ ÚT - PE POTRUBÍ V PODLAZE

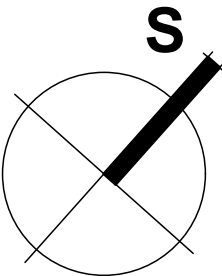

Vypracoval:	Ing. Miroslav Paganík, Antala Staška 438, Hradec Králové 500 09,IČO.: 88696430, ČKAIT 0602491			
Objednatel:	Univerzita Karlova, Farmaceutická fakulta v Hradci Králové			
Místo stavby:	Kraj : Královéhradecký	O.Ú. : MMHK	K.Ú. : Hradec Králové [646873]	
Akce : ERDF Studenti se SP: Stavební úpravy bezbariérového přístupu na ZLR			Stupeň PD : DVD	
			Formát : 2x A4	
			Datum : 01/2024	
			Č.zak.: 2023-12-001	
			Měřítko : 1:50	
Název : PŮDORYS - ROZVODY ZDRAVOTNĚ TECHNICKÝCH INSTALACÍ				Číslo výkresu : D.1.4.1