


TABULKA MÍSTNOSTÍ							
OZNAČ.	NÁZEV MÍSTNOSTI	PLOCHA [m²]	SKLADBA PODLAHY	PODLAHA	STĚNY	STROPY	POZNÁMKA
601	STROJOVNA VZT	–	–	–	–	–	NENÍ PŘEDMĚTEM REKONSTRUKCE
602	TECHNICKÁ MÍSTNOST UPS	4,82	SF03	KERAMICKÁ DLAŽBA	OMÍTKA + MALBA	–	SV.V.2030
603	TERASA	–	–	–	–	–	NENÍ PŘEDMĚTEM REKONSTRUKCE
604	NEZAMĚŘENO	–	–	–	–	–	NENÍ PŘEDMĚTEM REKONSTRUKCE
605	VÝTAH	–	–	–	–	–	–

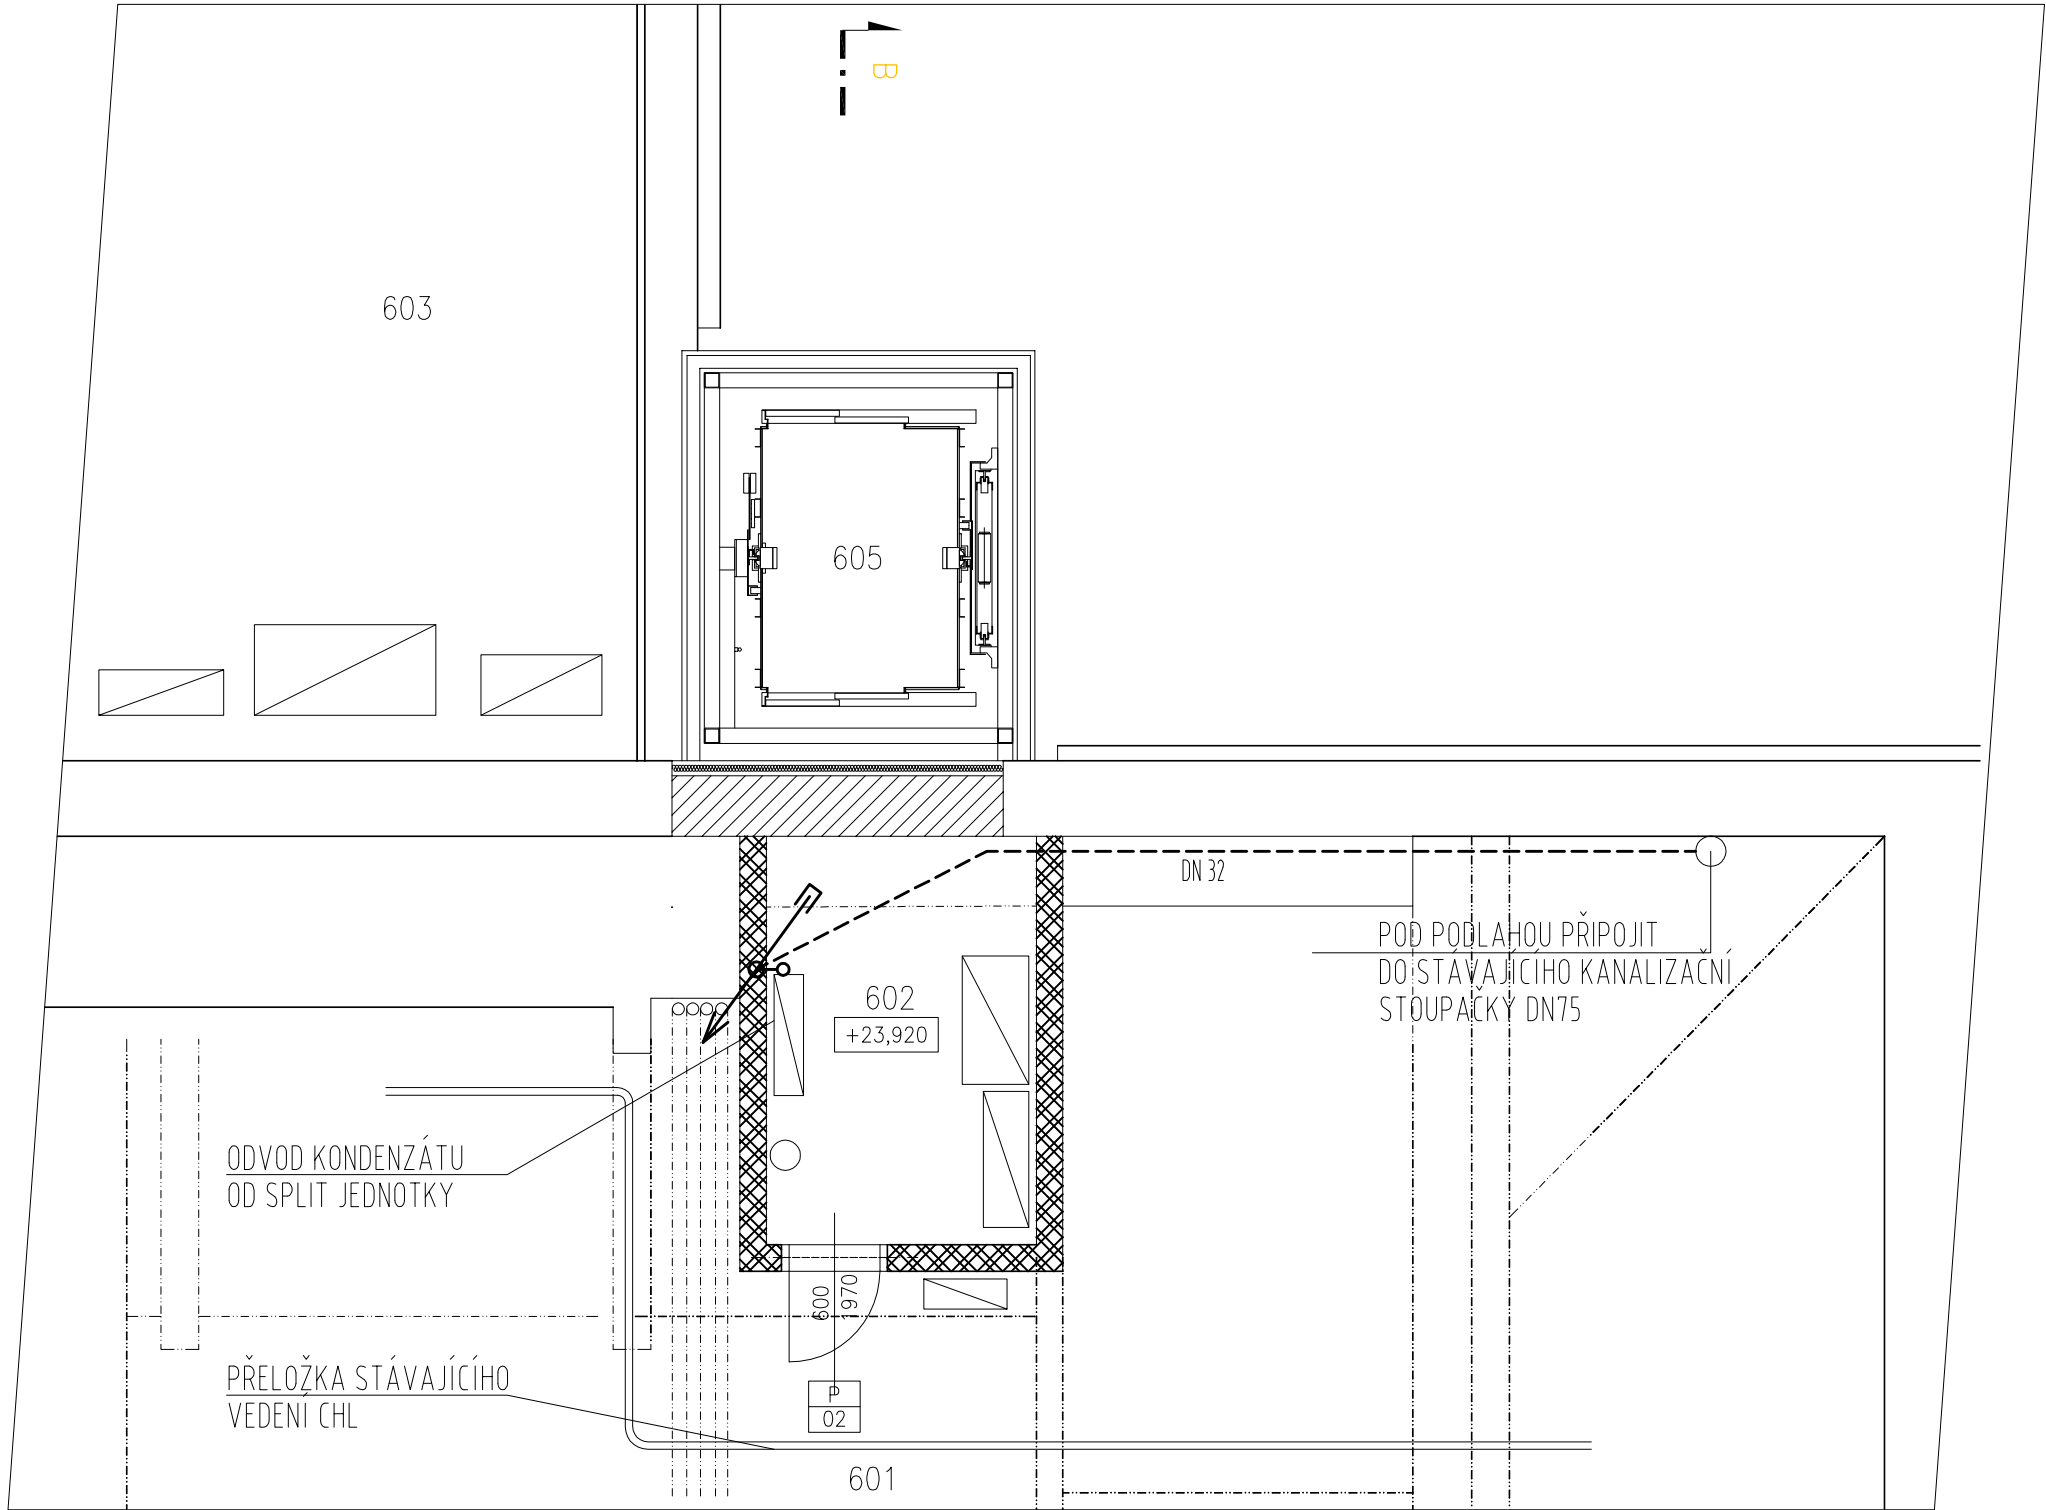

 
- LEGENDA:
- POTRUBÍ PLASTOVÉ PIPELIFE-FATRA TYP "HT" A "KG"
  - TYP "HT" VEDEN V OBJEKTU V DRÁŽCE VE ZDIVU
  - TYP "KG" VEDEN V PODLAZE
  - PŘIPOJOVACÍ TVAROVKY OD FIRMY HUTTERER-LECHNER

POTRUBÍ:

———— PŘIPOJOVACÍ POTRUBÍ – PIPELIFE "HT", V DRÁŽCE VE ZDIVU

----- LEŽATÁ KANALIZACE V PODLAZE

POZNÁMKA:  
VEŠKERÉ VÝROBKÝ UVEDENÉ NA VÝKRESE JSOU POUZE REFERENČNÍ !



REVITALIZACE PARTERU  
HLAVNÍ BUDOVY FF UK  
VÝTAH PRO BEZBARIÉROVÉ  
PROPOJENÍ BUDOVY

Místo stavby:

Náměstí Jana Palacha 2  
116 38, Praha 1

Investor:

Filozofická fakulta  
Univerzity Karlovy  
v Praze

Univerzita Karlova  
Filozofická fakulta  
Náměstí Jana Palacha 2  
116 38, Praha 1  
IČ: 002 162 08

Kontaktní osoba:

Ing. Jan Pospíchal

Stupeň PD:

DZS

Architekt:

G.L. Architekti s.r.o.  
Bieblova 21  
150 00, Praha 5

**GL**  
**ARCHI**  
**TEKTI**

Část:

F.1.4.d) ZAŘÍZENÍ  
ZDRAVOTNĚ TECHNICKÝCH INSTALACÍ

Výkres:

PŮDORYS 6.NP

Měřítko:

1:50

Datum:

11/2013

Paré:

Výkres č.:  
02