


D.1.3.03 - SITUACE PBŘ  
D.1.3 POŽÁRNĚ BEZPEČNOSTNÍ ŘEŠENÍ

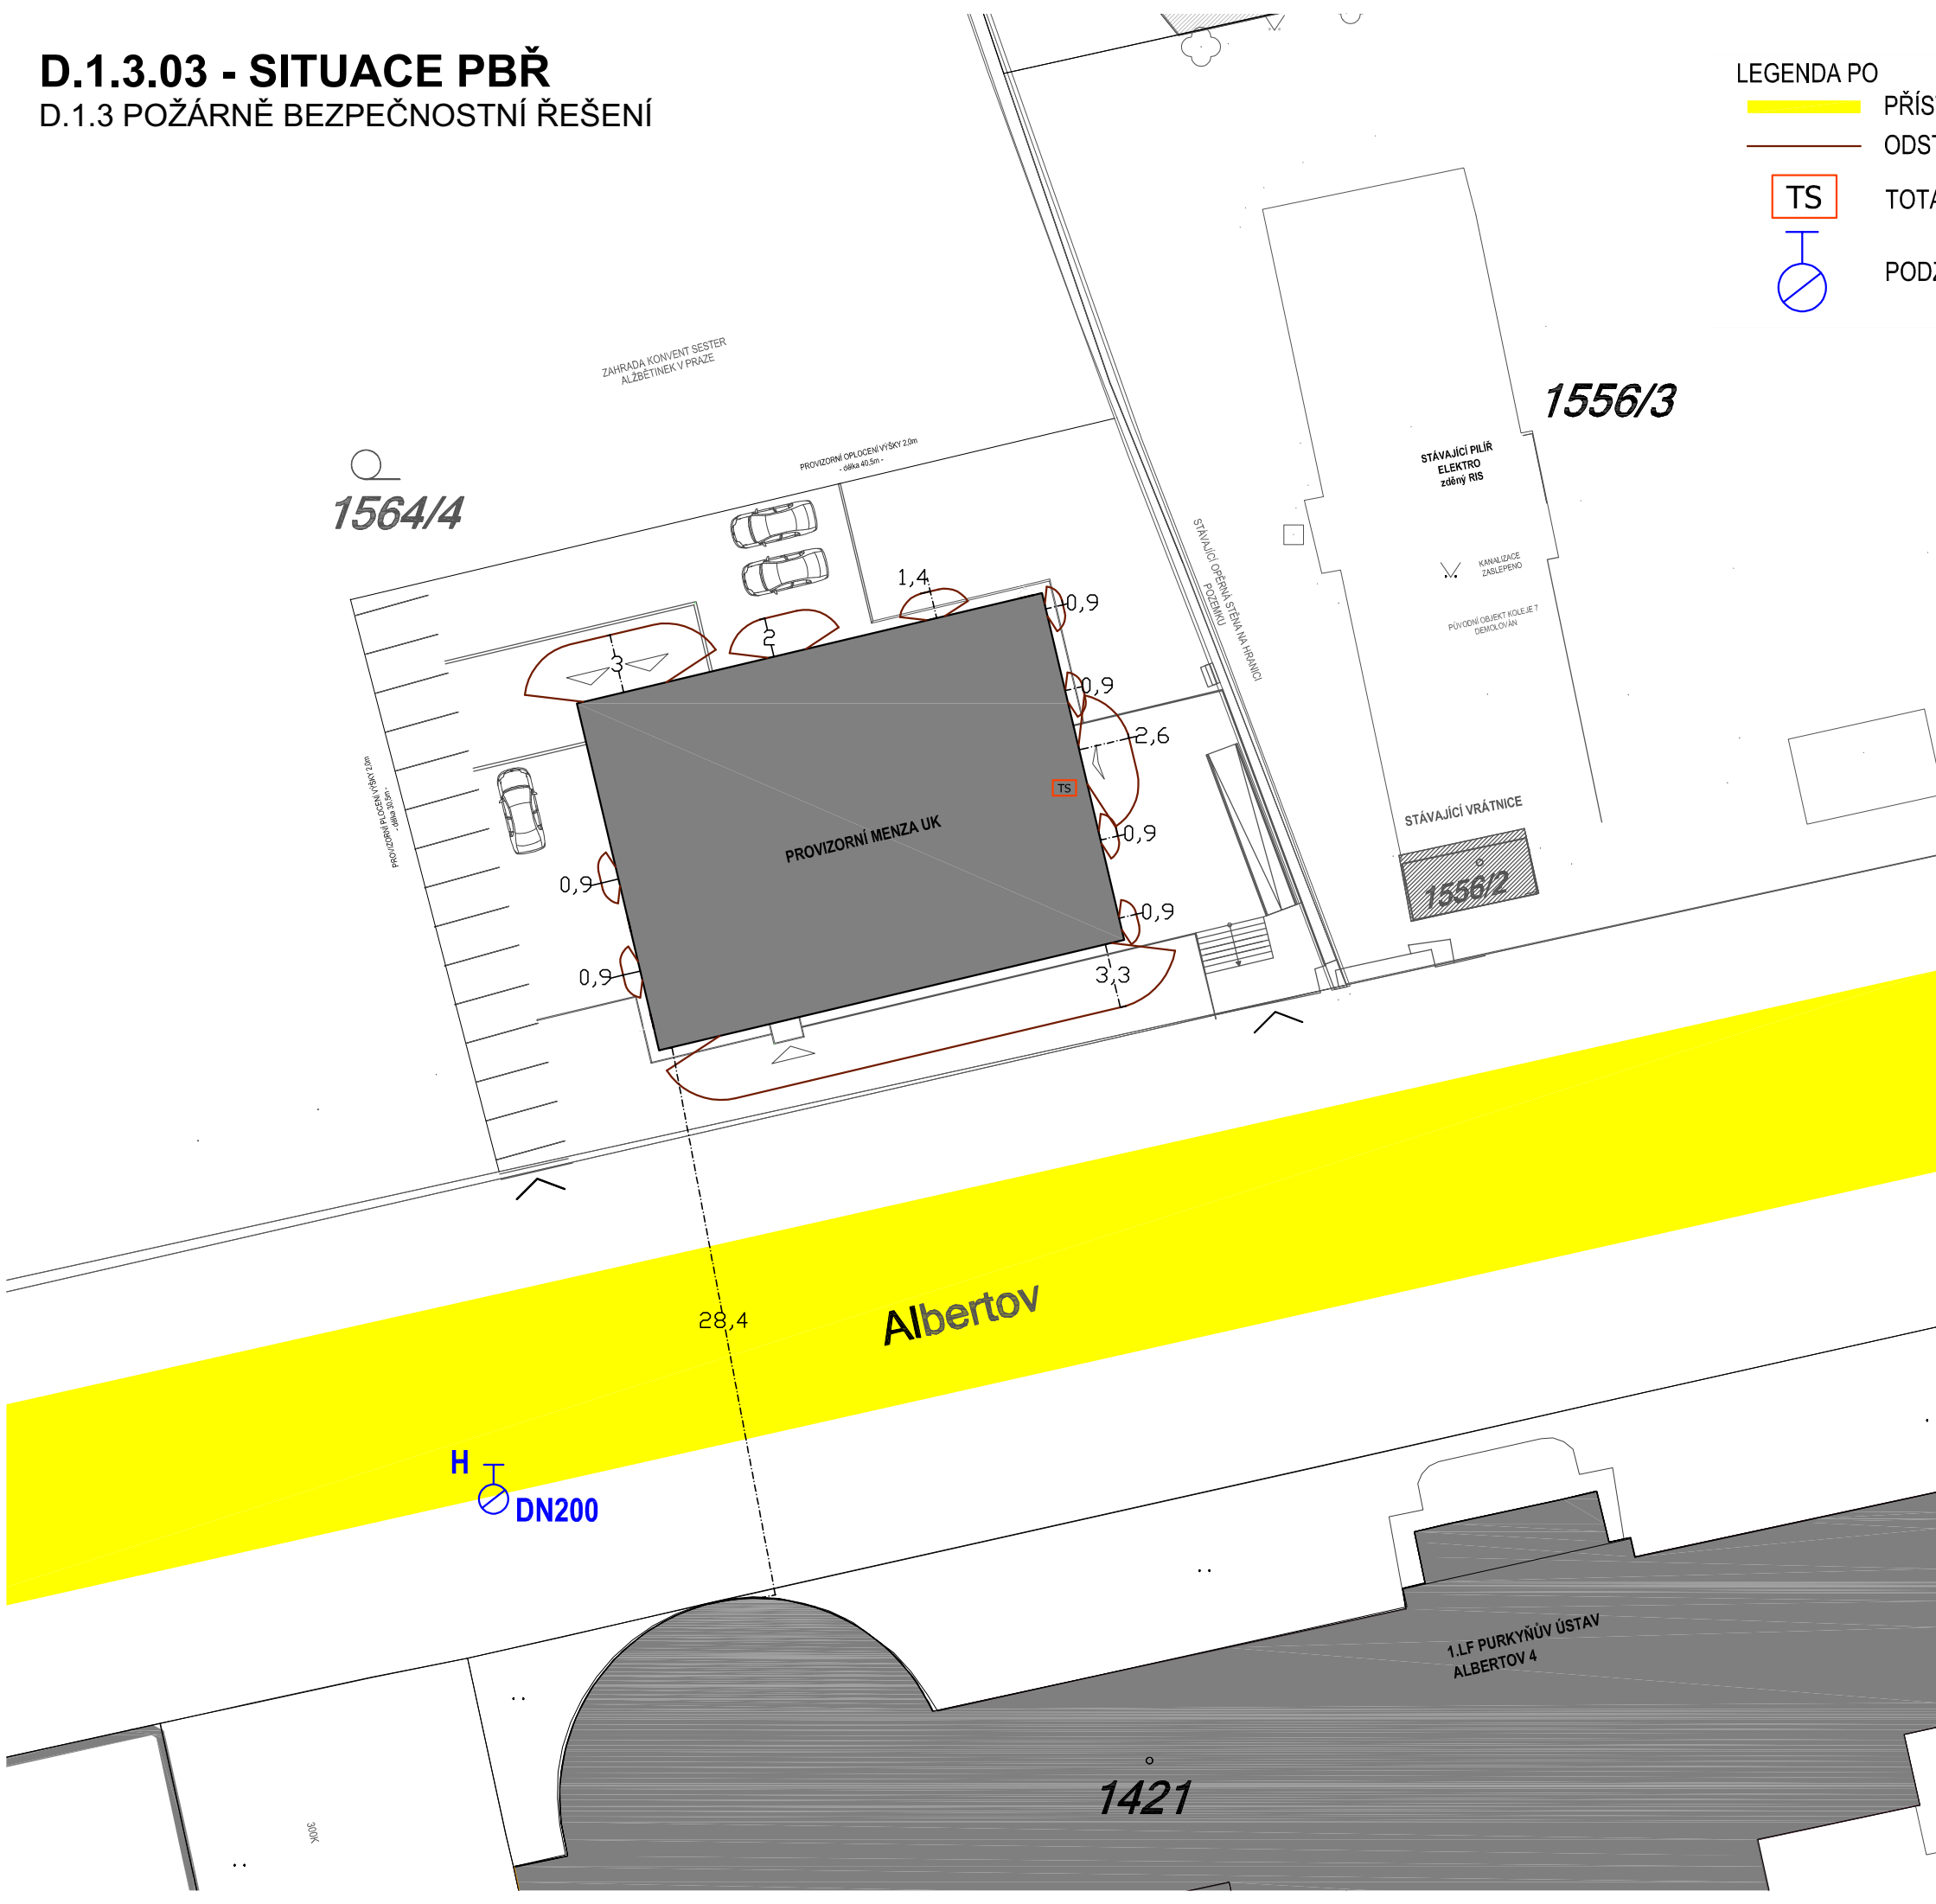

- LEGENDA PO
- PŘÍSTUPOVÁ KOMUNIKACE
  - ODSTUPOVÉ VZDÁLENOSTI
  - TS TOTAL STOP - ELEKTRINY
  - ⊕ PODZEMNÍ HYDRANT

TENTO VÝKRES JE CHRÁNĚN AUTORSKÝMI PRÁVY.		
Z/C	K/R	DATUM / DATE
Č/N	DOPLNĚNÍ / AMENDMENT	
PO ZAPRACOVÁNÍ PŘIPOMÍNEK UK Z 24. 9. 2021		
<div><div></div><div>±0,000 = 196,85 m n.m. Bpv</div></div>		
PROJEKT / PROJECT: <b>PROVIZORNÍ MENZA - UK ALBERTOV</b> ALBERTOV, PRAHA - NOVÉ MĚSTO <b>D.1.3 - POŽÁRNĚ BEZPEČNOSTNÍ ŘEŠENÍ</b>		
KRAJ / REGION: Praha	MĚSTSKÝ ÚŘAD / MUNICIPALITY: Praha 2	
INVESTOR / CLIENT: UNIVERZITA KARLOVA OVOCNÝ TRH 560/5, 113 36 PRAHA 1		
GENERÁLNÍ PROJEKTANT STAVBY / EXECUTIVE ARCHITECT: <div><div>JIKATCZ</div><div>Dlouhá 101, Hradec Králové 500 03; T: 773 550 371; E: info@jika-cz.cz; W: www.jika-cz.cz</div></div>		
AUTORIZAČNÍ RAZÍTKO / AUTHORIZATION:	ČÍSLO ZAKÁZKY / PROJECT NUMBER: <b>2017-01-005</b>	
PARÉ / SET:		
ZODPOVĚDNÝ PROJEKTANT / RESPONSIBLE DESIGNER : <b>ING. JIŘÍ SLÁNSKÝ</b>		
ZPRACOVAL / DRAWING BY: <b>ING. JIŘÍ LEDINSKÝ</b>		
KONTROLOVAL / CHECKED BY: <b>ING. JIŘÍ LEDINSKÝ</b>		
FÁZE / PHASE: <b>DPS_DOKUMENTACE PRO PROVÁDĚNÍ STAVBY</b>		
OBJEKT / BUILDING: <b>PROVIZORNÍ MENZA - UK ALBERTOV</b> Konvent sester Alžbětinek parc. č. 1564/4, k.ú.,Nové Město		
MĚŘÍTKO / SCALE: <b>1:250</b>	FORMÁT / SIZE: <b>2x A4</b>	
NÁZEV VÝKRESU / TITLE : <b>SITUACE PBŘ</b>		
ČÍSLO VÝKRESU / DRAWING NO.: <b>D.1.3.03</b>	DATUM / DATE: <b>04.10.2021</b>	REVIZE: <b>X</b>