


PŮDORYS - 1.NP

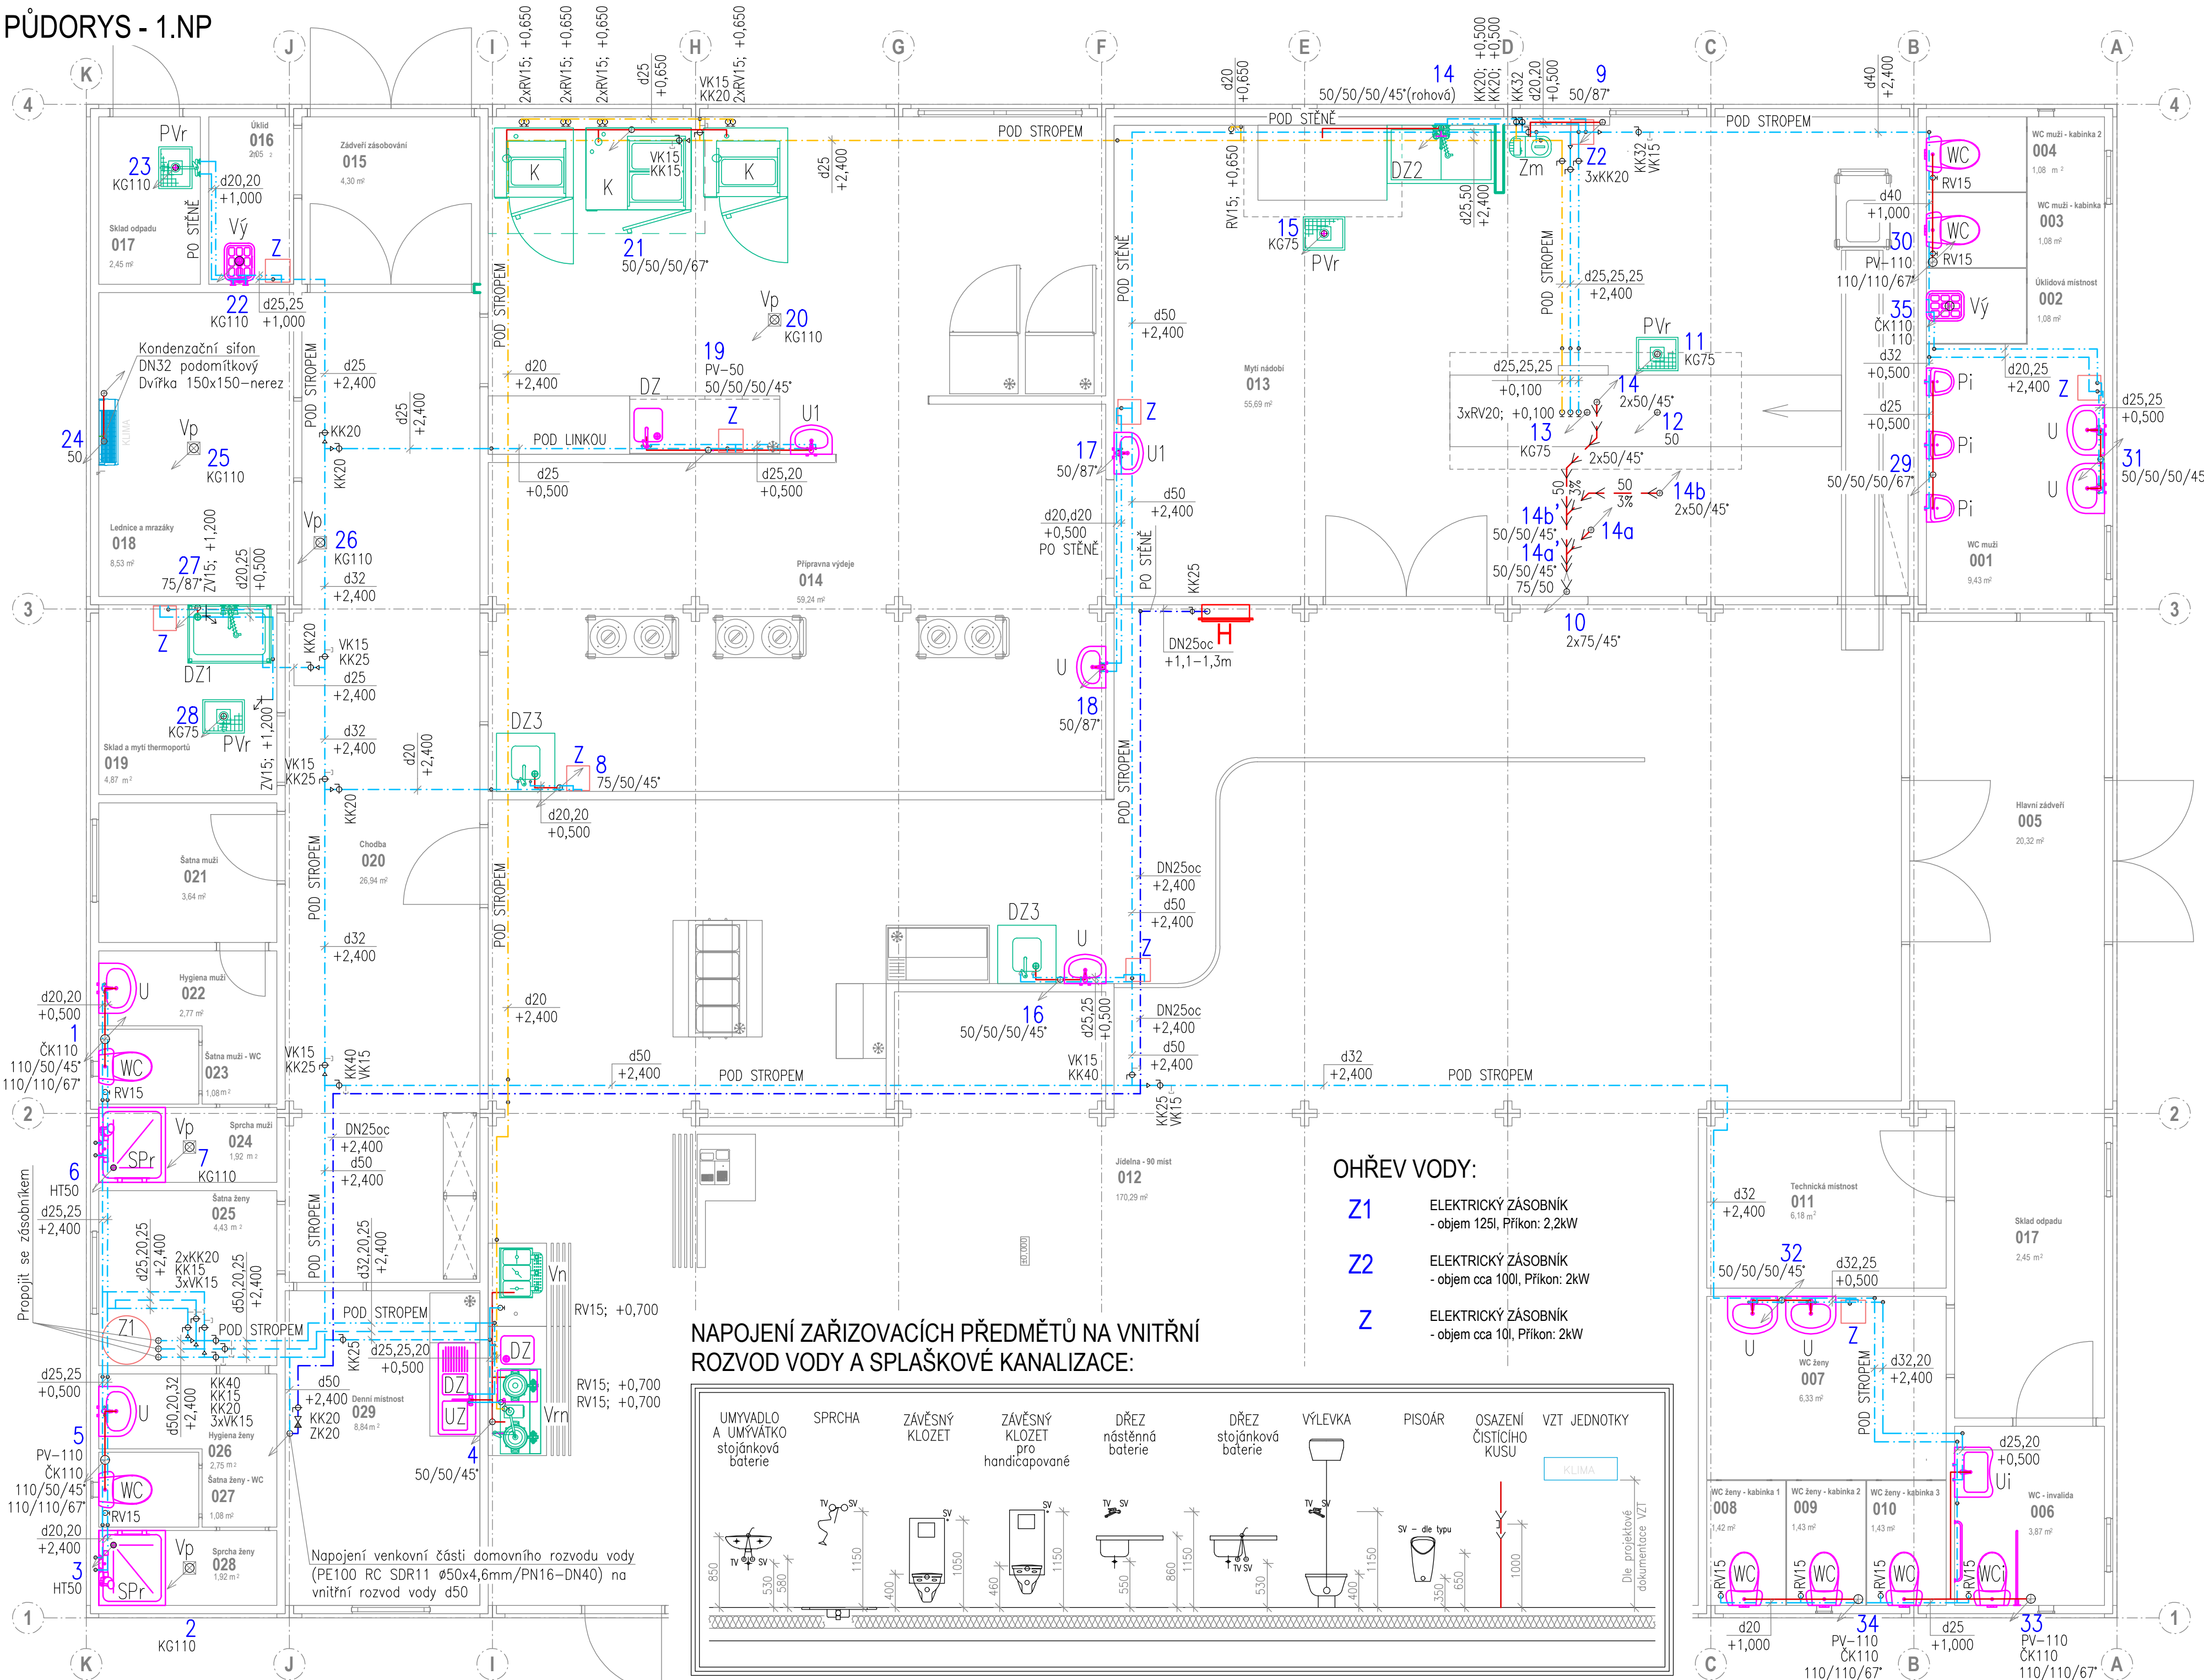

LEGENDA POTRUBÍ:

- NOVÉ ČÁSTI SPLAŠKOVÉ KANALIZACE - potrubí HT-systém
- NOVÉ ČÁSTI SPLAŠKOVÉ KANALIZACE - potrubí odhlučnění (16dB)
- NOVÉ ČÁSTI ROZVODŮ STUDENÉ VODY - potrubí PP-RCT/PN22
- NOVÉ ČÁSTI ROZVODŮ TEPLÉ VODY - potrubí PP-RCT/PN22
- NOVÉ ČÁSTI ROZVODŮ CÍRKULACE - potrubí PP-RCT/PN22
- NOVÉ ČÁSTI ROZVODŮ POŽÁRNÍ VODY - potrubí POZINKOVANÁ OCEL
- NOVÉ ČÁSTI ROZVODŮ UPRAVENÉ VODY - potrubí PP-RCT/PN22
- ODVOD KONDENZÁTU OD VZT - potrubí PP-RCT/PN22

- 1-34 OZNAČENÍ NOVÝCH STOUPAČEK SPLAŠKOVÉ KANALIZACE
- NOVÁ ODPADNÍ POTRUBÍ SPLAŠKOVÉ KANALIZACE
- ROHOVÝ VENTIL - ZÁVITOVÝ
- ZAHRADNÍ VENTIL 1/2"
- REDUKCE
- ZPĚTNÁ Klapka
- SKŘÍŇ NÁSTĚNNÉHO HYDRANTU 650x650x175mm S VÝZBROJÍ D19/30b S NAVIJÁKEM A TVAROVÉ STÁLLOU HADICI DN19 DÉLKY 30,0m, PROUDNICE Ø6mm

LEGENDA ZAŘIZOVACÍCH PŘEDMĚTŮ:

- U - UMYVADLO - 550 mm S KRYTEM SIFONU, ZU-DN40, STOJÁNKOVÁ PÁKOVÁ BATERIE, ZRCADLO, POLIČKA, ZÁSOBNÍK RUČNÍKU, TEKUTÉ MÝDLO
- Ui - UMYVADLO PRO HANDICAPOVANÉ - 640mm, ZU-DN40, STOJÁNKOVÁ PÁKOVÁ BATERIE, ZRCADLO, ZÁSOBNÍK RUČNÍKŮ, TEKUTÉ MÝDLO, MADLO
- WC - STOJÍCÍ WC MÍSA KOMBI, SPLACHOVACÍ NÁDRŽKA 6/3I - KERAMICKÁ, ZÁSOBNÍK TOALETNÍHO PAPIRU, KARTÁČOVÁ SOUPRAVA
- WCi - STOJÍCÍ WC MÍSA KOMBI PRO HANDICAPOVANÉ, SPLACHOVACÍ NÁDRŽKA 6/3I - KERAMICKÁ, PEVNÉ A SKLOPNÉ MADLO S DRŽÁKEM TOALETNÍHO PAPIRU, KARTÁČOVÁ SOUPRAVA, NOUZOVÉ VOLÁNÍ - TLAČÍTKO, PROVAZOVÉ OVLÁDÁNÍ
- V - KERAMICKÁ VÝLEVKA, SKLOPNÁ MŘÍŽKA, SPLACHOVACÍ NÁDRŽKA, NÁSTĚNNÁ PÁKOVÁ BATERIE - DLOUHÝ OTOČNÝ VÝTOK
- SPr - SPRCHOVÝ KOUT, VANIČKA 800x800mm, ZU-DN40/50, HÁČKY NA STĚNU, SPRCHOVÁ BATERIE NÁSTĚNNÁ PÁKOVÁ S RUČNÍ SPRCHOU A DRŽÁKEM, OTOČNÉ NEBO POSUVNÉ DVEŘE
- DZ - DŘEZ JEDNODÍLNÝ 380x440mm - NEREZ - ZABUDOVANÝ V PRACOVNÍ LINCE, STOJÁNKOVÁ PÁKOVÁ BATERIE, ZU-DN50
- Vp - PODLAHOVÁ VPUST HL310N S DVOJITÝM PACHOVÝM UZÁVĚREM A SVISLÝM ODTOKEM DN110
- DZ1 - STŮL S DŘEZEM - JEDNODÍLNÝ - specifikace viz výkresy a legenda instalací gastrotechnologie
- DZ2 - STŮL S DŘEZEM - DVOUDÍLNÝ - specifikace viz výkresy a legenda instalací gastrotechnologie
- DZ3 - DŘEZ - JEDNODÍLNÝ 700x700mm - NEREZ, STOJÁNKOVÁ PÁKOVÁ BATERIE, ZU - DN50
- PVr - PODLAHOVÁ VANA S ROŠTEM - specifikace viz výkresy a legenda instalací gastrotechnologie
- Zm - ZMĚKČOVAČ VODY - specifikace viz výkresy a legenda instalací gastrotechnologie
- K - KONVEKTOMAT - specifikace viz výkresy a legenda instalací gastrotechnologie
- Vn - VÝŘIČ NÁPOJŮ - specifikace viz výkresy a legenda instalací gastrotechnologie
- Vm - VÝROBNÍK NÁPOJŮ - specifikace viz výkresy a legenda instalací gastrotechnologie
- Pi - PISOÁR ODSÁVACÍ, ODPAD A PŘÍVOD VODY VNITŘNÍ S AUTOMATICKÝM SPLACHOVÁNÍM, DĚLICÍ STĚNA PŘI INSTALACI DVOU A VÍCE PISOÁŘŮ, NAPÁJECÍ ZDROJ - 230V/12V/50Hz

POZNÁMKA:

NÁZVY JEDNOTLIVÝCH VÝROBKŮ JSOU ZMÍNĚNY KVŮLI ORIENTACI - NEDOJDE K OSAZENÍ VÝROBKU, KTERÝ BUDE PRACOVAT NA JINÉM PRINCIPU.

VEŠKERÁ POTRUBÍ VODY A KANALIZACE BUDOU UPEVNĚNA KE STAVEBNÍM KONSTRUKCÍM DLE MONTÁŽNÍHO NÁVRHU VÝROBCE POTRUBÍ.

SKLON PŘIPOJOVACÍHO POTRUBÍ KANALIZACE - min. 3%.

LEŽATÉ POTRUBÍ VODOVODU BUDE VEDENO cca 150mm POD STROPEM.

VEŠKERÉ ROZVODY VODY BUDOU VYSPÁDOVÁNY K ZAŘIZOVACÍM PŘEDMĚTŮM.


VEŠKERÉ ČÁSTI VODOVODNÍ INST. POTRUBÍ BUDOU IZOLOVÁNY PROFILOVANÝMI POUZDRY Z PĚNĚNÉHO PE

- ROZVOD STUDENÉ VODY: 25mm
- ROZVOD TEPLÉ VODY: 1/2"mm=12mm, 3/4"mm=20mm, 1"6/4"mm=25mm

OHŘEV VODY:

- Z1 ELEKTRICKÝ ZÁSOBNÍK - objem 125l, Příkon: 2,2kW
- Z2 ELEKTRICKÝ ZÁSOBNÍK - objem cca 100l, Příkon: 2kW
- Z ELEKTRICKÝ ZÁSOBNÍK - objem cca 10l, Příkon: 2kW

NAPOJENÍ ZAŘIZOVACÍCH PŘEDMĚTŮ NA VNITŘNÍ ROZVOD VODY A SPLAŠKOVÉ KANALIZACE:

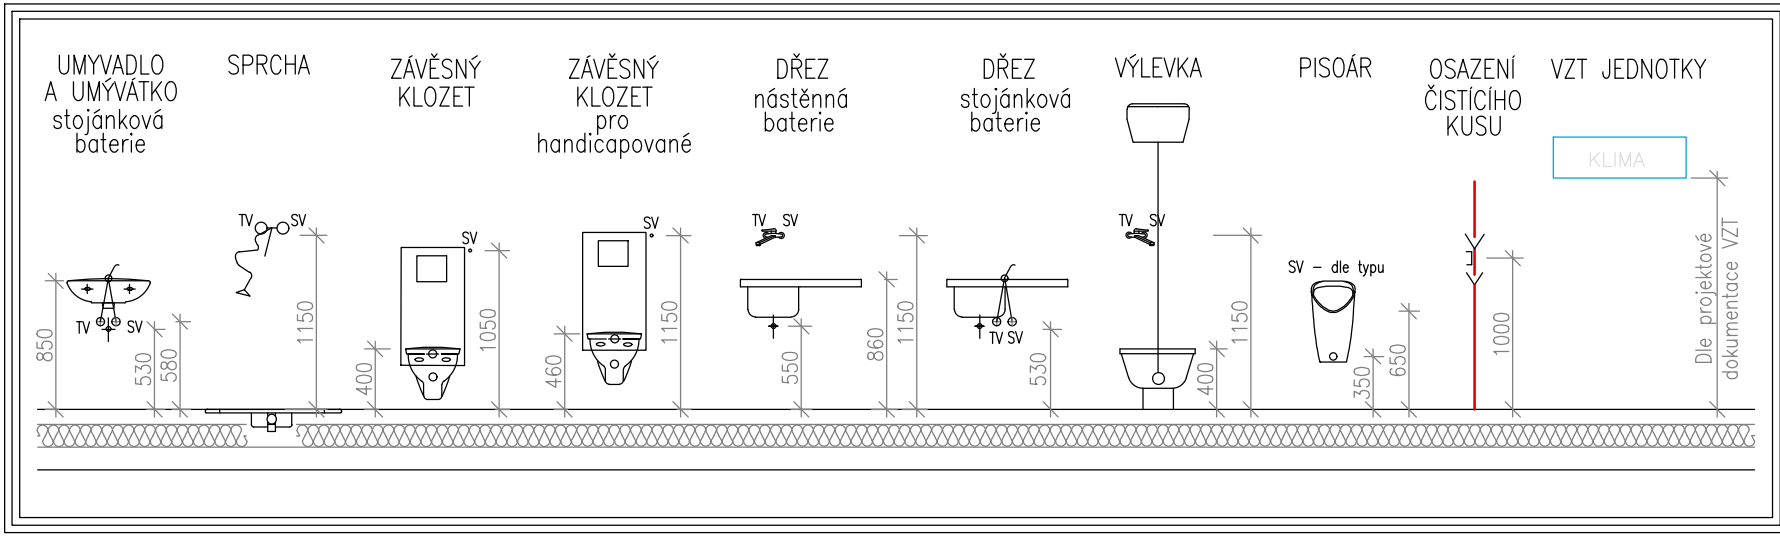

TENTO VÝKRES JE CHRÁNĚN AUTORSKÝMI PRÁVY. Z/C   K/R   DATUM / DATE   Č/N   DOPLNĚNÍ / AMENDMENT		
10,000=196,85 m.n.m. Bpv		
PROJEKT / PROJECT PROVIZORNÍ MENZA - UK ALBERTOV ALBERTOV, PRAHA - NOVÉ MĚSTO		
INVESTOR / CLIENT UNIVERZITA KARLOVA ODVOZOVÝ TRH 560/5, 113 36 PRAHA 1		
GENERÁLNÍ PROJEKTANT STAVBY / EXECUTIVE ARCHITECT ZNAMENIIII ZNAMENII ČTYŘI - ARCHITEKT S.R.O., U PŮJOVNY 968/5, PRAHA 1 T: 224 322 113, E: ARCHITEKT@ZNAMENIICZ.CZ, W: WWW.ZNAMENIICZ.CZ		
PRACOVATELSKÝ STAVBY / WORKING ARCHITECT JIKAC Dlouhá 101, Hradec Králové 500 03; T: 773 560 371; E: info@jika.cz; W: www.jika.cz		
AUTORIZAČNÍ RÁZIDLO / AUTHORIZATION: PÁŘE / SET:		
ZODPOVĚDNÝ PROJEKTANT / RESPONSIBLE DESIGNER ING. JIŘÍ SLÁNSKÝ		
STAVBAČNÍ / DRAWN BY DAVID DOSTÁL		
KONTROLA / CHECKED BY ING. LUKÁŠ TROJÁNEK		
TITUL / TITLE DPS_DOKUMENTACE PRO PROVÁDĚNÍ STAVBY		
OBJEKT / BUILDING D.1.4a - ZDRAVOTNÍ TECHNICKÉ INSTALACE		
MĚŘÍTKO / SCALE 1:50		
NÁZEV VÝKRESU / TITLE PŮDORYS - 1.NP		
ČÍSLO VÝKRESU / DRAWING NO. D.1.4a.03	DATUM / DATE 08/2021	REVISOR X