


DISPOZICE ROZVADĚČE

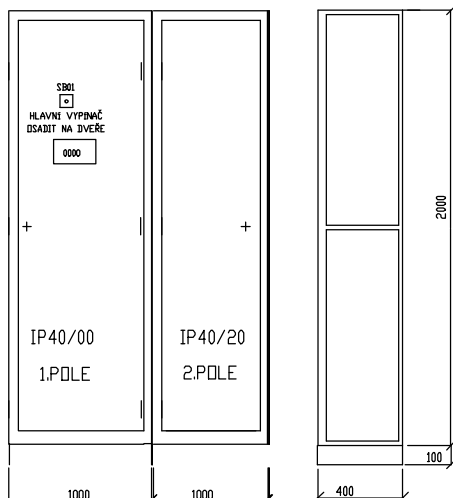

HRO.2

CELKEM Pi : 38,3kW

CELKEM Ps : 26,0kW

HRO.1

CELKEM Pi : 418,6kW

SOUDOBOST Bn=0,7

CELKEM Ps : 293,0kW

CELKEM Pi : 457,0kW

CELKEM Ps : 320,0kW

ROZVADĚČ-HRO.1

VÝVODY : VRCHEM

PŘÍVOD : SPODEM - KANÁL

KRYTÍ : IP40/20

OPND : AUTOMATICKÝM ODPOJENÍM OD ZDROJE

ROZVADĚČ : SKŘÍŇOVÝ

3+PEN, AC 230/400V TN-C-S

ROZMĚR : 1600x 2100x 400

TENTO VÝKRES JE CHRÁNĚN AUTORSKÝMI PRÁVY.

Z/C | K/R | DATUM / DATE | Č/N | DOPLNĚNÍ / AMENDMENT

PO ZAPRACOVÁNÍ PŘÍPOMÍNEK UK Z 24. 9. 2021

±0,000 = 196,85 m n.m. Bp

PROJEKT / PROJECT:

PROVIZORNÍ MENZA - UK ALBERTOV

ALBERTOV, PRAHA - NOVÉ MĚSTO

D.1.4g - ZAŘÍZENÍ ELEKTROINSTALACE

KRAJ / REGION:

Praha

MĚSTSKÝ ÚŘAD / MUNICIPALITY:

Praha 2

INVESTOR / CLIENT:

UNIVERZITA KARLOVA

OVOCNÝ TRH 560/5, 113 36 PRAHA 1

GENERÁLNÍ PROJEKTANT STAVBY / EXECUTIVE ARCHITECT:



Dlouhá 101, Hradec Králové 500 03; T: 773 550 371; E: info@jika-cz.cz; W: www.jika-cz.cz

AUTORIZAČNÍ RAŽÍTKO / AUTHORIZATION:

ČÍSLO ZAKÁZKY / PROJECT NUMBER:

2017-01-005

PARÉ / SET:

ZODPOVĚDNÝ PROJEKTANT / RESPONSIBLE DESIGNER :

ING. JIŘÍ SLÁNSKÝ

ZPRACOVAL / DRAWING BY:

JAROSLAV PIŠTORA

KONTROLOVAL / CHECKED BY:

JAROSLAV PIŠTORA

FÁZE / PHASE:

DPS_DOKUMENTACE PRO PROVÁDĚNÍ STAVBY

OBJEKT / BUILDING:

PROVIZORNÍ MENZA - UK ALBERTOV

Konvent sester Alžbětinek parc. č. 1564/4, k.ú.,Nové Město

MĚŘÍTKO / SCALE:

FORMÁT / SIZE:

1x A4

NÁZEV VÝKRESU / TITLE :

ROZVADĚČ HRO.1

ČÍSLO VÝKRESU / DRAWING NO.:

D.1.4g.13

DATUM / DATE :

04.10.2021


REVIZE:


X

MDO



EL /LIST 1

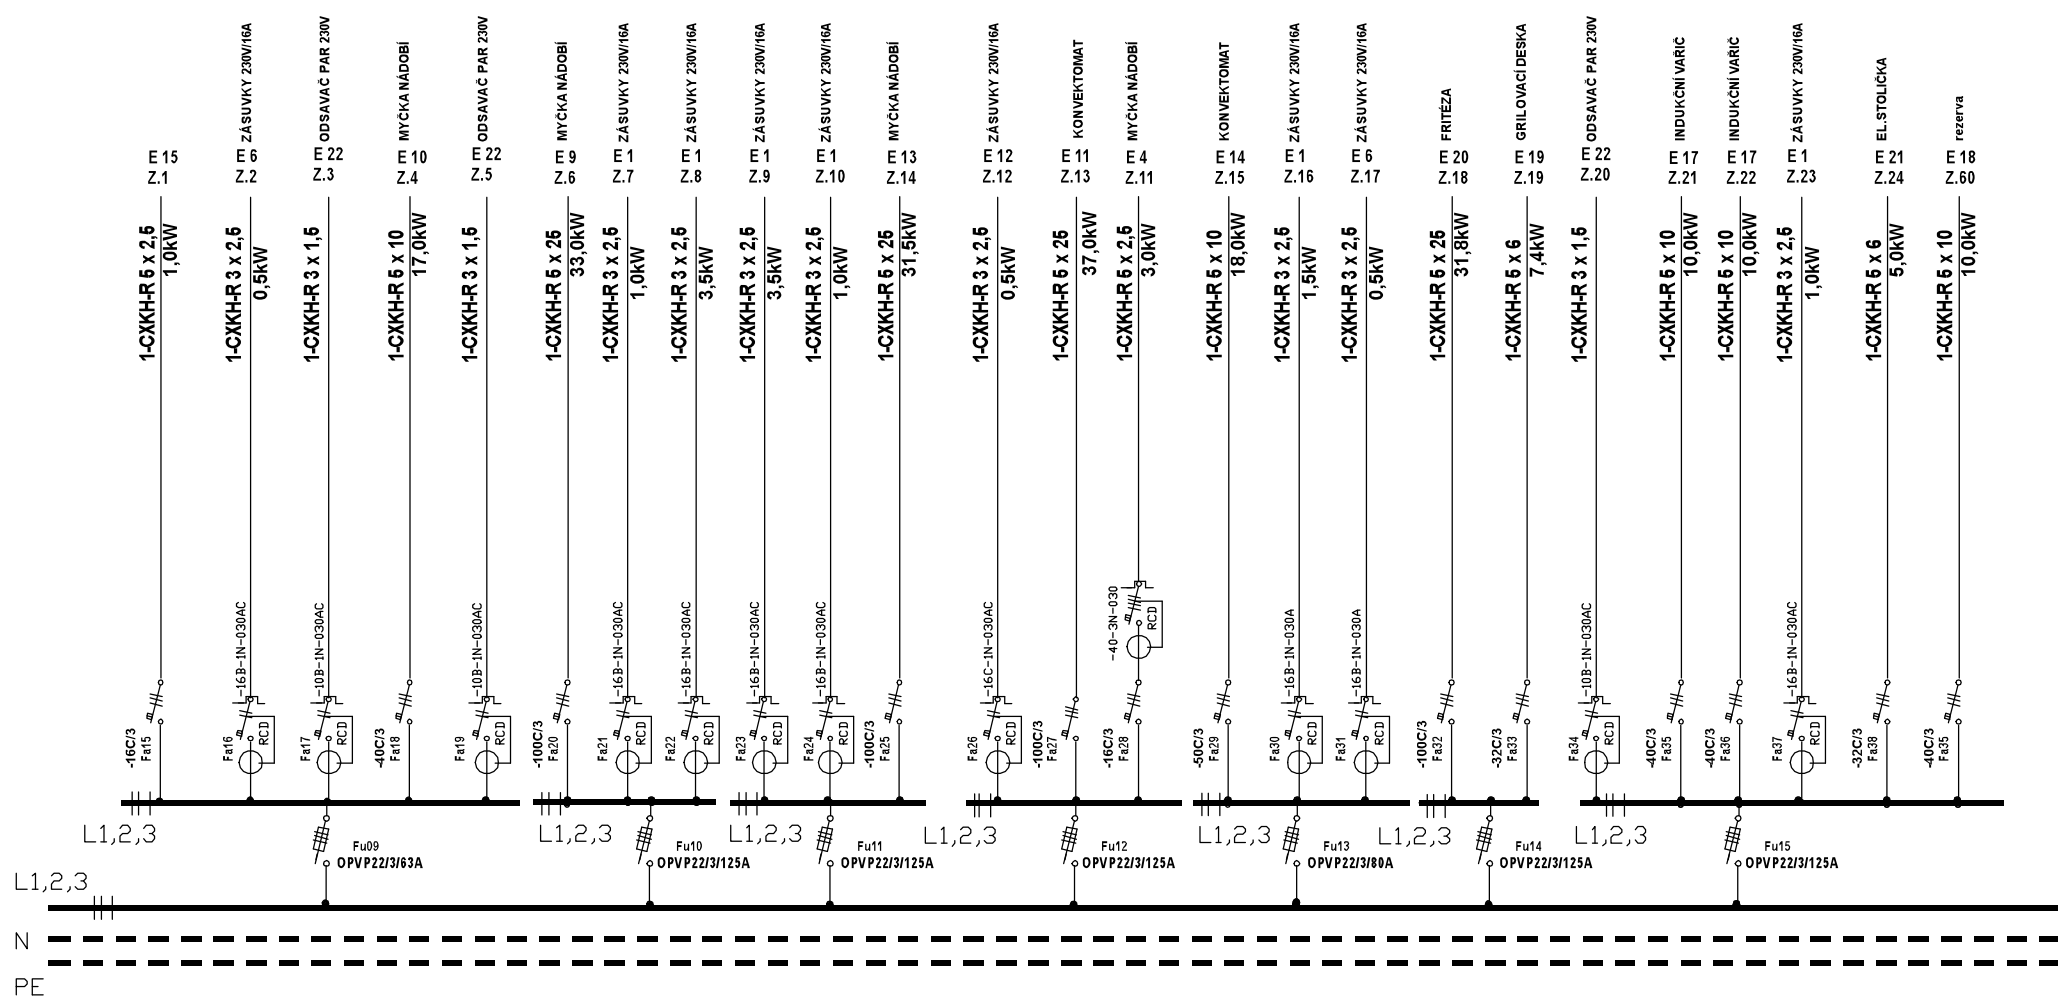

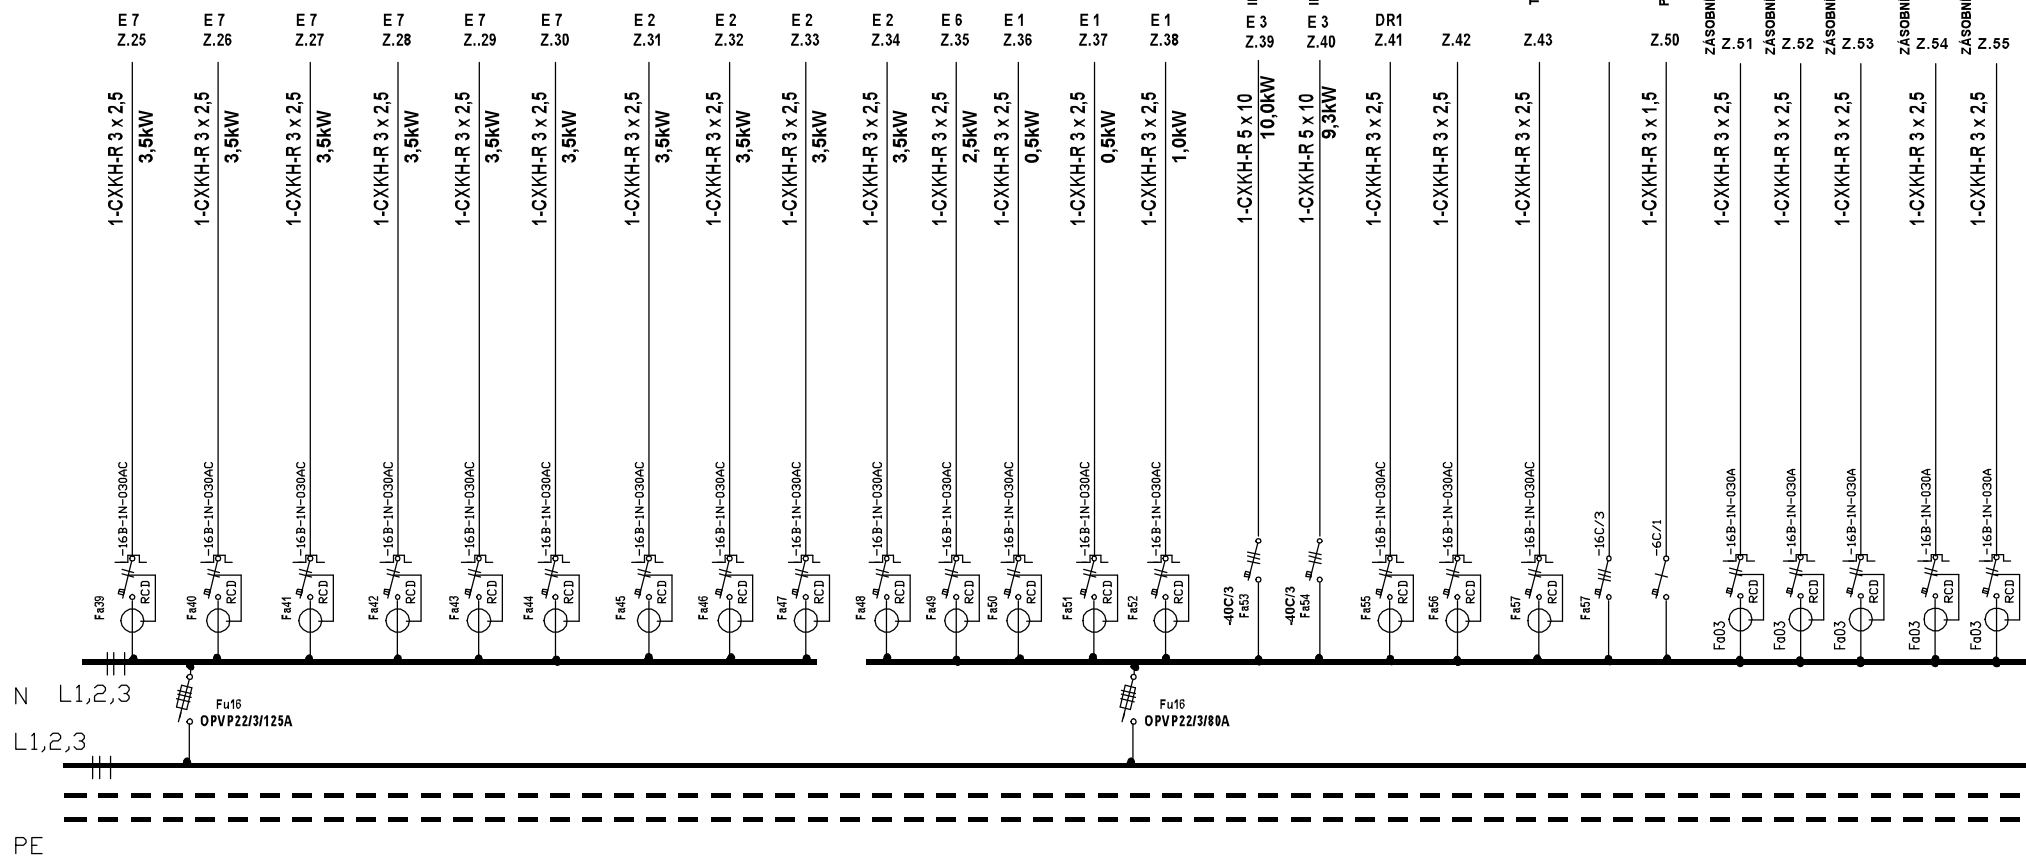


ZMĚNA 10.2021

ROZVADĚČ HR0.1

EL /LIST 4

TOPENÍ : 27,0kW

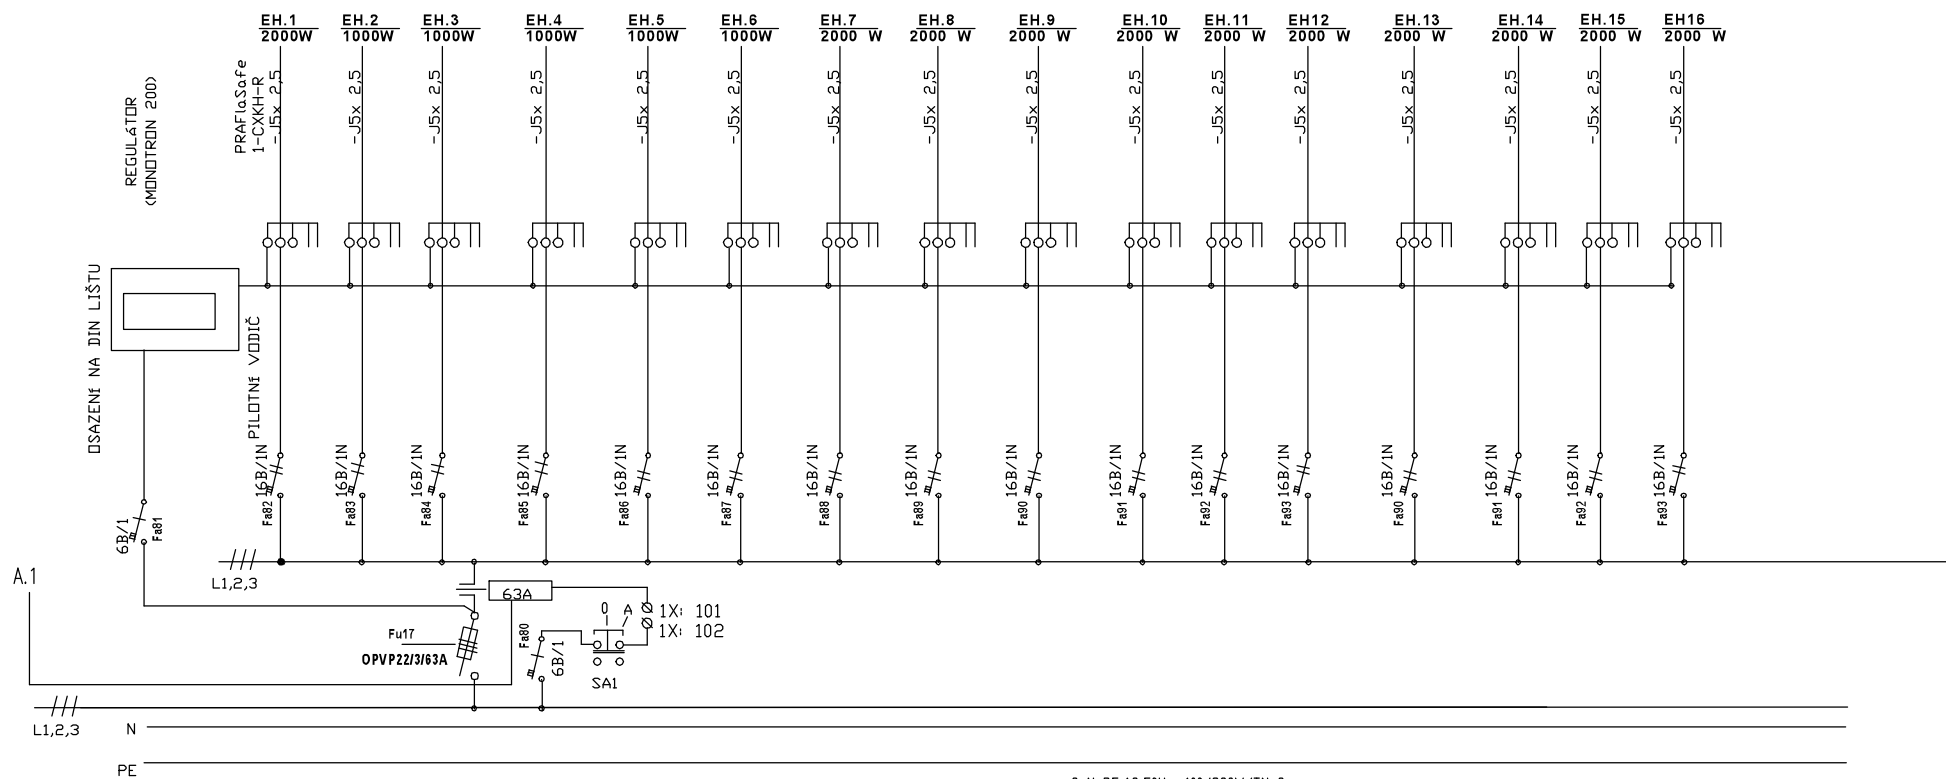

3+N+PE,AC,50Hz~400/230V/TN-S

ZMĚNA 10.2021

ROZVADĚČ HRO.1

EL /LIST 5