


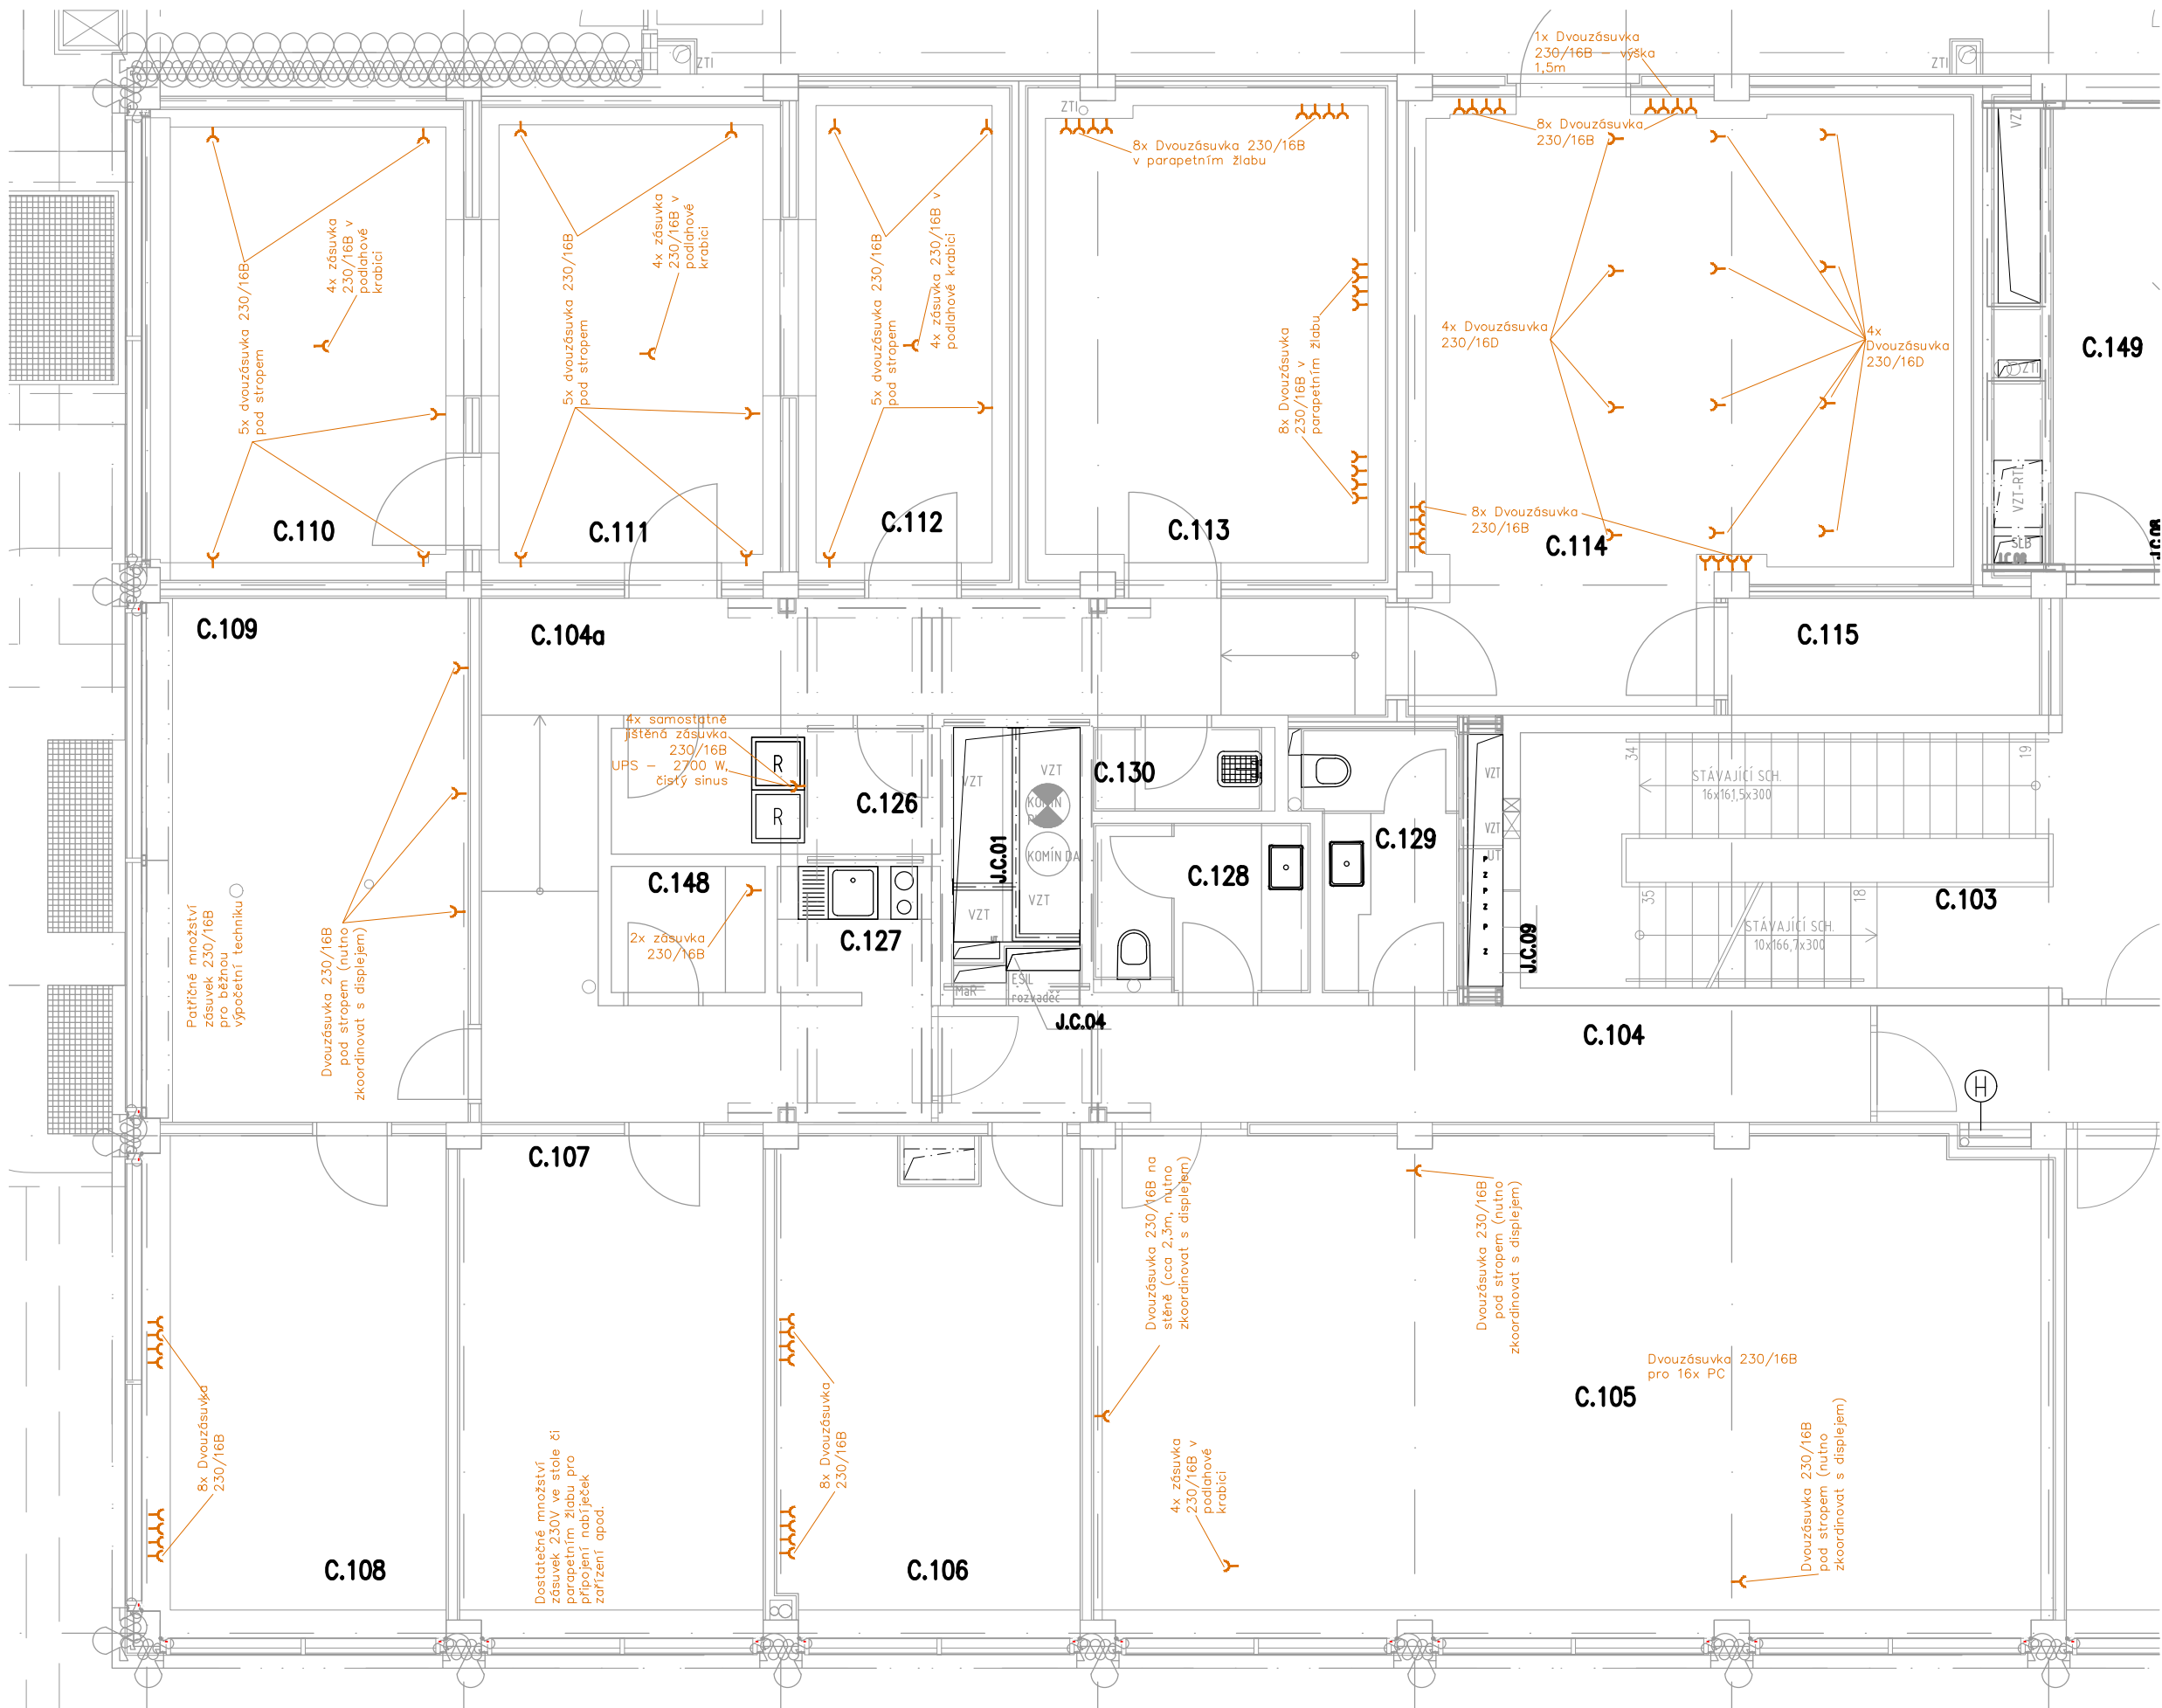

POŽADAVEK NA SILNOPROUD PRO AV

projektant části:

AVETON
AKUSTIKA
AV TECHNICKÁ
DESIGN

AVETON s.r.o.

Sídlo: Krátkého 211/2; 190 00, Praha 9
Kancelář: Drahobejlova 1452/54, 190 00 Praha 9
T: +420 777 89 19 16 E: hradek@aveton.cz

Zpracoval:

Ing. Antonín Štengl

zodpovědný projektant:

Ing. Antonín Štengl

akce:

19-10-26_FSV UK - RTL

stupeň:

DPS

měřítko:

1:75

datum:

04/2021

část:

Audiovizuální technika

číslo přílohy:

AV.01

název přílohy:

Půdorys 1.NP - RTL - rozmístění prvků, trasy