


2.PP

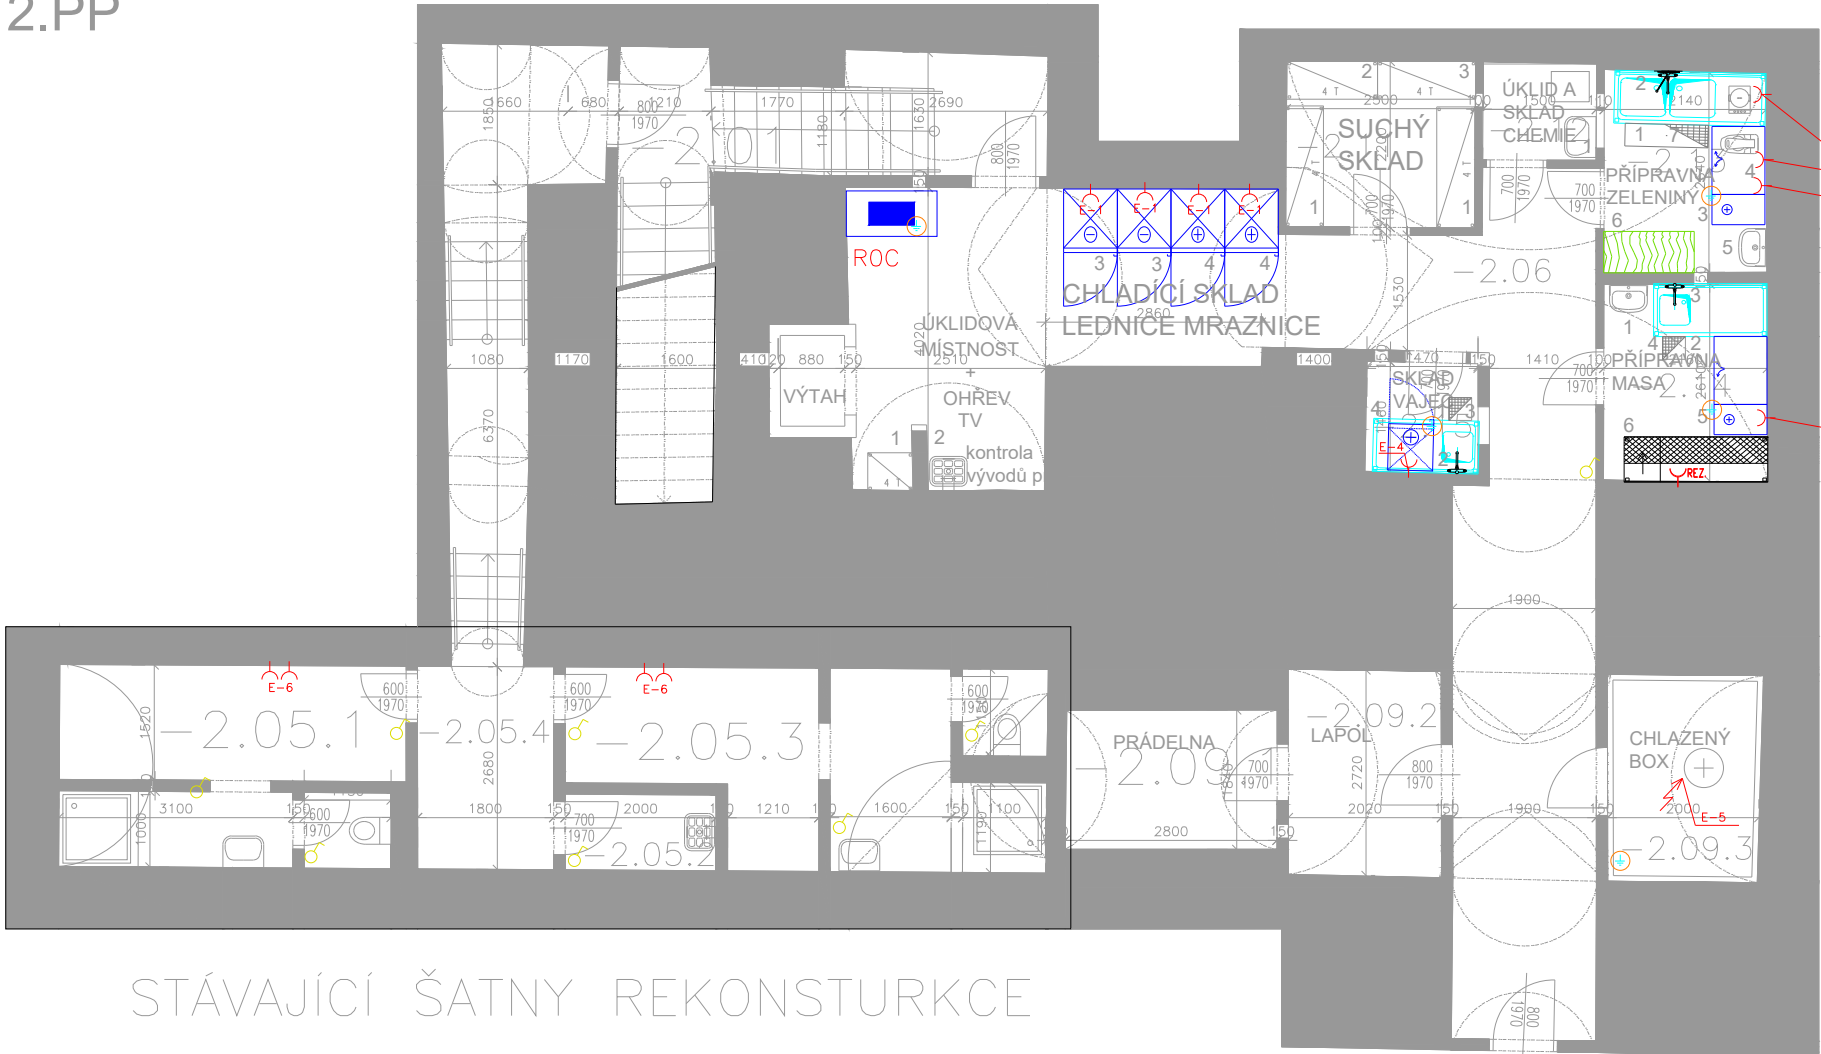

LEGENDA MÍSTNOSTÍ 2.PP

ČÍSLO	ÚČEL MÍSTNOSTI	PLOCHA [m²]	P
-2.01	SCHODIŠTĚ	21,80	
-2.05.1	SOCIÁLNÍ ZÁZEMÍ MUŽI	11,70	
-2.05.2	ÚKLID	2,00	
-2.05.3	SOCIÁLNÍ ZÁZEMÍ ŽENY	14,00	
-2.05.4	CHODBA	4,80	
-2.06	CHLADÍČÍ SKLAD, CHODBA	34,90	
-2.09.1	PRÁDELNA	4,45	
-2.09.2	LAPOL	5,75	
-2.09.3	CHLAZENÝ BOX	5,80	
-2.11	SUCHÝ SKLAD	5,40	
-2.12	ÚKLID, SKLAD CHEMIE	1,85	
-2.13	PŘÍPRAVNA ZELENINY	5,85	
-2.14	PŘÍPRAVNA MASA	5,75	
-2.15	SKLAD VAJEC	2,15	

NAPOJOVACÍ BODY

OZNAC.	V	kW	POZNÁMKA
E-1	230	4x0,5	Mrazicí digitální skříň, Chladnička
E-2	230	2x0,5	Krůječ zeleniny, stolní škrabka
E-3	230	2x1,5	Chladicí stůl s dvířky
E-4	230	0,3	Podstolová lednice
E-5	400	4	Chlazený box
E-6	230		4x Zásuvka 230V

LEGENDA

- ROZVADĚČ
- ZÁSUVKA 400V
- ZÁSUVKA 230V
- PEVNÝ VÝVOD DLE TAB.
- OCHRANNÉ POSPOJENÍ
- VÝPÍNAČ Č.1

NAPETOVÁ SOUSTAVA: 3N PE str.50Hz,230/400V/TN-S-IEC 38
OCHRANA PŘED URAŽENÍM EL.PROUDEM-CSN 33 2000-4-41:
1./ZAKLADNÍ OCHRANA /OCHRANA PŘED PRIMÝM DOTYKEM/ cl.411.2:
A1-ZAKLADNÍ IZOLACI ŽIVÝCH ČASTÍ
A2-ZABRANOU ANEBY KRYTEM
2./OCHRANA PŘI PORUŠE: cl.411.3
OCHRANNE UZEMNĚNÍ A OCHRANNE POSPOJOVÁNÍ cl.411.3.1
OCHRANA SAMOCINNÝM ODPOJENÍM NÁPAJENÍ PŘI PORUŠE cl.411.3.2

GENERALNÍ PROJEKTANT

ISONOE INVEST a.s.
HOLUŠICKÁ 2221/3
148 00 PRAHA 4
CHODOV
IČO: 28972589

INVESTOR

Univerzita Karlova
Matematicko-fyzikální fakulta
Ovocný trh 560/5
116 36 Praha 1
IČO: 00216208

PROJEKTANT ODDĚLU

TOONYX Construction s.r.o.
Bělehradská 858/23
120 00 Praha 2
IČO: 07712839

AKCE

Menza pro
studenty a zaměstnance v
budově MFF UK –
Malostranské náměstí

MÍSTO STAVBY

MALÁ STRANA [727091]; 2

ČÍSLO ZAKÁZKY

R227

DATUM

04/2024

ZODPOVĚDNÝ PROJEKTANT

JAN TOMAN (0300711)

OTISK AUTORIZAČNÍHO RAZÍTKA, PODPIS

VYPRACOVAL, KRESLIL

Ing. Tomáš Bláha

STUPEŇ DOKUMENTACE

DVZ

REVIZE

0

ODDÍL DOKUMENTACE

D.1.4.c.
Zařízení silnoproudé a slaboproudé elektrotechniky

NÁZEV PŘÍLOHY

PŮDORYS 2.PP

ČÍSLO PŘÍLOHY

003

ČÍSLO VÝTIKU, PARE

FORMÁT

3 x A4

MĚŘÍTKO

1 : 100