



PŮDORYS STŘECHY

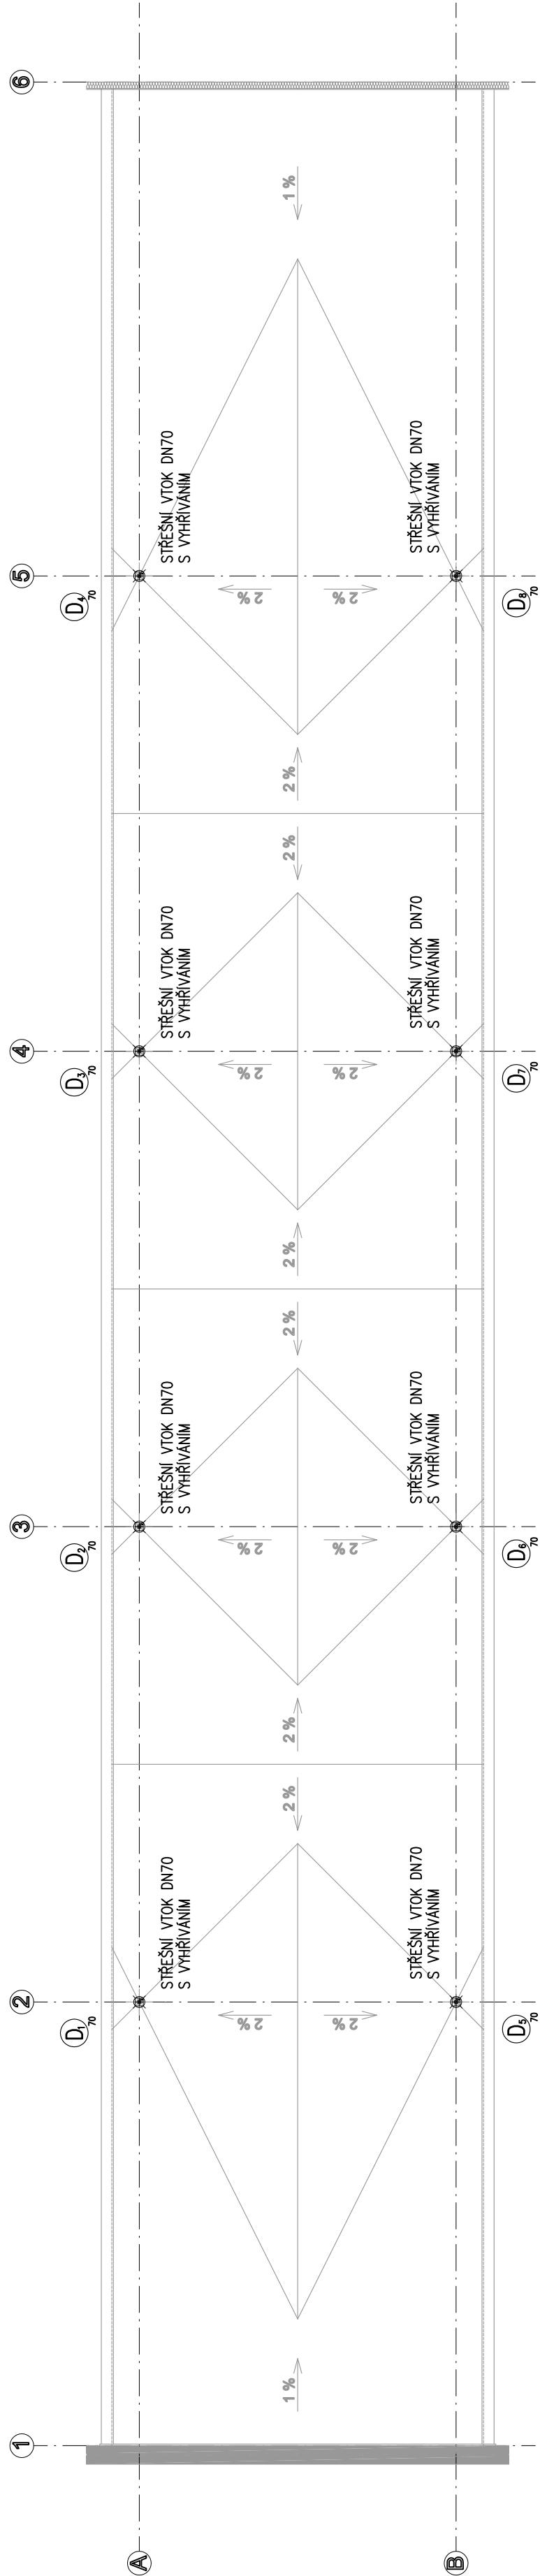




DETAIL STŘEŠNÍHO VTOKU

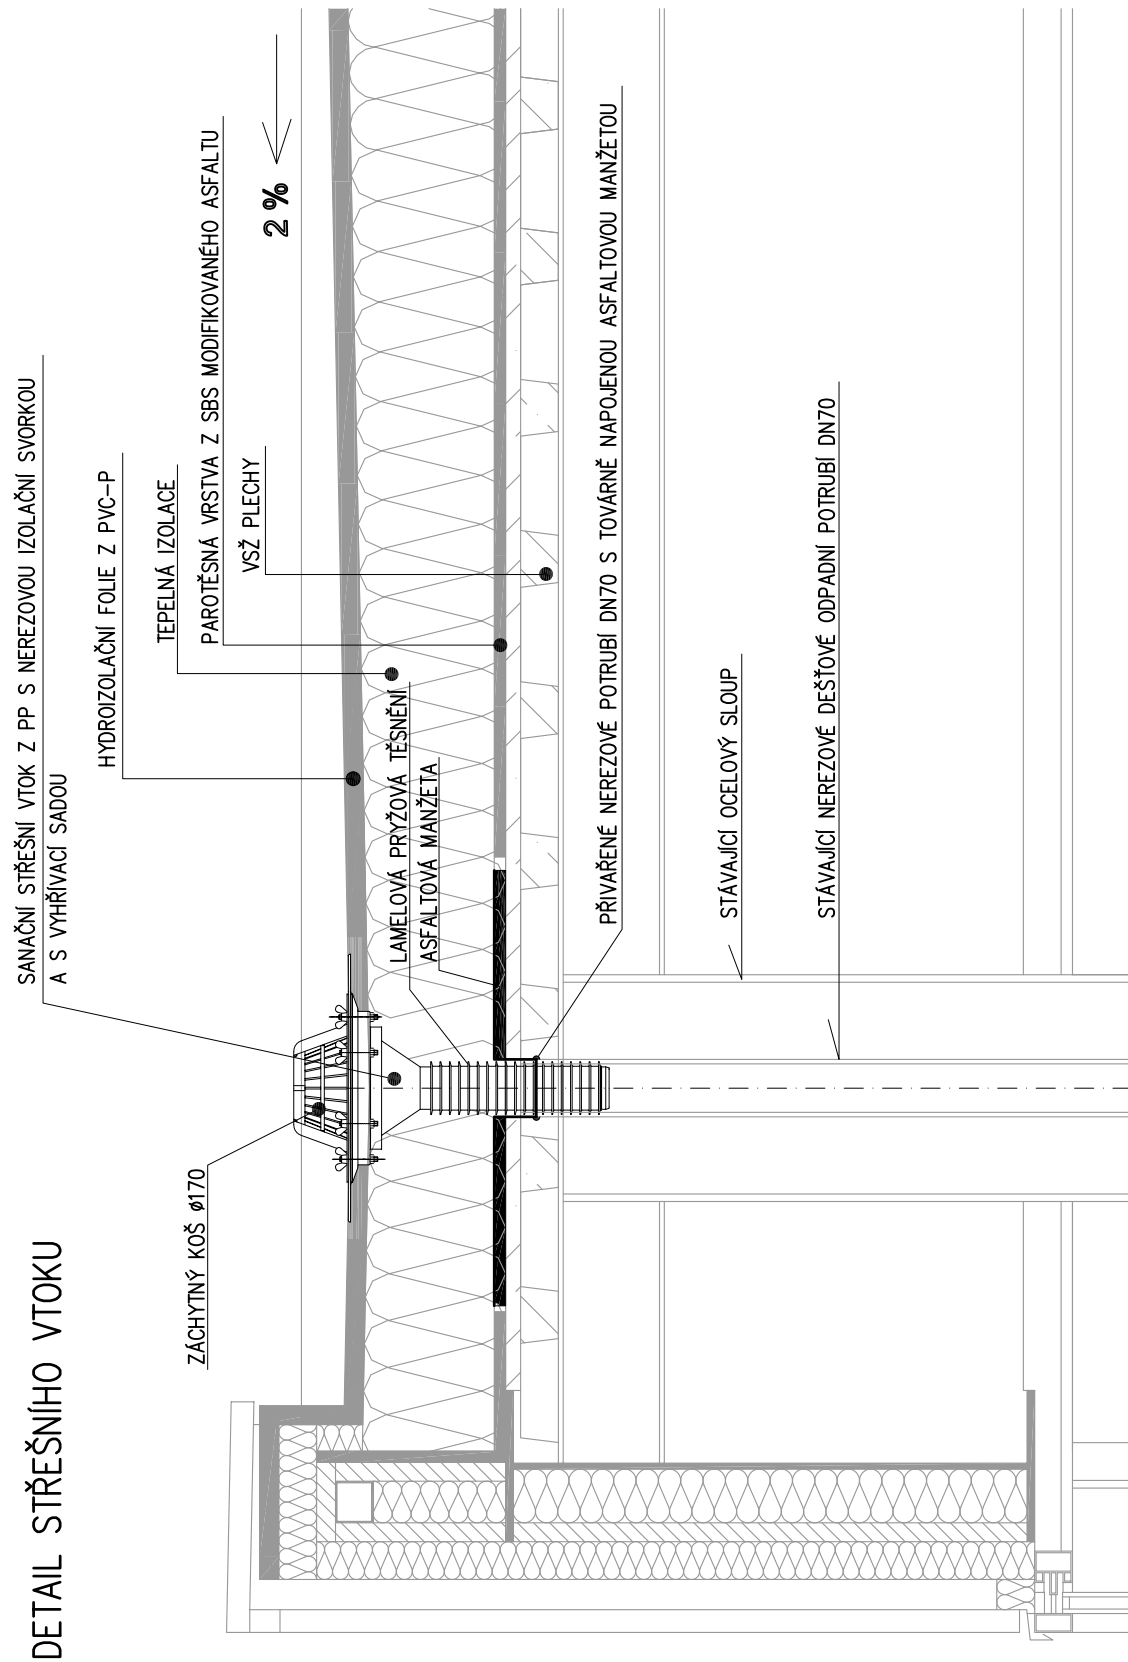

POZNÁMKA :

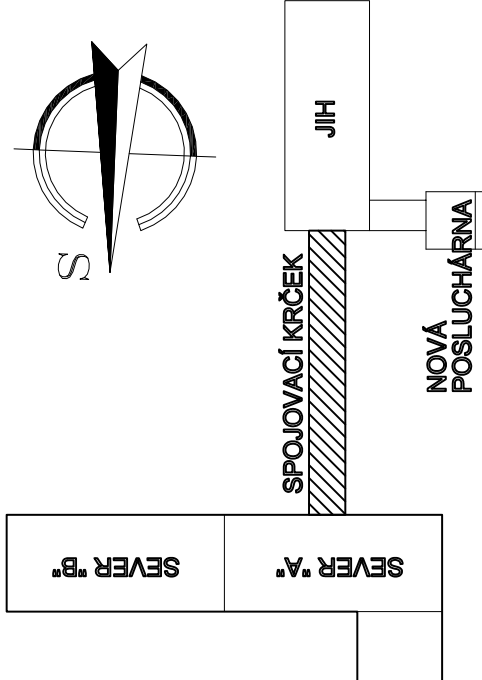DETAIL NAPOJENÍ STŘEŠNÍHO VTOKU NA STÁVAJÍCÍ NEREZOVÉ POTRUBÍ DN 70
VEDENÉ UVNITŘ OCELOVÝCH SLOUPŮ JE NUTNÉ, PO ODKRYTÍ STÁVAJÍCÍCH KONSTRUKCI,
PŘÍPŮSOBIT SKUTEČNÉMU STAVU.



vedoucí projektant profese	Ing. Jiří Pešek	<div><p>PROJEKT, KOMPLEXNÍ A SERVIS VZDUCHOTECHNIKY, KLIMATIZACE, CHLazení, VĚTRÁNÍ A REKUPČE Office: Hradecké Králové 500 03 Jičín 570 Tel.: 495 404 011 Fax.: 495 404 544 e-mail: info@kasit.cz http://www.kasit.cz</p><p>A subsidiary of VINCI NETWORKS</p></div>	číslo zakázky: 11/2013	
	vypracoval		Ing. Jana Křížková	druh projektu: DPS
	projektant stavební části		Ing. Michal Fiehlaid	datum: 03 / 2013
	investor		UNIVERZITA KARLOVA V PRAZE FARMACEUTICKÁ FAKULTA	formát: 344
	místo		HRADEC KRÁLOVÉ 500 05 HEYROVSKÉHO 1203	měřítko: 1 : 100
název akce:	REVITALIZACE INFRASTRUKTURY NA FARMACEUTICKÉ FAKULTĚ UNIVERZITY KARLOVY V HK SPOJOVACÍ HALA SE VSTUPEM A SOCIÁLNÍM ZAŘÍZENÍM		č.pará 2, výkresu	
profese:	K.A.3.5 - ZAŘÍZENÍ ZTI		K.A.3.5.3	
název výkresu:	PŮDORYS STŘECHY SPOJOVACÍ HALY			

Tento výkres je duševním majetkem firmy KASTI spol. s r.o.
Použití může být jen se souhlasem nebo podle příkazu
daných touto firmou.
Zneužití bude stíháno soudně.