


±0,000

IU/C

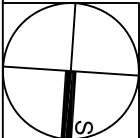

±0,000 = +194,70 m.n.m. BpV

revíze

datum revíze

předmět revíze

stavba

Stavební úpravy sociálního zázemí
přednáškové haly A,
Zámek Poděbrady - východní křídlo
Jiřího náměstí 1,
Poděbrady

investor

Univerzita Karlova v Praze
Vratislavova 10,
Praha 2

generální projektant

PROJEKTOVÁ KANCELÁŘ
Pavel Zeřka
149 00, Praha 4, Jašikova 1533/4
IČ: 44309660, tel.: 222 210 226

projektant spec.části

PROJEKTOVÁ KANCELÁŘ
Ing. Michael Růžička
149 00, Praha 4, Schöflerova 32
IČ: 10168052, email: mr@iomrose.cz

| | |
|---|-----|
| stupeň PD Projektová dokumentace pro vydání stavebního povolení | DSP |
|---|-----|

spec. část
D.4. Zdravotné technické instalace

razítko


zodp. projektant
Ing. Michael Růžička

vypracoval
Ing. Petr Klobusovský

obsah

PŮDORYS VODOVODU

| | |
|----------------------------|--------------------------|
| zakázkové číslo 2015-07 | název souboru - |
| měřítko 1:50 | kopie číslo D.4.3. |
| datum 11/2015 | |

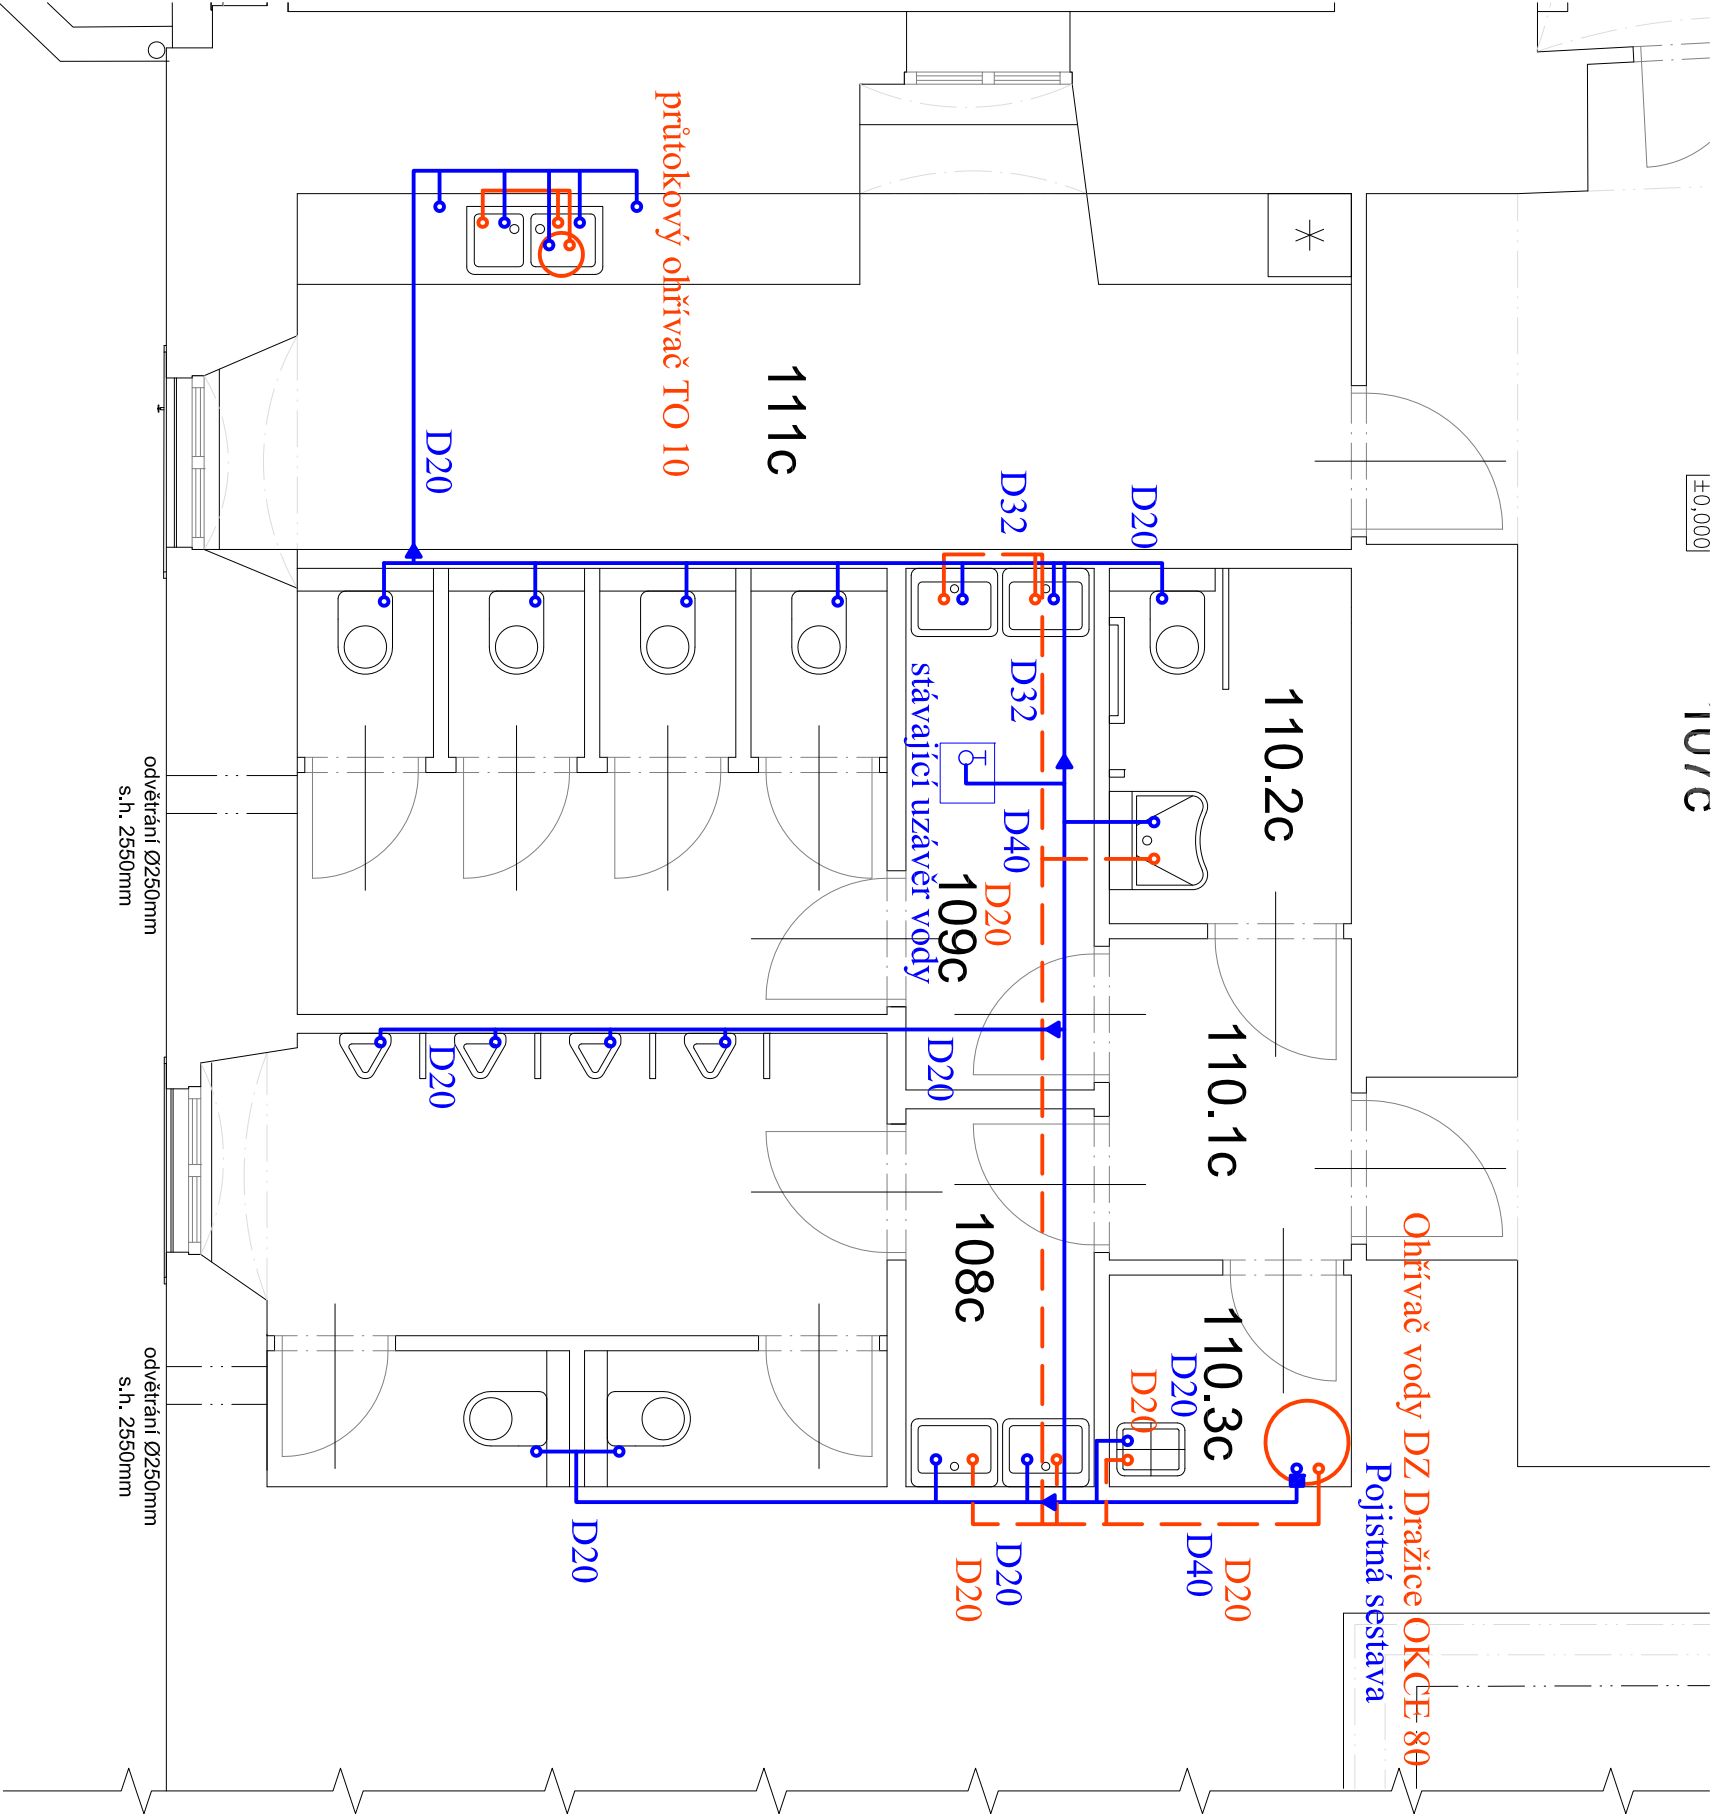

LEGENDA MÍSTNOSTI:

| ČÍSLO | NÁZEV | PLOCHA m ² | PODLAHA | STĚNY | STROP |
|---------|------------------------|--------------------------|---------|-------|-------|
| 106c | ŠATNA | 14,86 | | | |
| 107c | CHODBA | 29,23 | | | |
| 108c | WC MUŽI | 15,17 | | | |
| 109c | WC ŽENY | 14,54 | | | |
| 110.1c | CHODBA | 3,40 | | | |
| 110.2c | WC OS. S OM. SCH. POH. | 3,65 | | | |
| 110.3c | HYG. KABINA ŽENY | 2,24 | | | |
| 111c | ÚKLID. BOILER | 17,75 | | | |
| 112c | ČAJOVÁ KUCHYNKA | 27,30 | | | |
| 113c | HALA | 20,87 | | | |
| CELKEM: | CHODBA | 149,41 | | | |