


POKOJ TYP B1

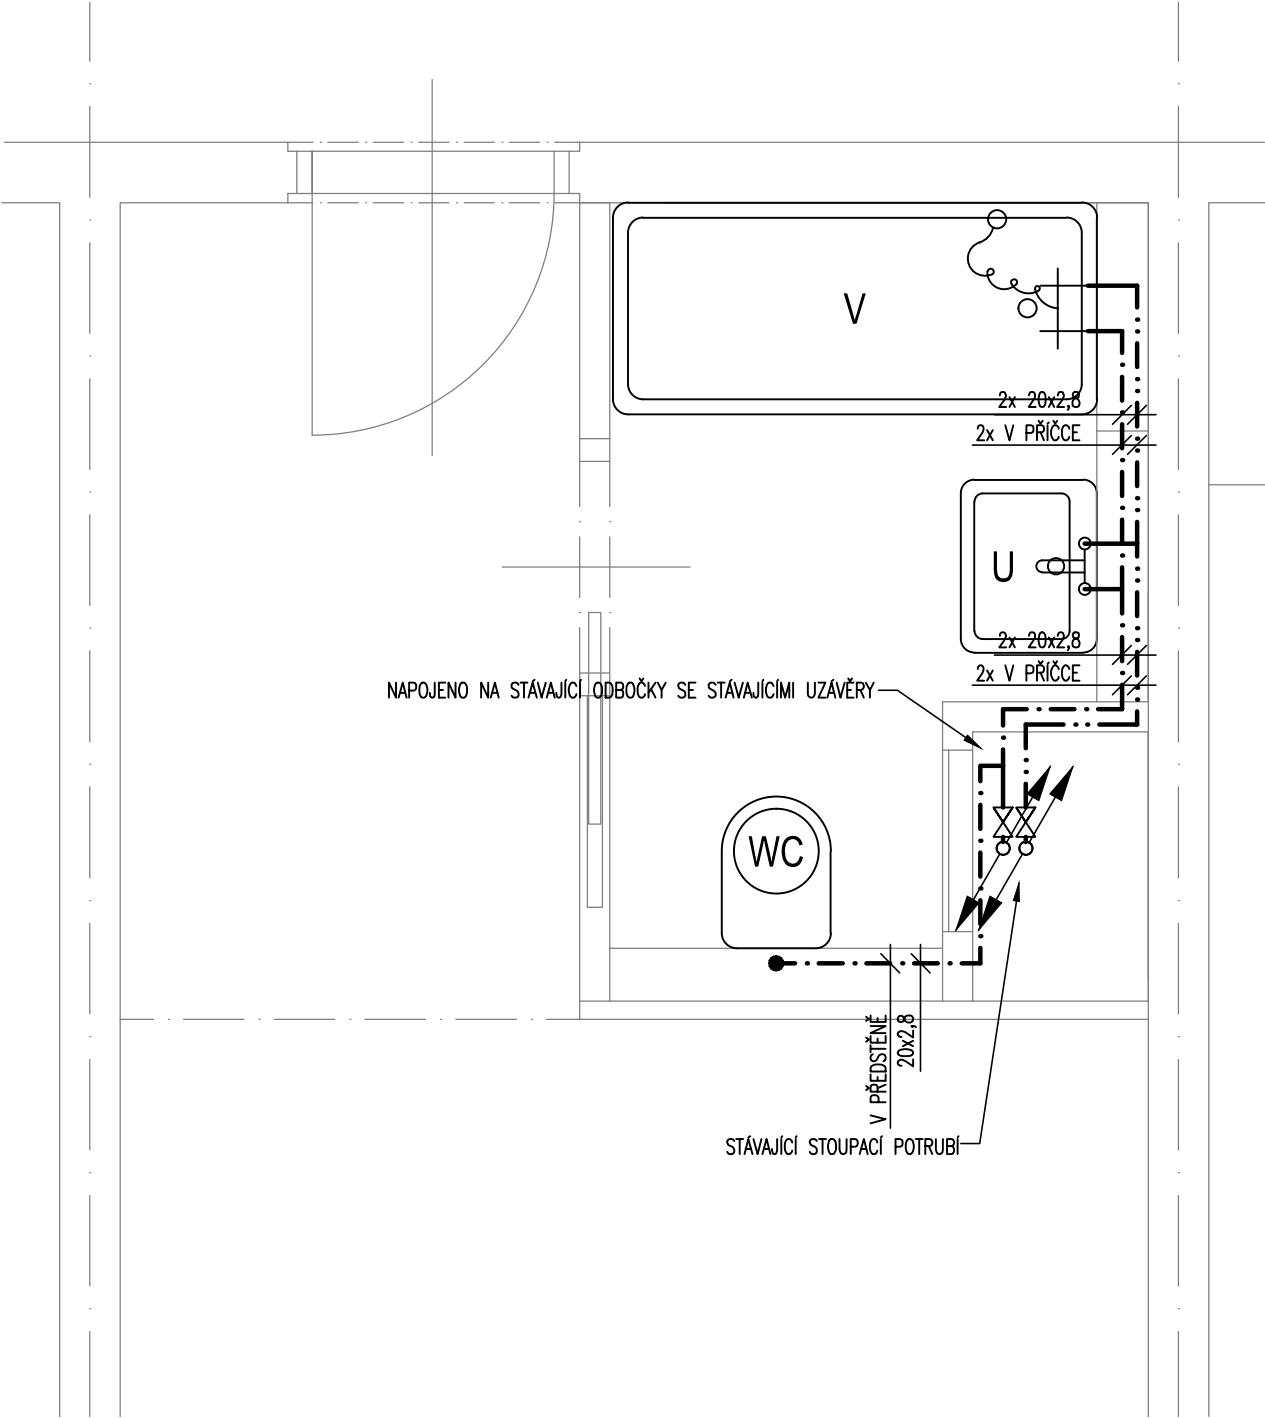

LEGENDA

- - - - - PŘIPOJOVACÍ POTRUBÍ TEPLÉ VODY
- . - . - . PŘIPOJOVACÍ POTRUBÍ STUDENÉ VODY
- POTRUBÍ JE OZNAČENO VNĚJŠÍM PRŮMĚREM x TL. STĚNY
- VEŠKERÉ POTRUBÍ PPR SPOJOVANÉ SVAŘOVÁNÍM
- PROVÁDĚNÍ, SPOJOVÁNÍ A KOTVENÍ POTRUBÍ DLE PŘEDPISU VÝROBCE
- POTRUBÍ BUDE OPATŘENO NÁVLEKOVOU IZOLACÍ

± 0,000 = STÁVAJÍCÍ PODLAHA 1.NP		
revize		datum revize
etapla <div>Univerzita Karlova, Centrum Krystal, Oprava prostor v 7. a 8.NP</div> <div>Jose Martího 407/2, 162 00 Praha 6 - Veleslavín</div>		
stavebník <div>Univerzita Karlova, Centrum Krystal,</div> <div>Jose Martího 407/2, 162 00 Praha 6 - Veleslavín</div>		
projektant		
projektant spec.části		
stupeň PD Projektová dokumentace pro provádění stavby v rozsahu pro zadání veřejné zakázky		DPS+ZVZ
spec. část D.2. Zdravotně technické instalace		razítko
zodp. projektant Ing. Michael Růžička		
vypracoval Ing. Petr Klobusovský		
obsah <div>PŮDORYS VODOVODU POKOJ TYP B1</div>		
zakázkové číslo	název souboru	
měřítko 1:25	kopie	číslo D.2.12.
datum 06/2018		