


POKOJ TYP A2

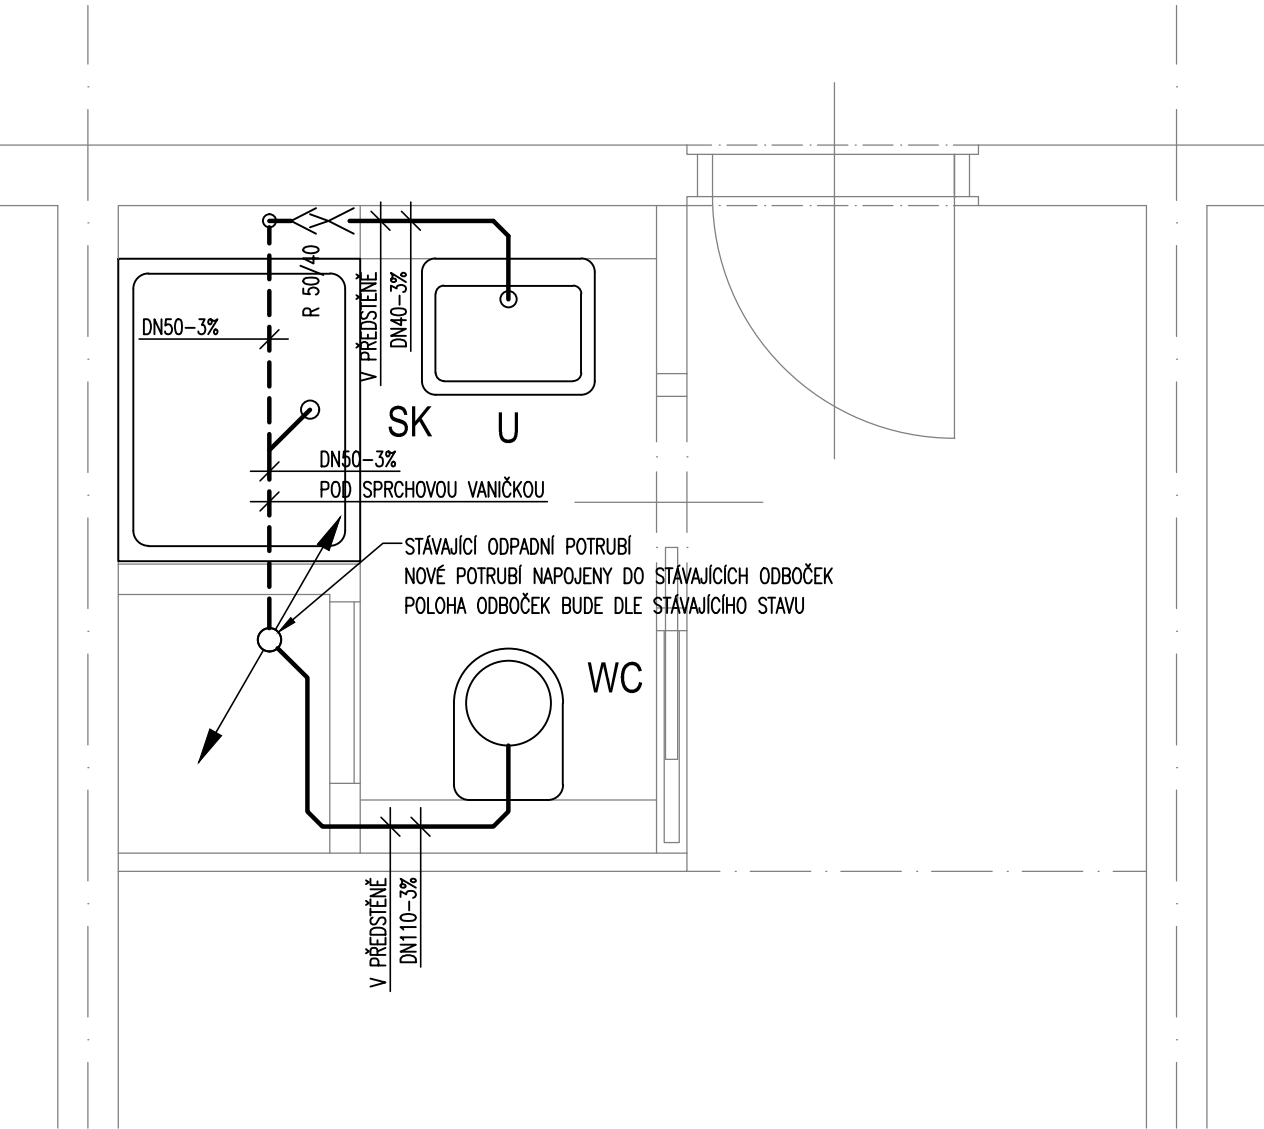

LEGENDA

- PŘIPOJOVACÍ POTRUBÍ KANALIZACE VEDENÉ VE ZDI  
----- PŘIPOJOVACÍ POTRUBÍ KANALIZACE VEDENÉ V PODLAZE

- POTRUBÍ JE OZNAČENO JMENOVITÝM PRŮMĚREM DN
- VEŠKERÉ POTRUBÍ S HRDLOVÝMI SPOJI PP-HT
- KOTVENÍ POTRUBÍ DLE PŘEDPISU VÝROBCE
- SPÁD PŘIPOJOVACÍHO POTRUBÍ MIN. 3%
- VEŠKERÉ ZP JSOU PŘIPOJENY PŘES ZÁPACHOVÉ UZÁVĚRKY

± 0,000 = STÁVAJÍCÍ PODLAHA 1.NP		
revize		datum revize
staplaa		
<div>Univerzita Karlova, Centrum Krystal, Oprava prostor v 7. a 8.NP</div> <div>Jose Martího 407/2, 162 00 Praha 6 - Veleslavín</div>		
stavebník		
<div>Univerzita Karlova, Centrum Krystal,</div> <div>Jose Martího 407/2, 162 00 Praha 6 - Veleslavín</div>		
projektant		
projektant spec.části		
stupeň PD Projektová dokumentace pro provádění stavby v rozsahu pro zadání veřejné zakázky		DPS+ZVZ
spec. část D.2. Zdravotně technické instalace		razítko
zodp. projektant Ing. Michael Růžička		
vypracoval Ing. Petr Klobusovský		
obsah		
<div>PŮDORYS KANALIZACE</div> <div>POKOJ TYP A2</div>		
zakázkové číslo	název souboru	
měřítko 1:25	kopie	číslo <div>D.2.5.</div>
datum 06/2018		