


## POKOJ TYP A2

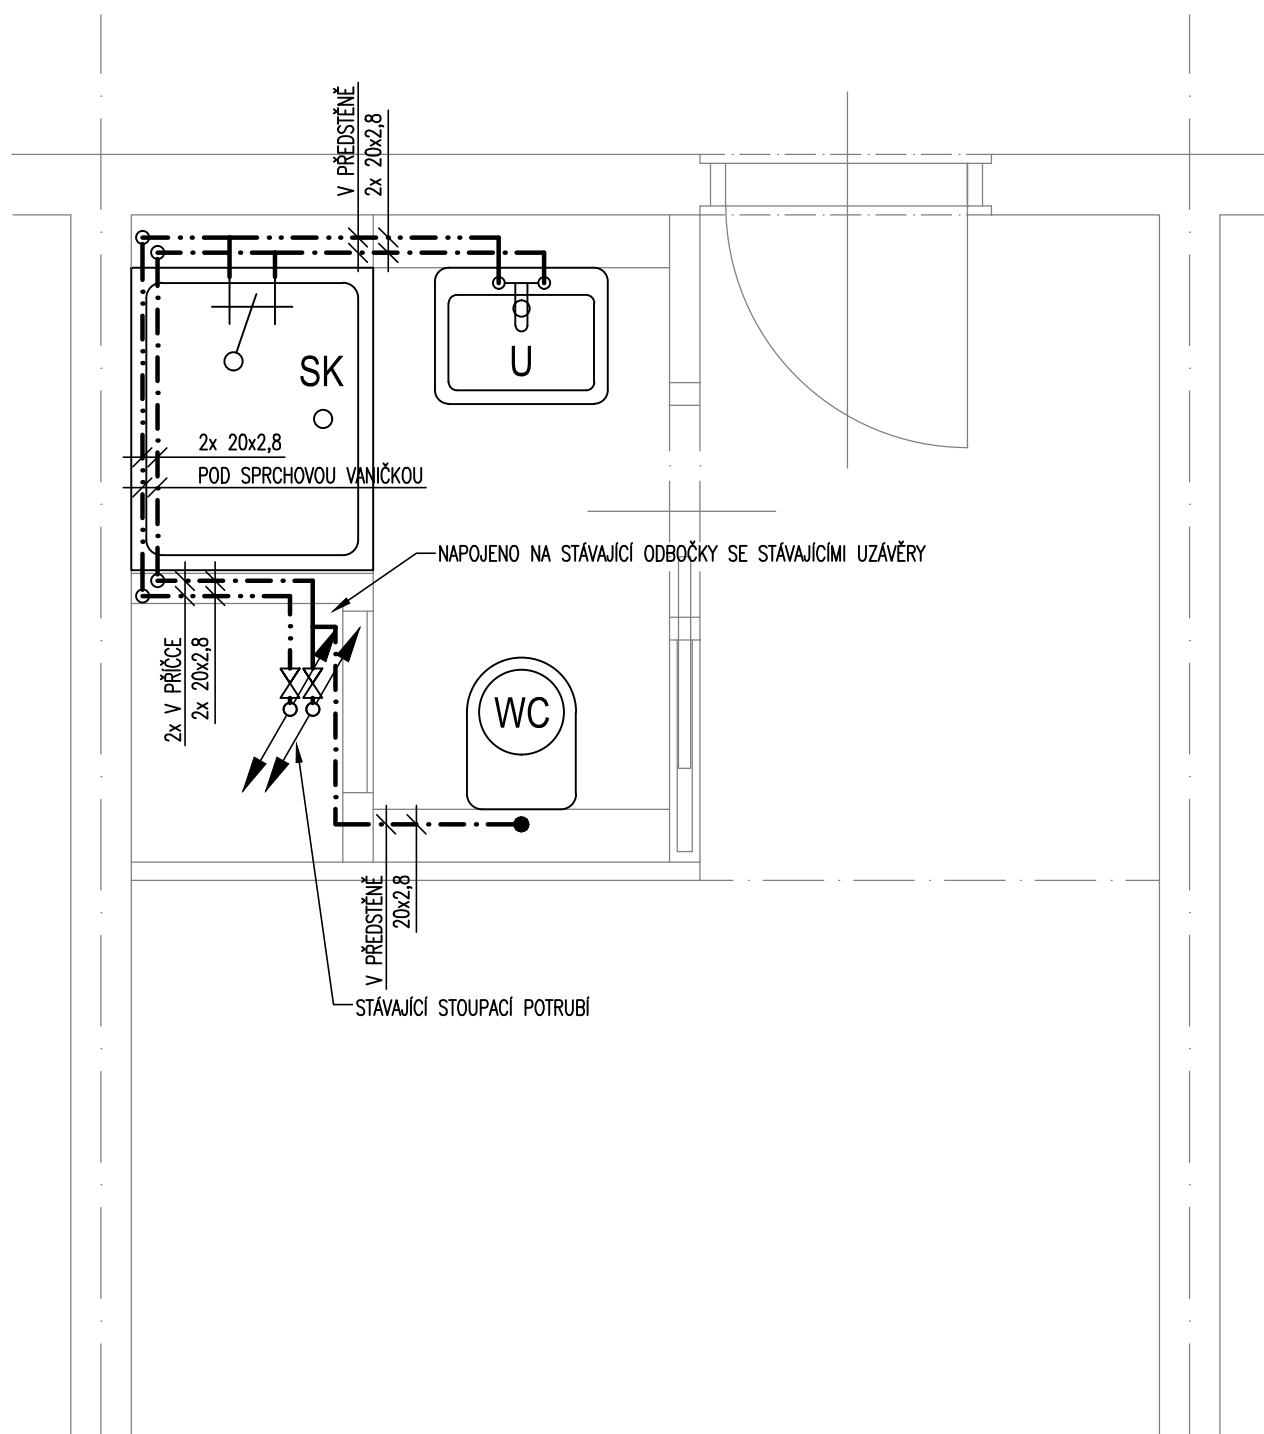

## LEGENDA

- . . — . . — PŘIPOJOVACÍ POTRUBÍ TEPLÉ VODY  
- . - . - . - PŘIPOJOVACÍ POTRUBÍ STUDENÉ VODY
- POTRUBÍ JE OZNAČENO VNĚJŠÍM PRŮMĚREM x TL. STĚNY  
- VEŠKERÉ POTRUBÍ PPR SPOJOVANÉ SVAŘOVÁNÍM  
- PROVÁDĚNÍ, SPOJOVÁNÍ A KOTVENÍ POTRUBÍ DLE PŘEDPISU VÝROBCE  
- POTRUBÍ BUDE OPATŘENO NÁVLEKOVOU IZOLACÍ

± 0,000 = STÁVAJÍCÍ PODLAHA 1.NP		
revize	datum revize	
etapaa		
Univerzita Karlova, Centrum Krystal, Oprava prostor v 7. a 8.NP Jose Martího 407/2, 162 00 Praha 6 - Veleslavín		
stavebník		
Univerzita Karlova, Centrum Krystal, Jose Martího 407/2, 162 00 Praha 6 - Veleslavín		
projektant		
projektant spec.části		
stupeň PD Projektová dokumentace pro provádění stavby v rozsahu pro zadání veřejné zakázky		DPS+ZVZ
spec. část D.2. Zdravotně technické instalace		razítko
zodp. projektant Ing. Michael Růžička		
vypracoval Ing. Petr Klobusovský		
obsah		
PŮDORYS VODOVODU POKOJ TYP A2		
zakázkové číslo	název souboru	
měřítko 1:25	kopie	D.2.11.
datum 06/2018		