
 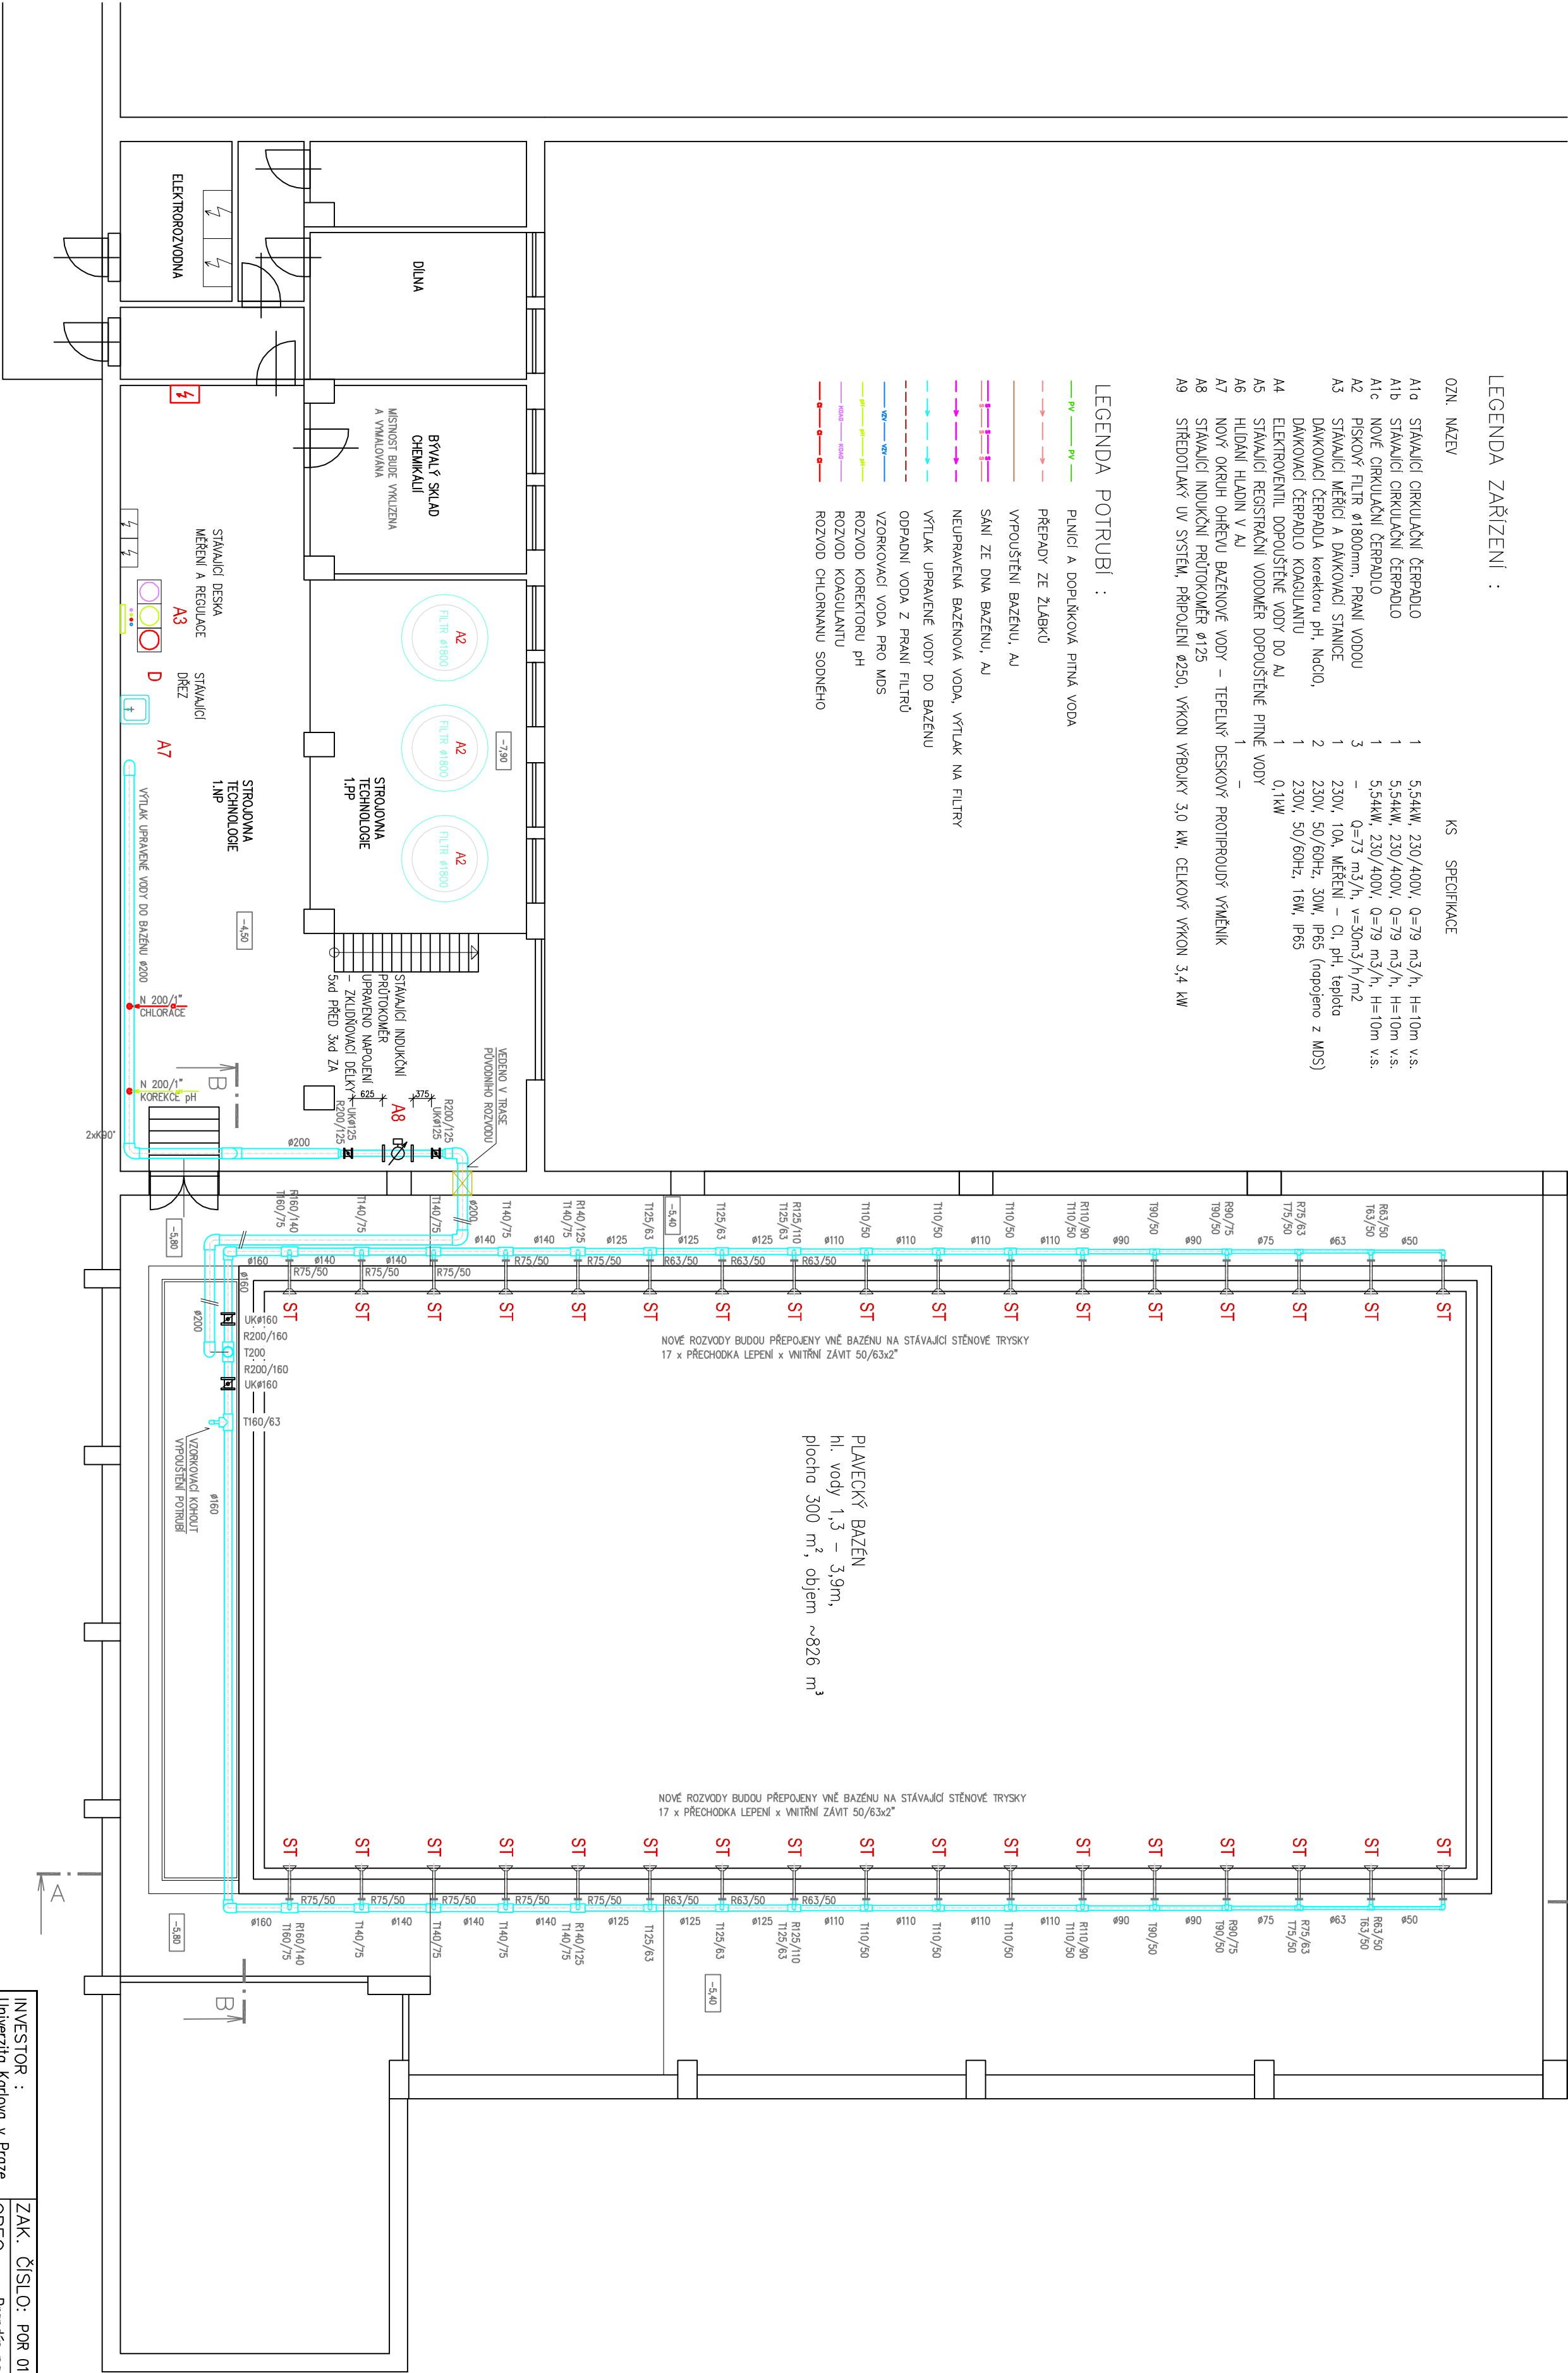


LEGENDA ZAŘÍZENÍ :

OZN. MŹEV	KS	SPECIFIKACE
A1a	1	5,54kW, 230/400V, Q=79 m³/h, H=10m v.s.
A1b	1	5,54kW, 230/400V, Q=79 m³/h, H=10m v.s.
A1c	1	5,54kW, 230/400V, Q=79 m³/h, H=10m v.s.
A2	3	Q=73 m³/h, v=30m³/h/m²
A3	1	230V, 10A, MĚŘENÍ – Cl, pH, teplota
A4	1	230V, 50/60Hz, 30W, IP65 (nopojeno z MDS)
A5	1	0,1kW
A6	1	–
A7	1	–
A8	1	–
A9	1	–

- LEGENDA POTRUBÍ :
- Plnění a doplňková pitná voda
  - Přepady ze zlábků
  - Vypouštění bazénu, AJ
  - Sání ze dna bazénu, AJ
  - Neupravená bazénová voda, vtlak na filtry
  - Vtlak upravené vody do bazénu
  - Odpadní voda z praní filtrů
  - Vzorkovací voda pro MDS
  - Rozvod korektoru pH
  - Rozvod koagulantu
  - Rozvod chlornanu sodného



INVESTOR : Univerzita Karlova v Praze Pedagogické fakulta Křižkovič 915 250 01 Brandýs nad Labem	ZAK. ČÍSLO: POR 01.01.2019 OBE C : Brandýs nad Labem DATUM: 01/2019 FORMÁT : A2 POČ. VYHOTOVENÍ : 6	 MICHAL POSPÍŠIL +420 736 680 233 IČO 65912535 DIČ CZ 74041956/8
STAVBA: Rekonstrukce bazénu Pedagogické fakulty UK v Brandýse nad Labem	POČ. VYHOTOVENÍ : 6	
ČÁST: D.1.4. Technologická část NÁZEV VÝKRESU : PŮDORYS 1.PP	Zodp. proj. Michal POSPÍŠIL Vyracoval Lucie Masorřková	
WYTI AK ČERPÁNDEI MĚŘÍTKO : Č. VÝKRESU : M 1:100 D.1.4. - 02	Autorka Ing. Z. TILIEROVA MĚŘÍTKO : M 1:100	



GHC Invest, s.r.o.  
Kontaktní číslo: 170 00 Praha 7  
tel: 253374806, fax: 233371373  
IČO: 60464496, DIČ: CZ60464496