


C.M.	NAZEV MÍSTNOSTI	M2	PODLAHA	STROP	STĚNY
0.01	DILNA	516	STAVAJÍCÍ	VYMLA	VYMLA
0.02	SKLAD BRAMBOR	257	STAVAJÍCÍ	VYMLA	VYMLA
0.03	SKLAD	23.1	STAVAJÍCÍ	VYMLA	VYMLA
0.04	SKLAD	27.0	STAVAJÍCÍ	VYMLA	VYMLA
0.05	KOTELNA	40.0	NEŘEŠ SE STAVAJÍCÍ		
0.06	KOTELNA	21.7	NEŘEŠ SE STAVAJÍCÍ		
0.07	KOTELNA	22.4	NEŘEŠ SE STAVAJÍCÍ		
0.08	SLABOPROUD	29.1	ZDVOJPOD.	VYMLA	VYMLA
0.08A	SLABOPROUD	32.6	V.OBETON	VYMLA	VYMLA
0.09	PRE	24.5	NEŘEŠ SE STAVAJÍCÍ		
0.10	SODCHODY	8.4	OPRAVA ST.	VYMLA	VYMLA
0.11	SKLAD	42.6	STAVAJÍCÍ	VYMLA	VYMLA
0.12	SKLAD MENZY	25.7	STAVAJÍCÍ	VYMLA	VYMLA
0.13	SKLAD MENZY	16.8	STAVAJÍCÍ	VYMLA	VYMLA
0.14	PREDŠÍN	9.1	STAVAJÍCÍ	VYMLA	VYMLA
0.15	SKLAD MENZY	37.8	STAVAJÍCÍ	VYMLA	VYMLA
0.16	CHODBA	40.7	STAVAJÍCÍ	VYMLA	VYMLA
0.17	CHODBA	4.8	STAVAJÍCÍ	VYMLA	VYMLA
0.18	CHODBA	74.3	OPRAVA ST.	VYMLA	VYMLA
0.19	SKLAD	10.9	STAVAJÍCÍ	VYMLA	VYMLA
0.20	SKLAD	2.6	STAVAJÍCÍ	VYMLA	VYMLA
0.21	NAKL.YTĚH	2.0		VYMLA	VYMLA
0.22	SCHODIŠTĚ	10.7	OPRAVA ST.	VYMLA	VYMLA
0.23	SKLAD MENZY	27.6	V.OBETON	VYMLA	VYMLA

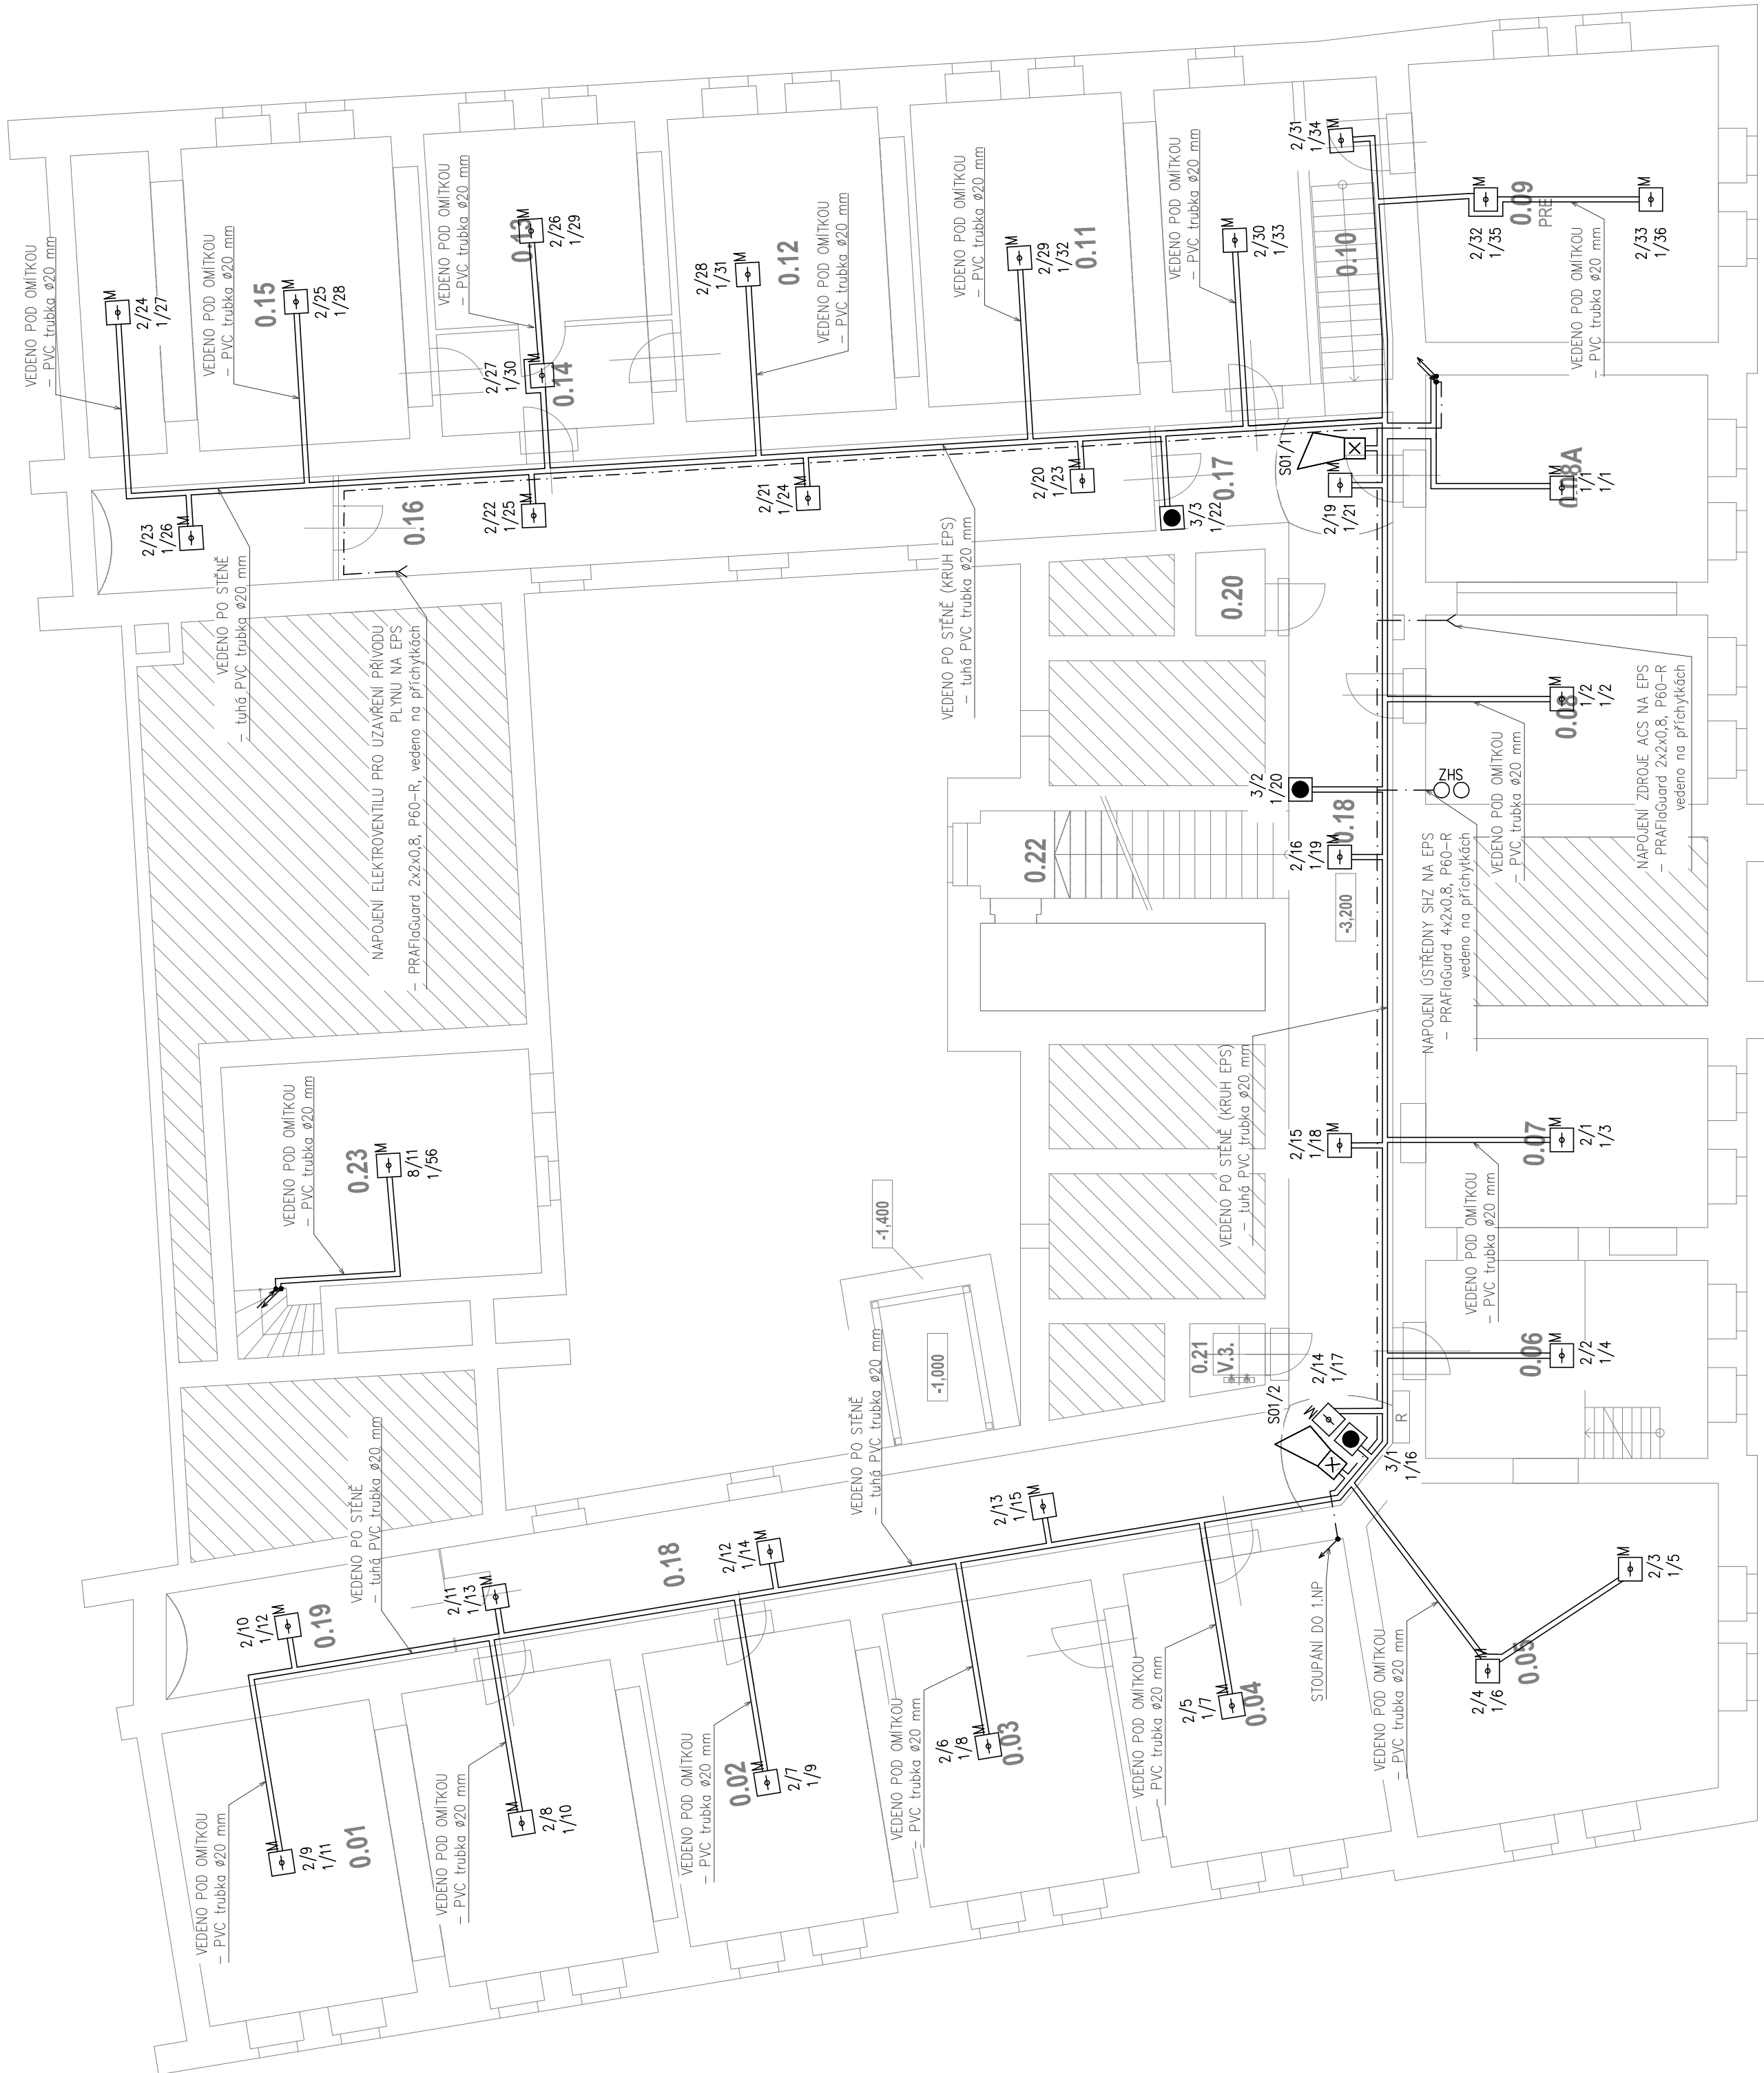

## LEGENDA ELEKTRICKÉ POŽÁRNÍ SIGNALIZACE

INVESTOR	UK V PRAZE, KOLEJE A MENZY VORŠILSKÁ 1, 116 43, PRAHA 1	
AKCE	UK - KAM REKONSTRUKCE KOLEJ ARNOŠTA Z PARDUBIC VORŠILSKÁ 1, PRAHA 1	
	MĚŘÍTKO: 1:100	
VÝKRES	PŮDORYS 1.PP ELEKTRICKÁ POŽÁRNÍ SIGNALIZACE	D.1.4.6. 2.1
FÁZE:	DATUM:	Č. ZAKÁZKY:
DPS	VIII.2016	415/2016

FAZE:	DPS	DATUM:	VIII.2016	č. ZAKÁZKY:	415/2016
VÝKRES	PŮDORYS 1.PP ELEKTRICKÁ POŽÁRNÍ SIGNALIZACE			D.1.4.6. 2.1	

## POZNÁMKA

Veškeré výrobky uvedené ve výkresu jsou referenční a určují minimální technický a kvalitativní standard výrobků. Uvedené výrobky lze nahradit výrobky stejných nebo lepších kvalit a technických parametrů.